

がんセンターほか機械設備改修工事設計業務

業務概要

業務場所 がんセンター
 北足立郡伊奈町大字小室 7 8 0

対象建物 研究棟：6,885.48㎡ RC造 地下1階地上7階
 病院棟：61,070.68㎡ RC造 地下1階地上11階

業務内容 Ⅰ 下記改修工事に係る実施設計業務

(1) 研究棟給水給湯設備改修工事（以下改修内容）

揚水ポンプ 2 台の改修

貯湯槽 1 基の改修


詳細は、別添設計要求書のとおり

(2) 病院棟 2 F 食堂厨房室空調設備増設工事（以下改修内容）


食堂厨房室に空調設備を新設

詳細は、別添設計要求書のとおり

- Ⅱ 概略工事工程表の作成
- Ⅲ 内訳書数量計算書作成（RIBC2 LITE使用）
- Ⅳ 積算数量調書チェックリストの作成
- Ⅴ 現地調査業務（報告書作成を含む）
- Ⅵ アスベスト含有建材分析調査業務（2 検体）
- Ⅶ 給湯設備改修方針に関する検討業務（研究棟貯湯槽）

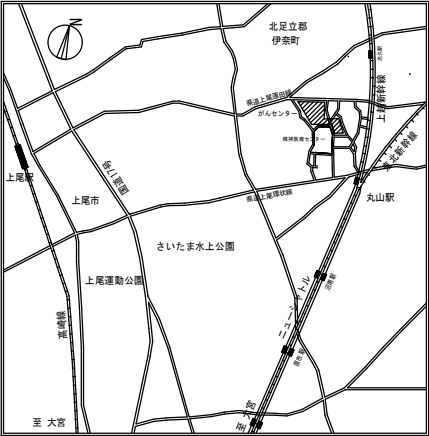

案内図

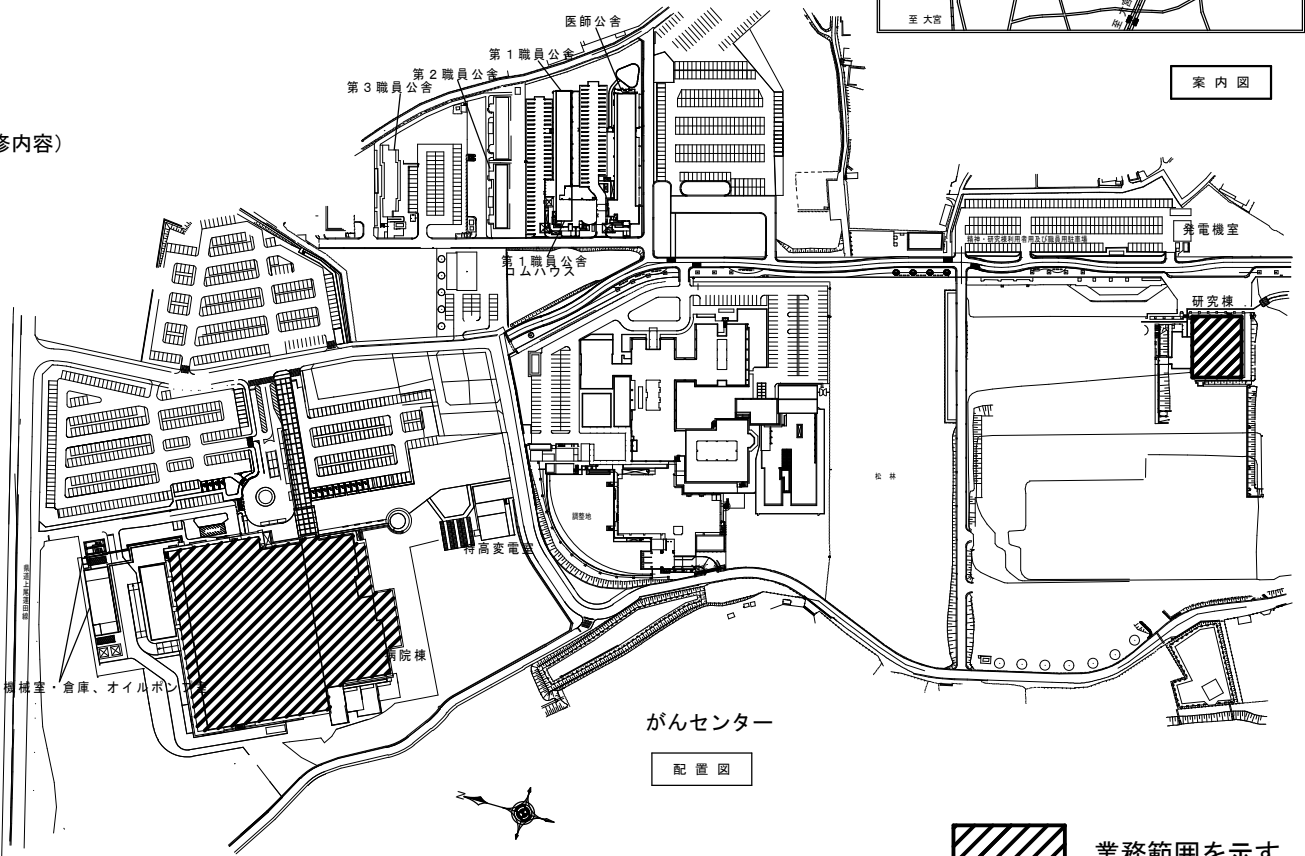

がんセンター
配置図



業務範囲を示す

機要		地方独立行政法人 埼玉県立病院機構 本部	決 裁 欄	本部長	管理幹	主 幹	主 査	担 当	図面名称 業務概要図	縮尺	図面番号 01
				山口	岩波	渋谷	○	近藤 中村			


業務概要

業務場所 精神医療センター

北足立郡伊奈町小室 8 1 8-2

対象建物 エネルギー棟：S 造 地上 2 階 延べ面積 4 5 0. 0 0 m²
受水槽ポンプ室：R C 造 地上 1 階 延べ面積 1 2. 0 0 m²


- 業務内容
- I 下記改修工事に係る実施設計業務
エネルギー棟ほか給水設備改修工事（以下改修内容）
 - (1) エネルギー棟
雑用水揚水ポンプ 2 台の改修工事
 - (2) ポンプ室
上水揚水ポンプ 2 台の改修工事詳細は、別添設計要求書のとおり
 - II 概略工事工程表の作成
 - III 内訳書数量計算書作成（RIBC2 LITE 使用）
 - IV 積算数量調書チェックリストの作成
 - V 現地調査業務（報告書作成を含む）

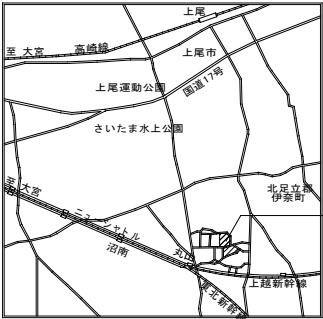

今回対象施設
埼玉県立精神医療センター



： 今回業務範囲

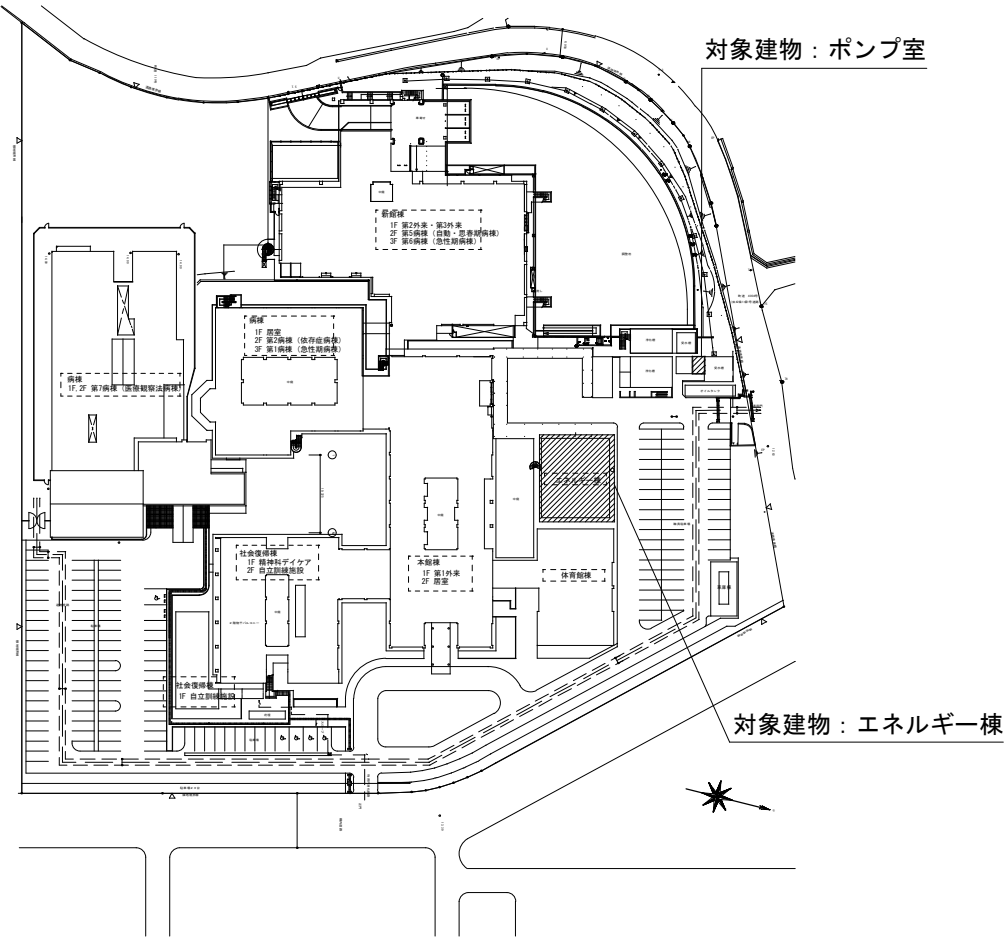

対象建物：ポンプ室

対象建物：エネルギー棟

図面番号						図面名称			縮尺	0 2	
地方独立行政法人 埼玉県立病院機構 本部						決 裁 欄	本部長	管理幹	主 幹	主 査	担 当
							山口	岩波	渋谷	○	近藤 中村
							業務概要図				