




平面図

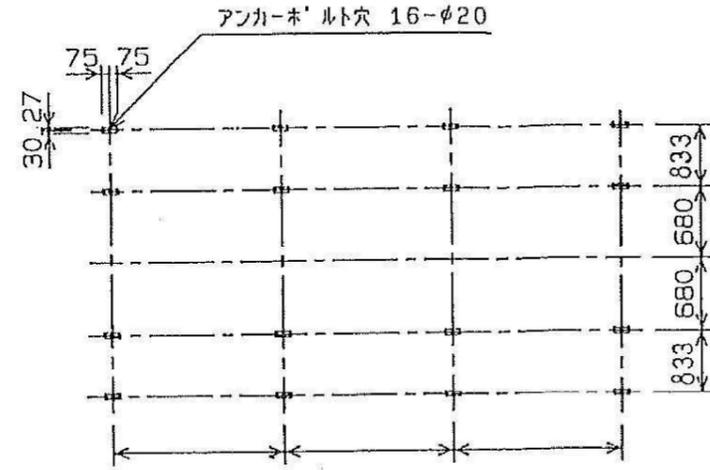


脚部平面図

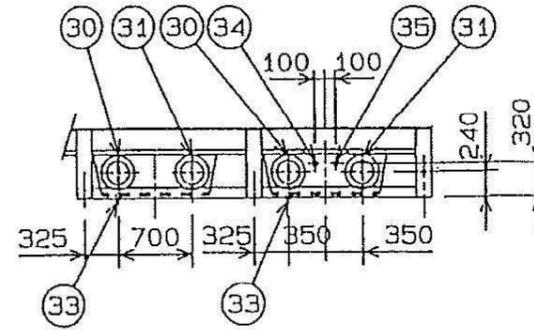

投続管詳細図

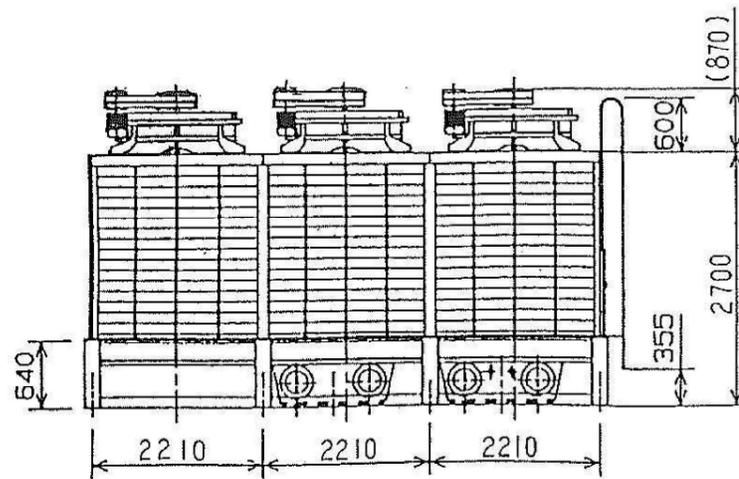

ルーバ一面図

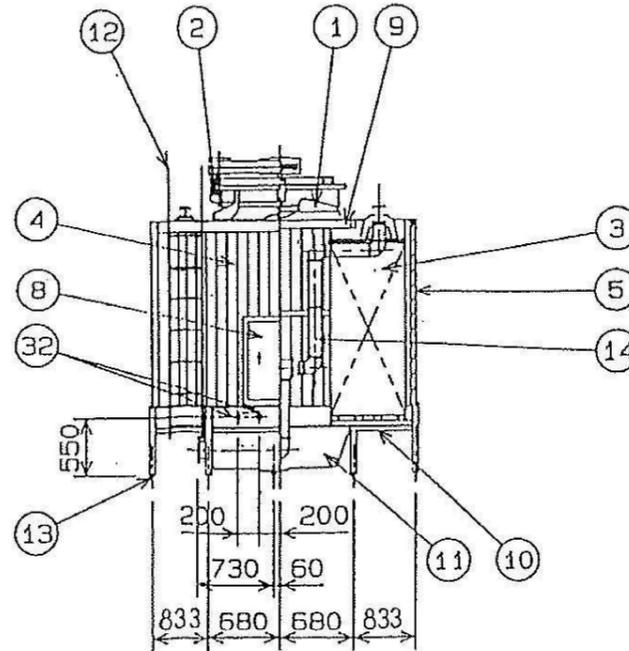


側断面図

番号	投続管径	
30	循環水入口管	200A X 2
31	循環水出口管	200A X 2
32	オーバーフロー管	50A X 2
33	排水管	50A X 2
34	自動給水管	50A X 1
35	手動給水管	50A X 1
36		
37		



番号	品名	仕様
1	材流送風機	強化プラスチック(FRP)
2	電動機	冷却塔用(全閉外扇外型)
3	充填材	硬質塩化ビニール(PVC)
4	外板	硬質塩化ビニール(PVC)
5	ルーバ	硬質塩化ビニール(PVC)
6	上部水槽	強化プラスチック(FRP)
7	配水箱	強化プラスチック(FRP)
8	点検扉	強化プラスチック(FRP)
9	骨材	軽鋼形鋼(溶融亜鉛メッキ)
10	下部水槽補強枠	鋼板(溶融亜鉛メッキ)
11	水槽底板及ヒット	強化プラスチック(FRP)
12	タラップ	鋼管(溶融亜鉛メッキ)
13	アンカーボルト	M16 X 250 X 16本
14	内部配管	硬質塩化ビニール(PVC)
15		
16		
17		
18		
19		
20		

	本部長	管理幹	主幹	主任	担当
地方独立行政法人 埼玉県立病院機構 本部					

摘要	設計年月日	変更年月日	照査	設計	製図	有限会社 クラフト設備設計	工事名称	設計図	図面番号	
	R07年03月28日		栗木	栗木	佐藤 大谷	建築設備士 第61C1-2681M 号一級建築士 第337527号 栗木 薫 本社 〒360-0824 熊谷市見晴町3番地 TEL 048-521-6300 高崎 〒370-0862 高崎市片岡町3-1-5 TEL 027-324-1032	循環器・呼吸器病センター エネルギー棟 熱源設備 改修工事	図面名 エネルギー棟 冷却塔CT-1A,1B 機器図 撤去	縮尺 A1 1:NON A3 1:NON	M - 48

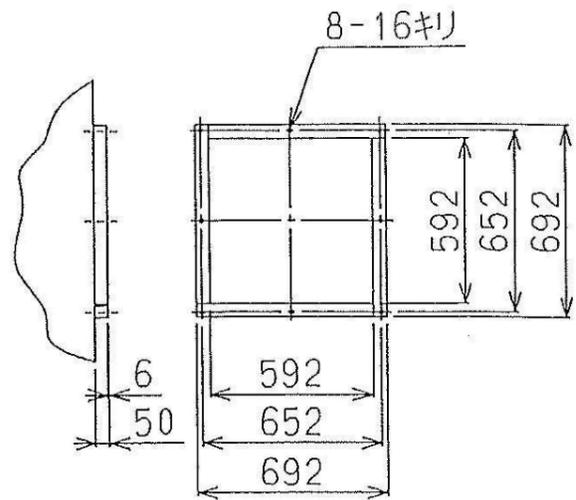


排煙ダクト取付部詳細

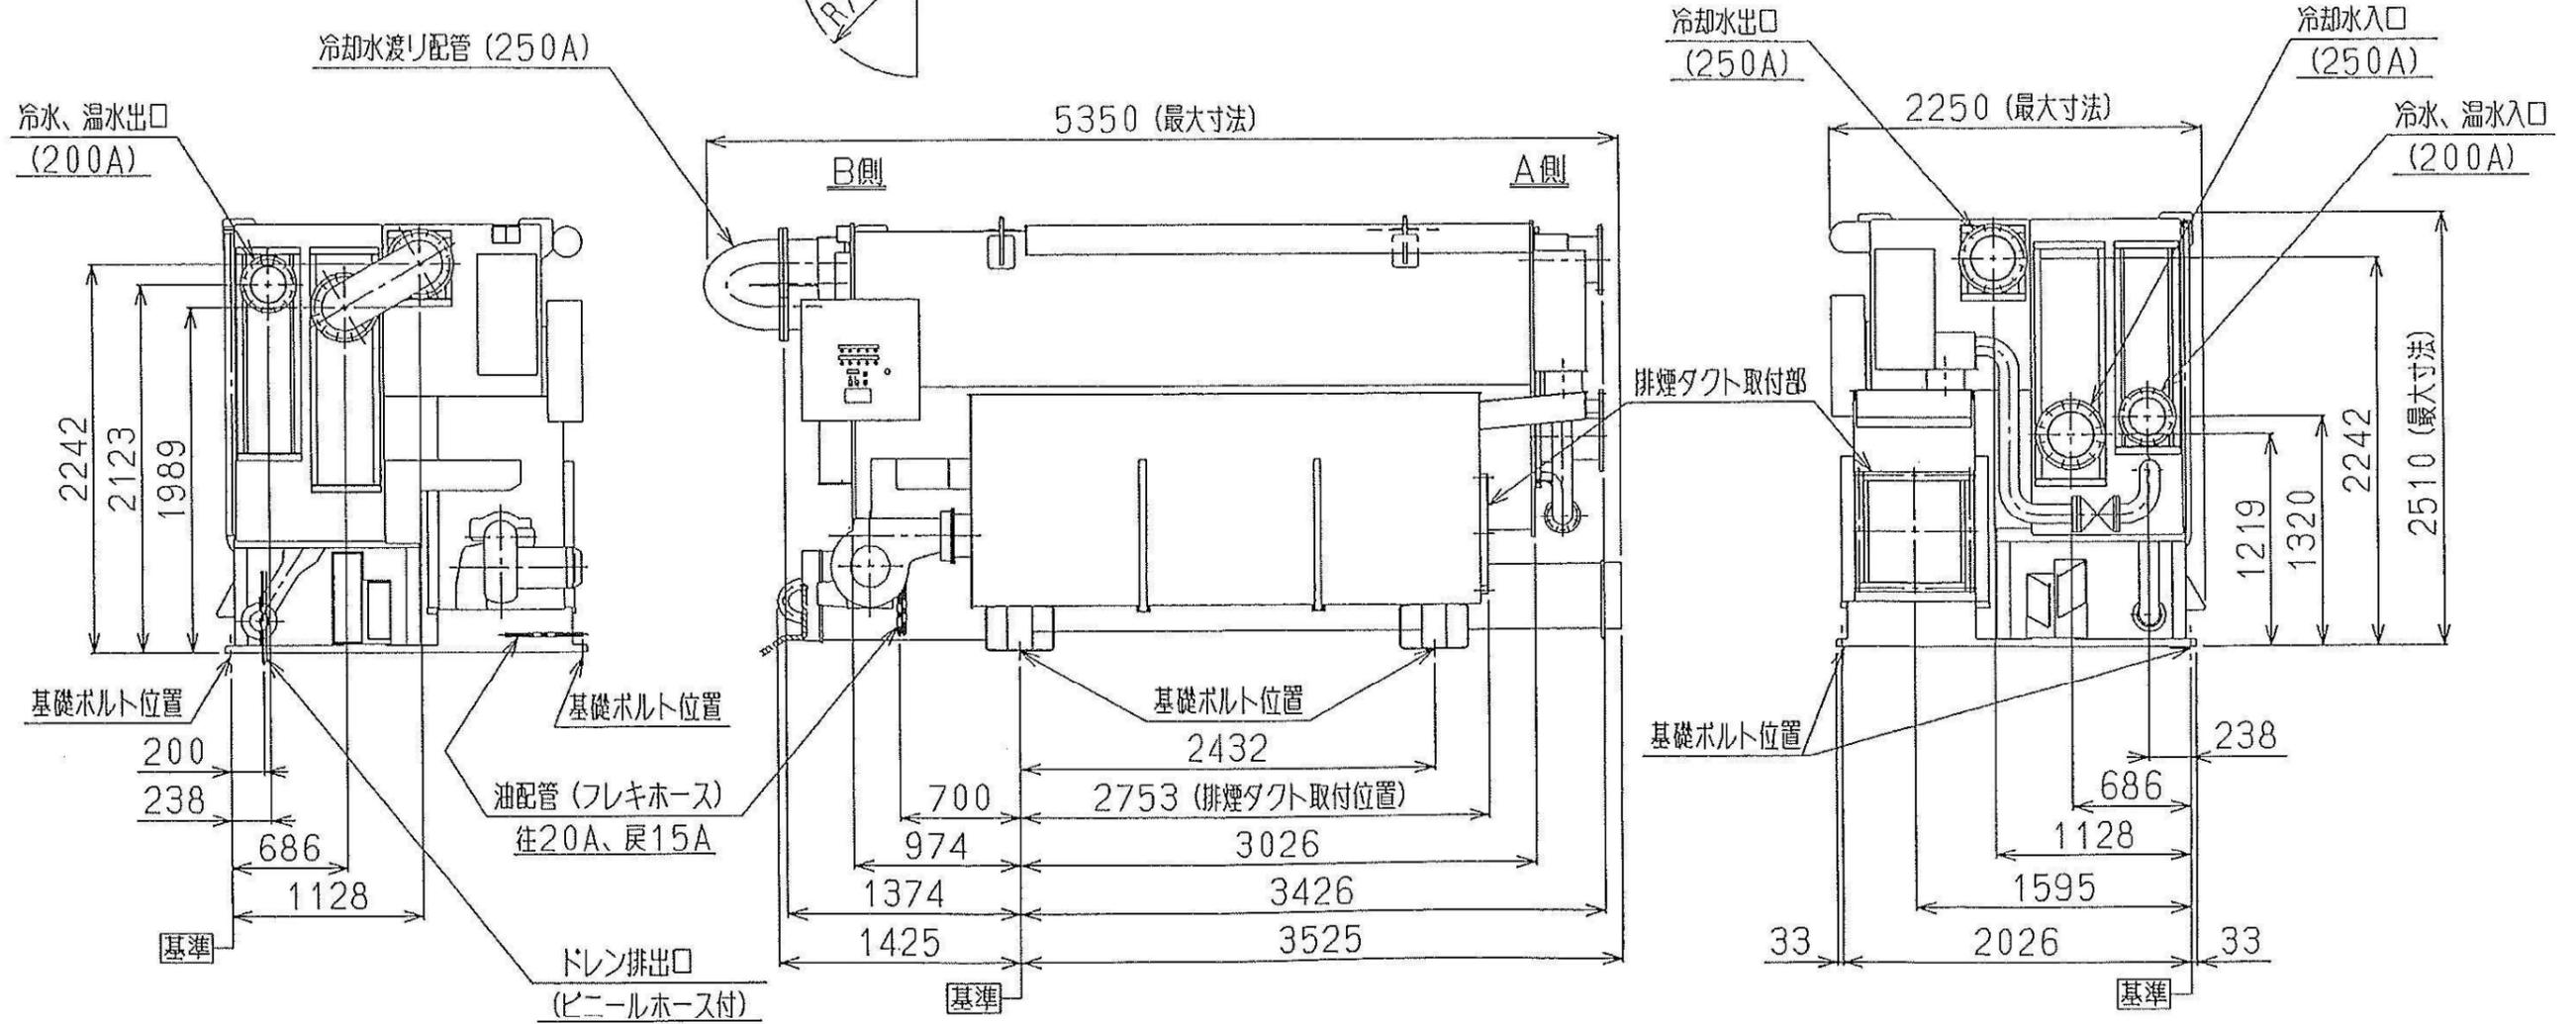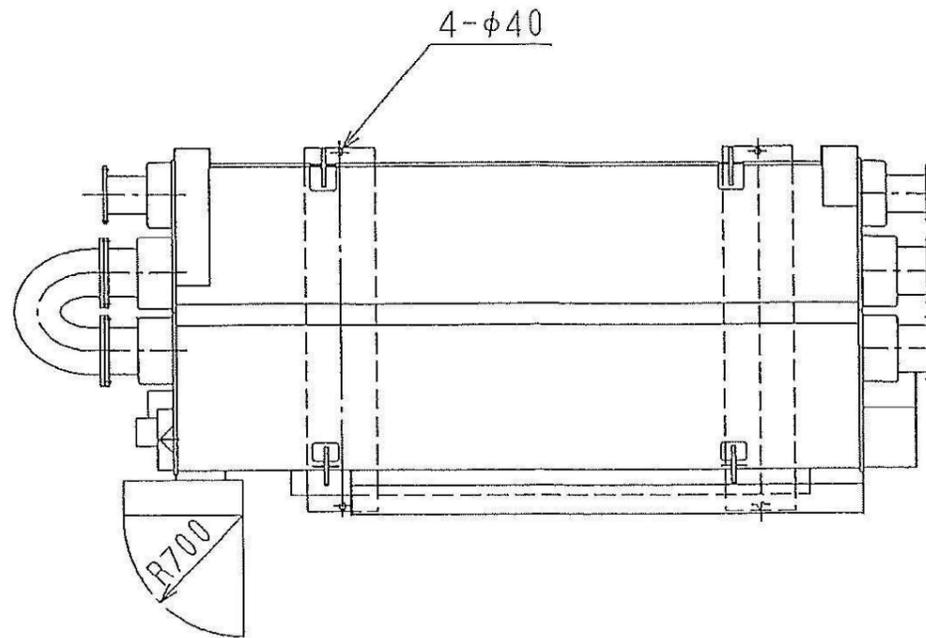

搬出重量 13,000kg



地方独立行政法人 埼玉県立病院機構 本部	本部長	管理幹	主幹	主任	担当
----------------------------	-----	-----	----	----	----

摘要	設計年月日 R07年03月28日	変更年月日	照査 栗木	設計 栗木	製図 佐藤 大谷	有限会社 クラフト設備設計 建築設備士 第61C1-2681M 号一級建築士 第337527号 栗木 薫 本社 〒360-0824 熊谷市見晴町3番地 TEL 048-521-6300 高崎 〒370-0862 高崎市片岡町3-1-5 TEL 027-324-1032	工事名称 循環器・呼吸器病センター エネルギー棟 熱源設備 改修工事 図面名 エネルギー棟 吸収式冷温水発生機R-1A 機器図 撤去	設計図 縮尺A 1:1:NON A3 1:NON	図面番号 M - 49
----	---------------------	-------	----------	----------	-------------	---	---	--------------------------------	----------------

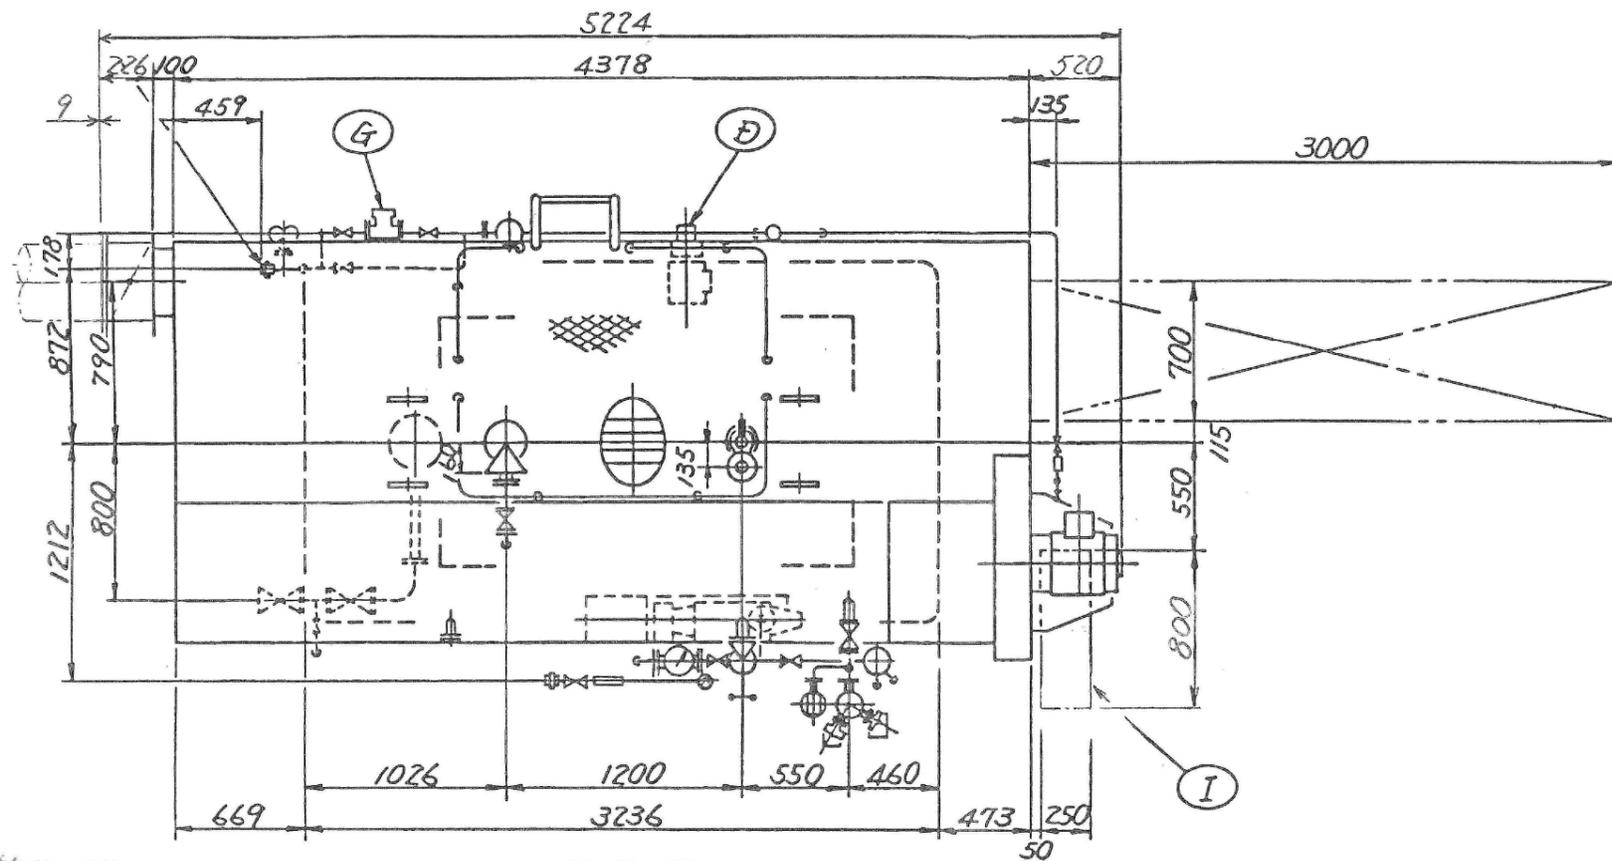

平面図

各接続口径		
番号	名称	口径
1	主蒸気管	10 ⁵ 100 フランジ
2	給水管	PT1 ⁴ ユニオン
3	オイル取入管	PT1 ユニオン
4	缶水フロー管	10 ⁵ 40 フランジ
5	水面計フロー管	PT ³ 4 ユニオン
6	連続フロー用座	10 ⁵ 20 フランジ
7	清浄剤注入器ドレコ管	PT ¹ 2 (双ネジ)
8	排気筒 (内径)	400 ^{mm}
9	プロパンガス配管	PT ¹ 4 (双ネジ)
10	安全弁吹出管	80A
11	薬注用座	PT1 (双ネジ)
12	安全弁ドレコ管	PT ¹ 2 ユニオン

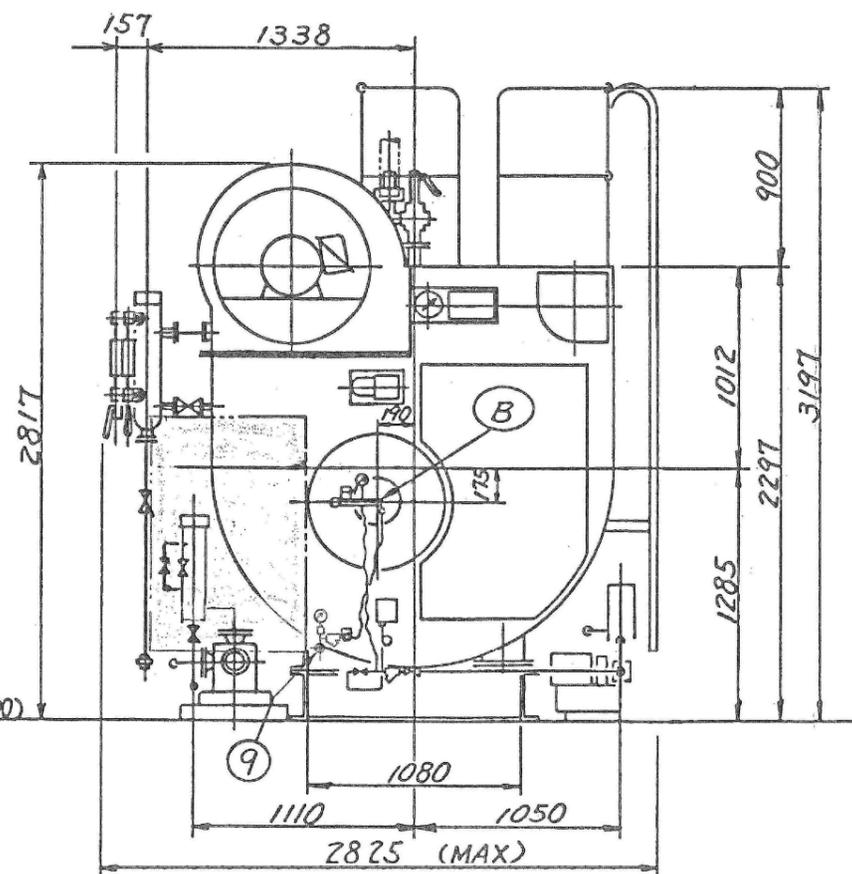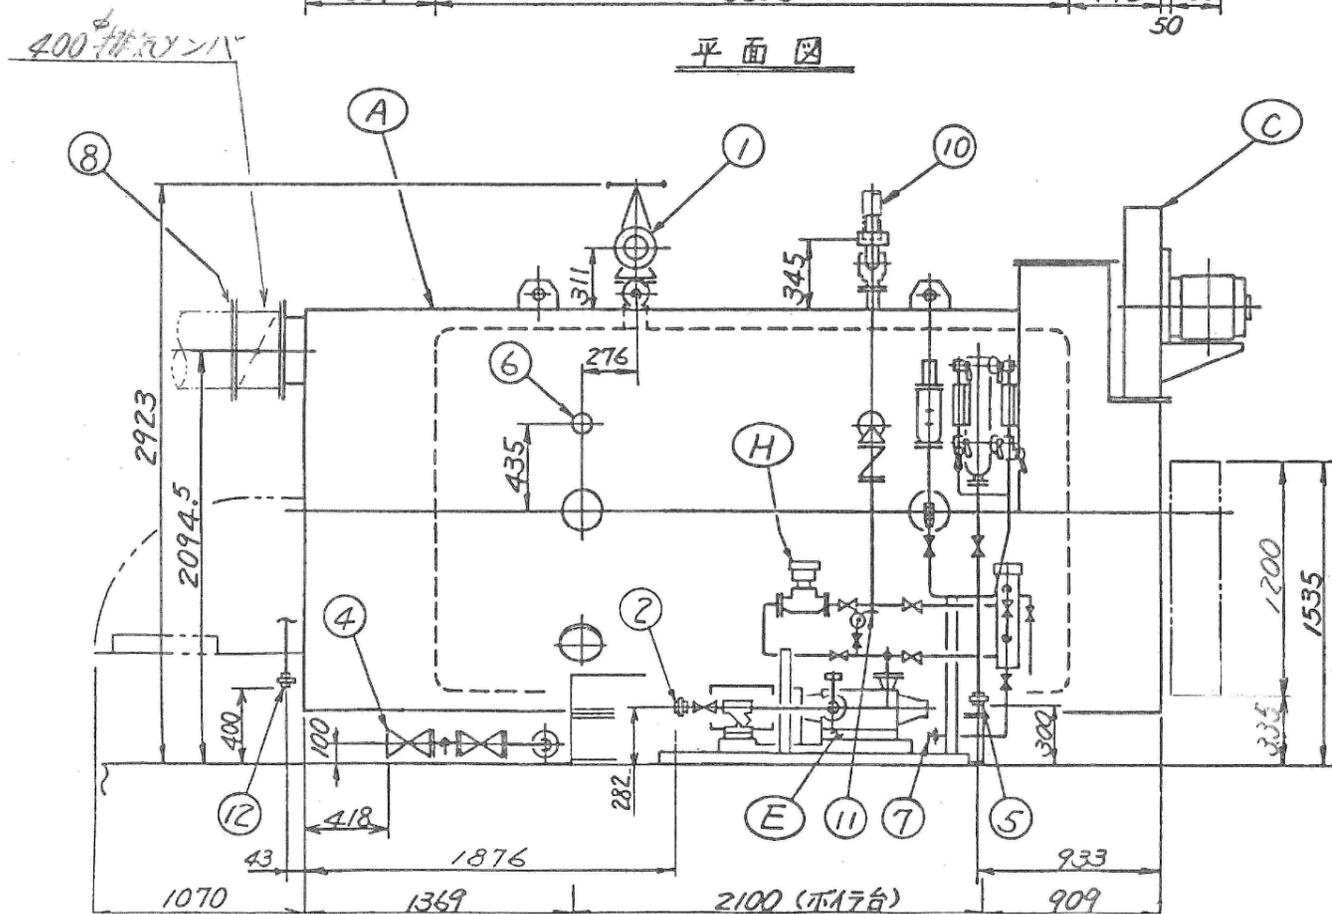

搬出重量 9,850kg

地方独立行政法人 埼玉県立病院機構 本部	本部長	管理幹	主幹	主任	担当
----------------------------	-----	-----	----	----	----

摘要	設計年月日 R07年03月28日	変更年月日	照査 栗木	設計 栗木	製図 佐藤 大谷	有限会社 クラフト設備設計 建築設備士 第61C1-2681M 号一級建築士 第337527号 栗木 薫 本社 〒360-0824 熊谷市見晴町3番地 TEL 048-521-6300 高崎 〒370-0862 高崎市片岡町3-1-5 TEL 027-324-1032	工事名称 循環器・呼吸器病センター エネルギー棟 熱源設備 改修工事 図面名 エネルギー棟 蒸気ボイラーB-1A, 1B 機器図その1 撤去	設計図 図面番号 M - 50 縮尺 A 1:1 : NON A 3:1 : NON
----	---------------------	-------	----------	----------	-------------	---	---	--