
 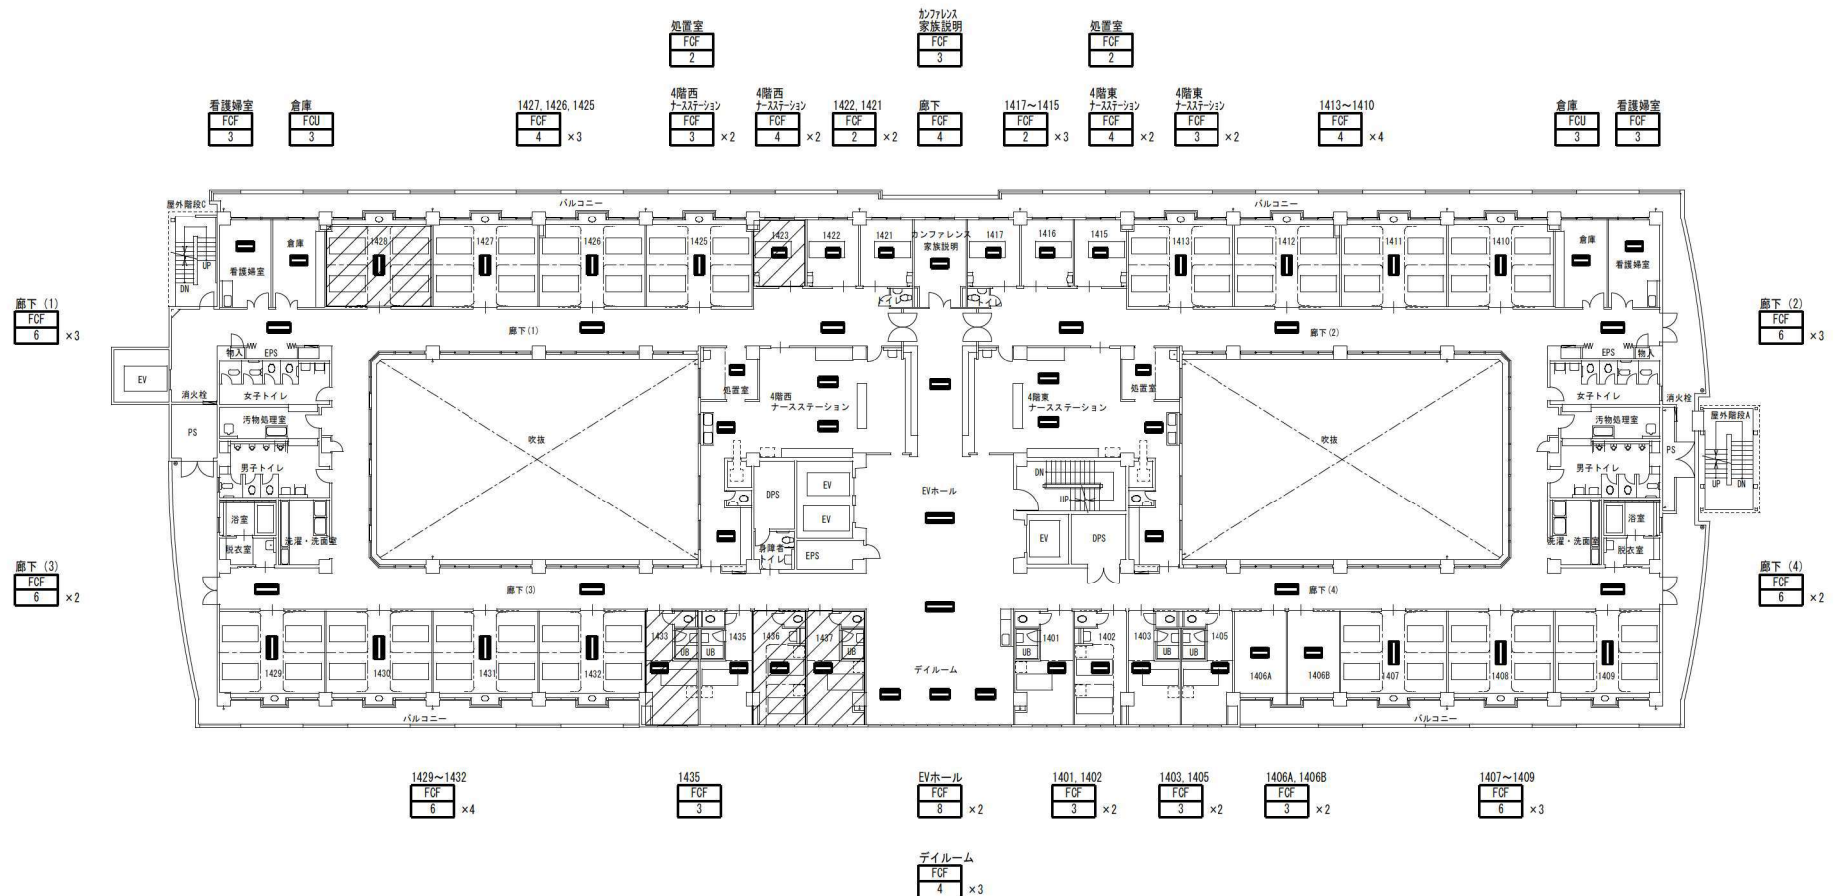
 





凡 例

	: 天井埋込力セット型を示す
	: 天井隠蔽型を示す
	: 工事対象外とする。

本館棟 4階 平面図


本部長	管理幹	主 幹	主 任	担 当
地方独立行政法人 埼玉県立病院機構 本 部				

概要	設計年月日	変更年月日	調査設計監理	設計者	工事名称	図面番号
	R06年03月21日		栗木 栗木 佐藤 大谷	クラフト設備設計	循環器・呼吸器病センター 本館棟2・4階空調設備改修工事	図面番号 M - 11
				建築設備士 第6101-2881M 号一般建築士 第337527号 栗木 直 本 社 〒360-0824 熊 谷 市 見 掛 町 3 番 地 TEL 048-521-6300 業 務 〒370-0862 栗 岡 市 片 岡 町 3-1-5 TEL 027-324-1032	4階 空調設備図	縮尺A 1 1 : 150 A 3 1 : 300

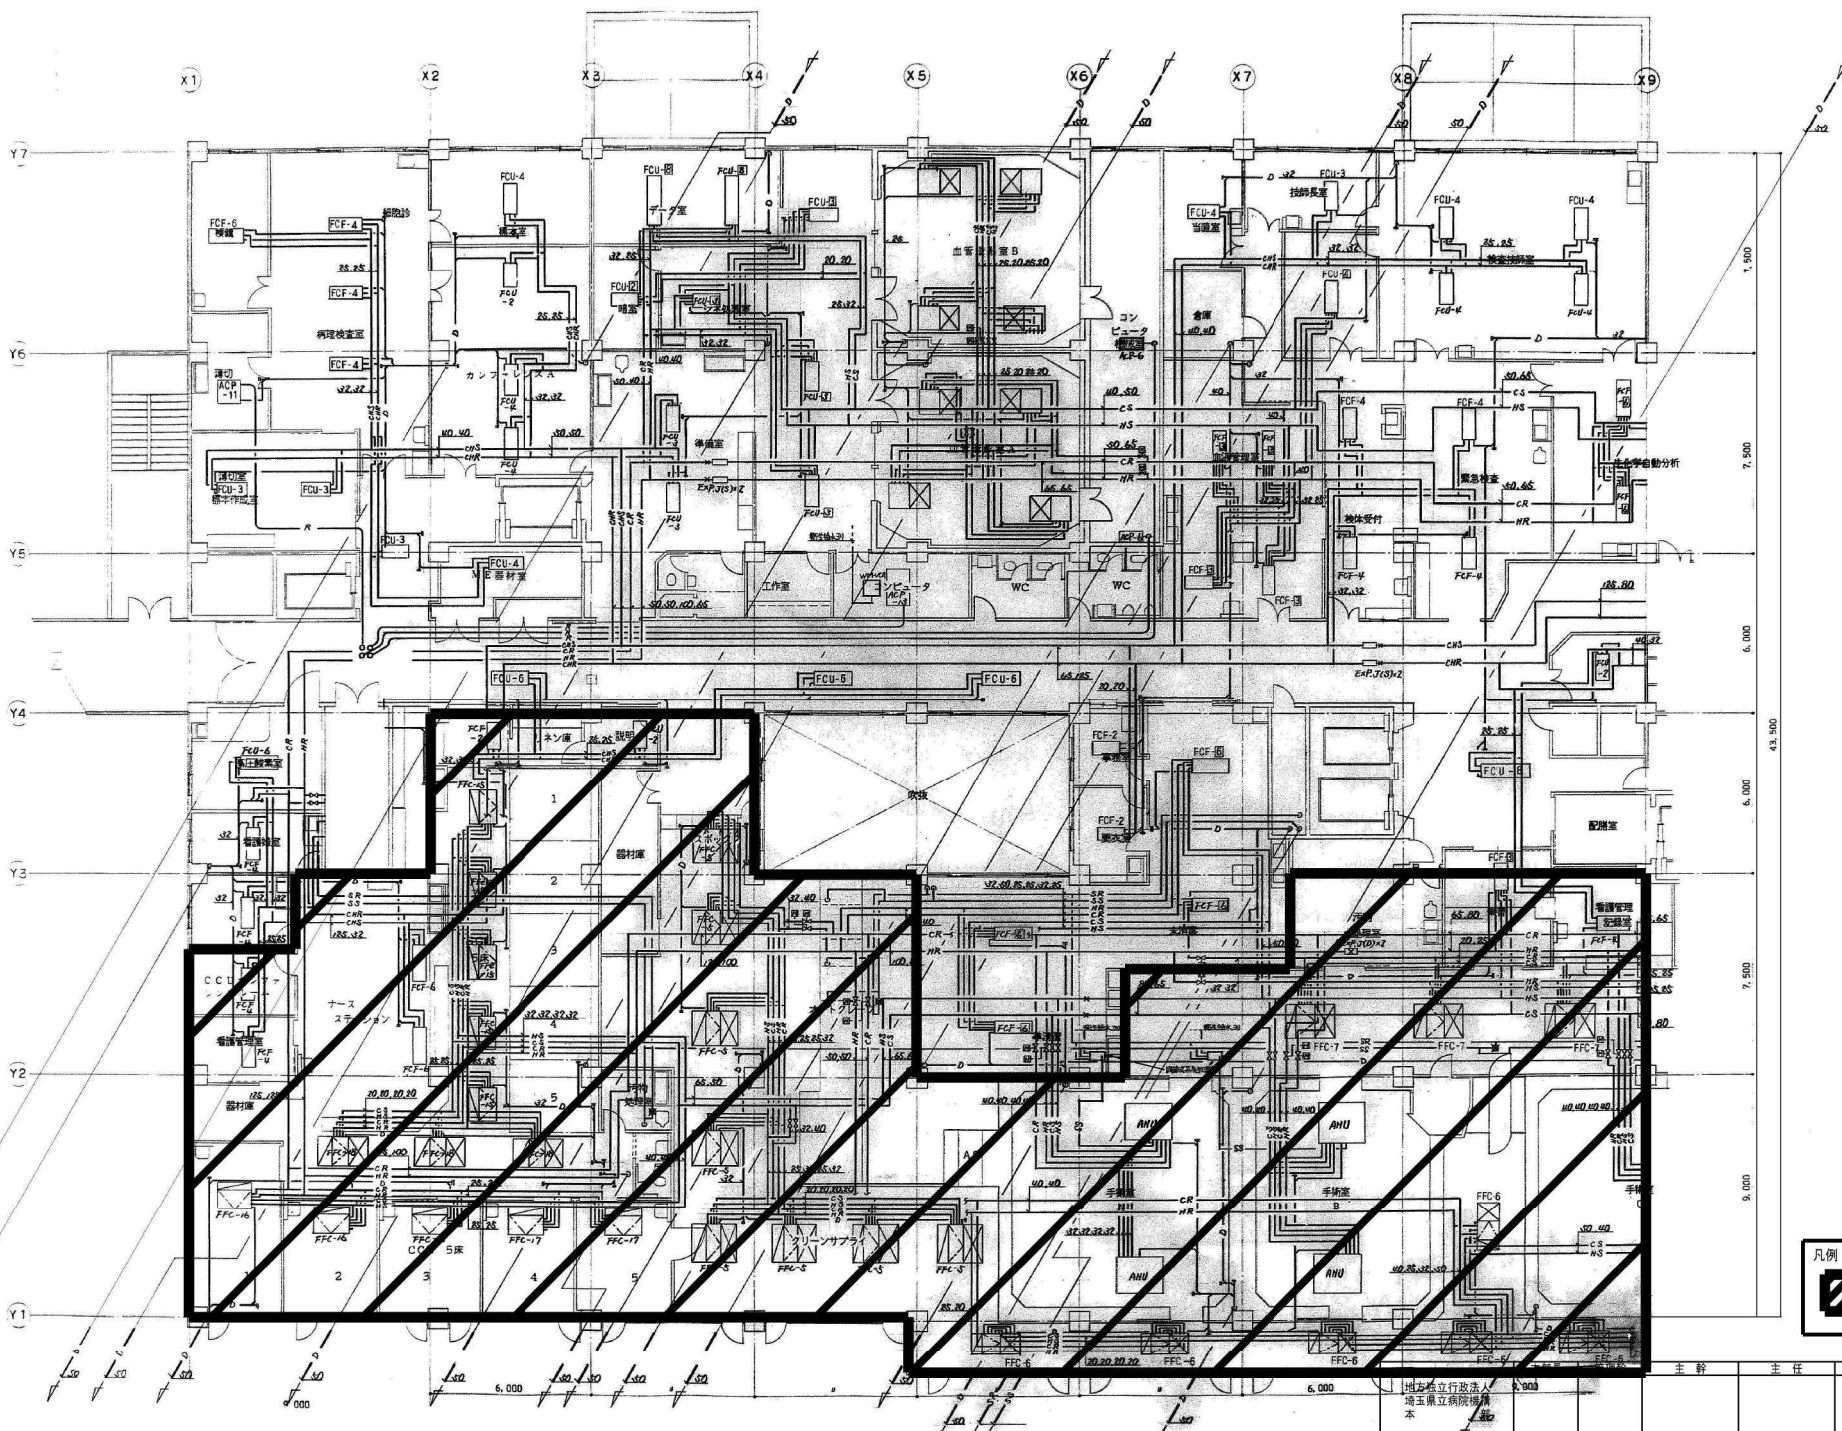

凡例
 別紙改修図面参照

概要	設計年月日	変更年月日	原案設計	校閲	有田クラフト設備設計	工事名称	設備・呼吸器病センター 本館2・4階空調設備改修工事	設計図	図面番号
	R06年03月21日		栗木	栗木	佐藤	大谷	2階 空調設備改修 竣工図(1)	補尺A 1:100 A 3:1:200	M - 12
							埼玉県立病院 埼玉県立病院 埼玉県立病院		

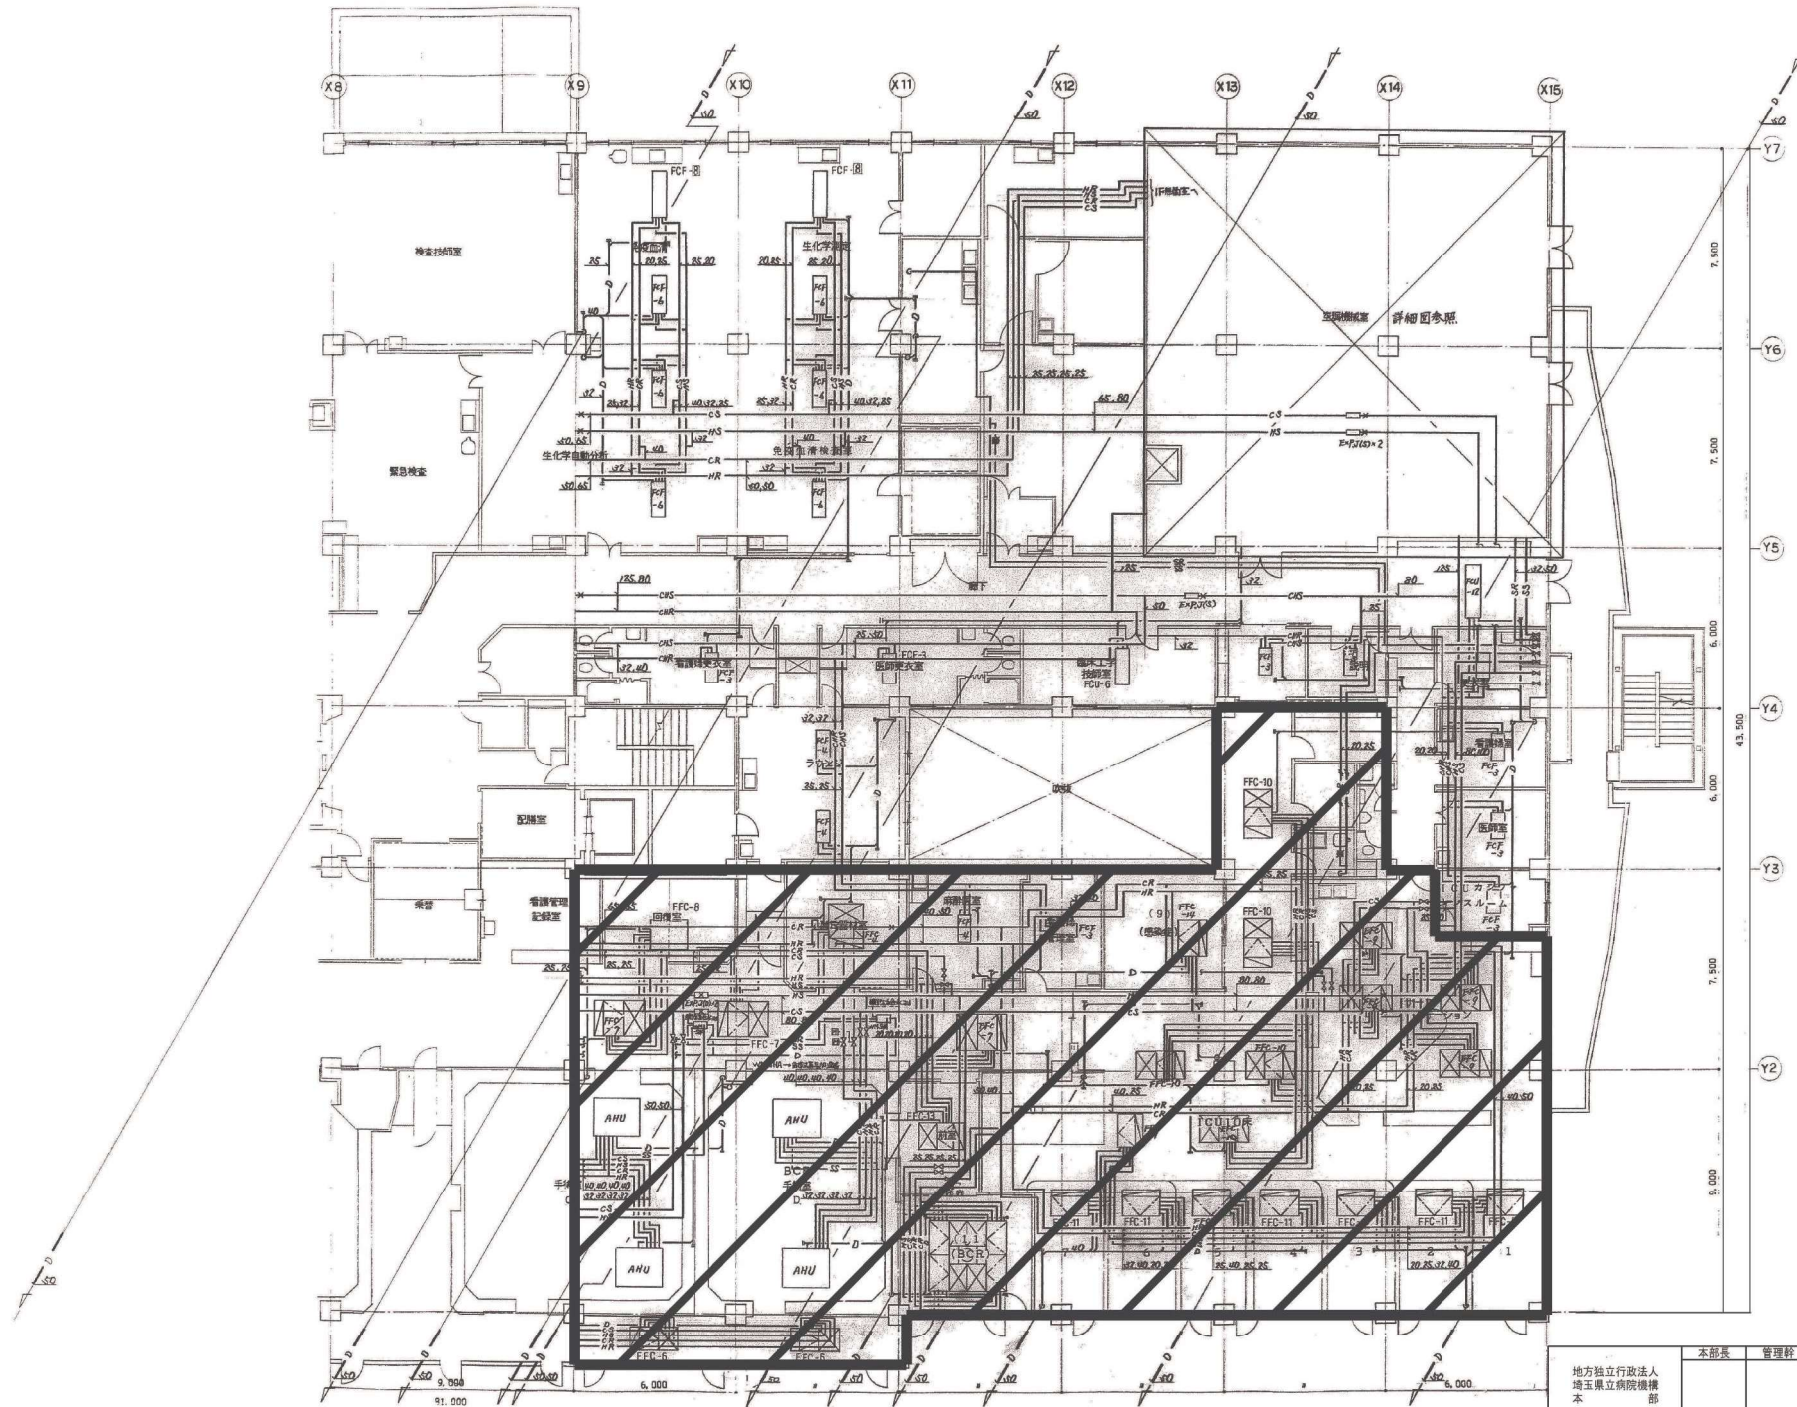


凡例

 別紙改修計画面参照


地方独立行政法人 埼玉県立病院機構 本 部	本部長	管理幹	主 幹	主 任	担 当

概要	設計年月日	変更年月日	照 査 設 計 監 理	有 限 公 司 クラフト設備設計 建築設備士 第6101-2881M 号一般建築士 第337527号 栗木 直 本 社 〒360-0824 熊 谷 市 見 晴 町 3 番 地 TEL 048-521-6300 高 崎 千 570-0862 高 崎 市 片 岡 町 3-1-6 TEL 027-324-1032	工事名称 循環器・呼吸器病センター 本館棟2・4階空調設備改修工事 図書名 2階 空調配管設備 竣工図(2)	図面番号 設計図 M - 13 縮尺 A 1 1 : 100 A 3 1 : 200
	R06年03月21日		栗 木 大 谷 栗 木 佐 藤			

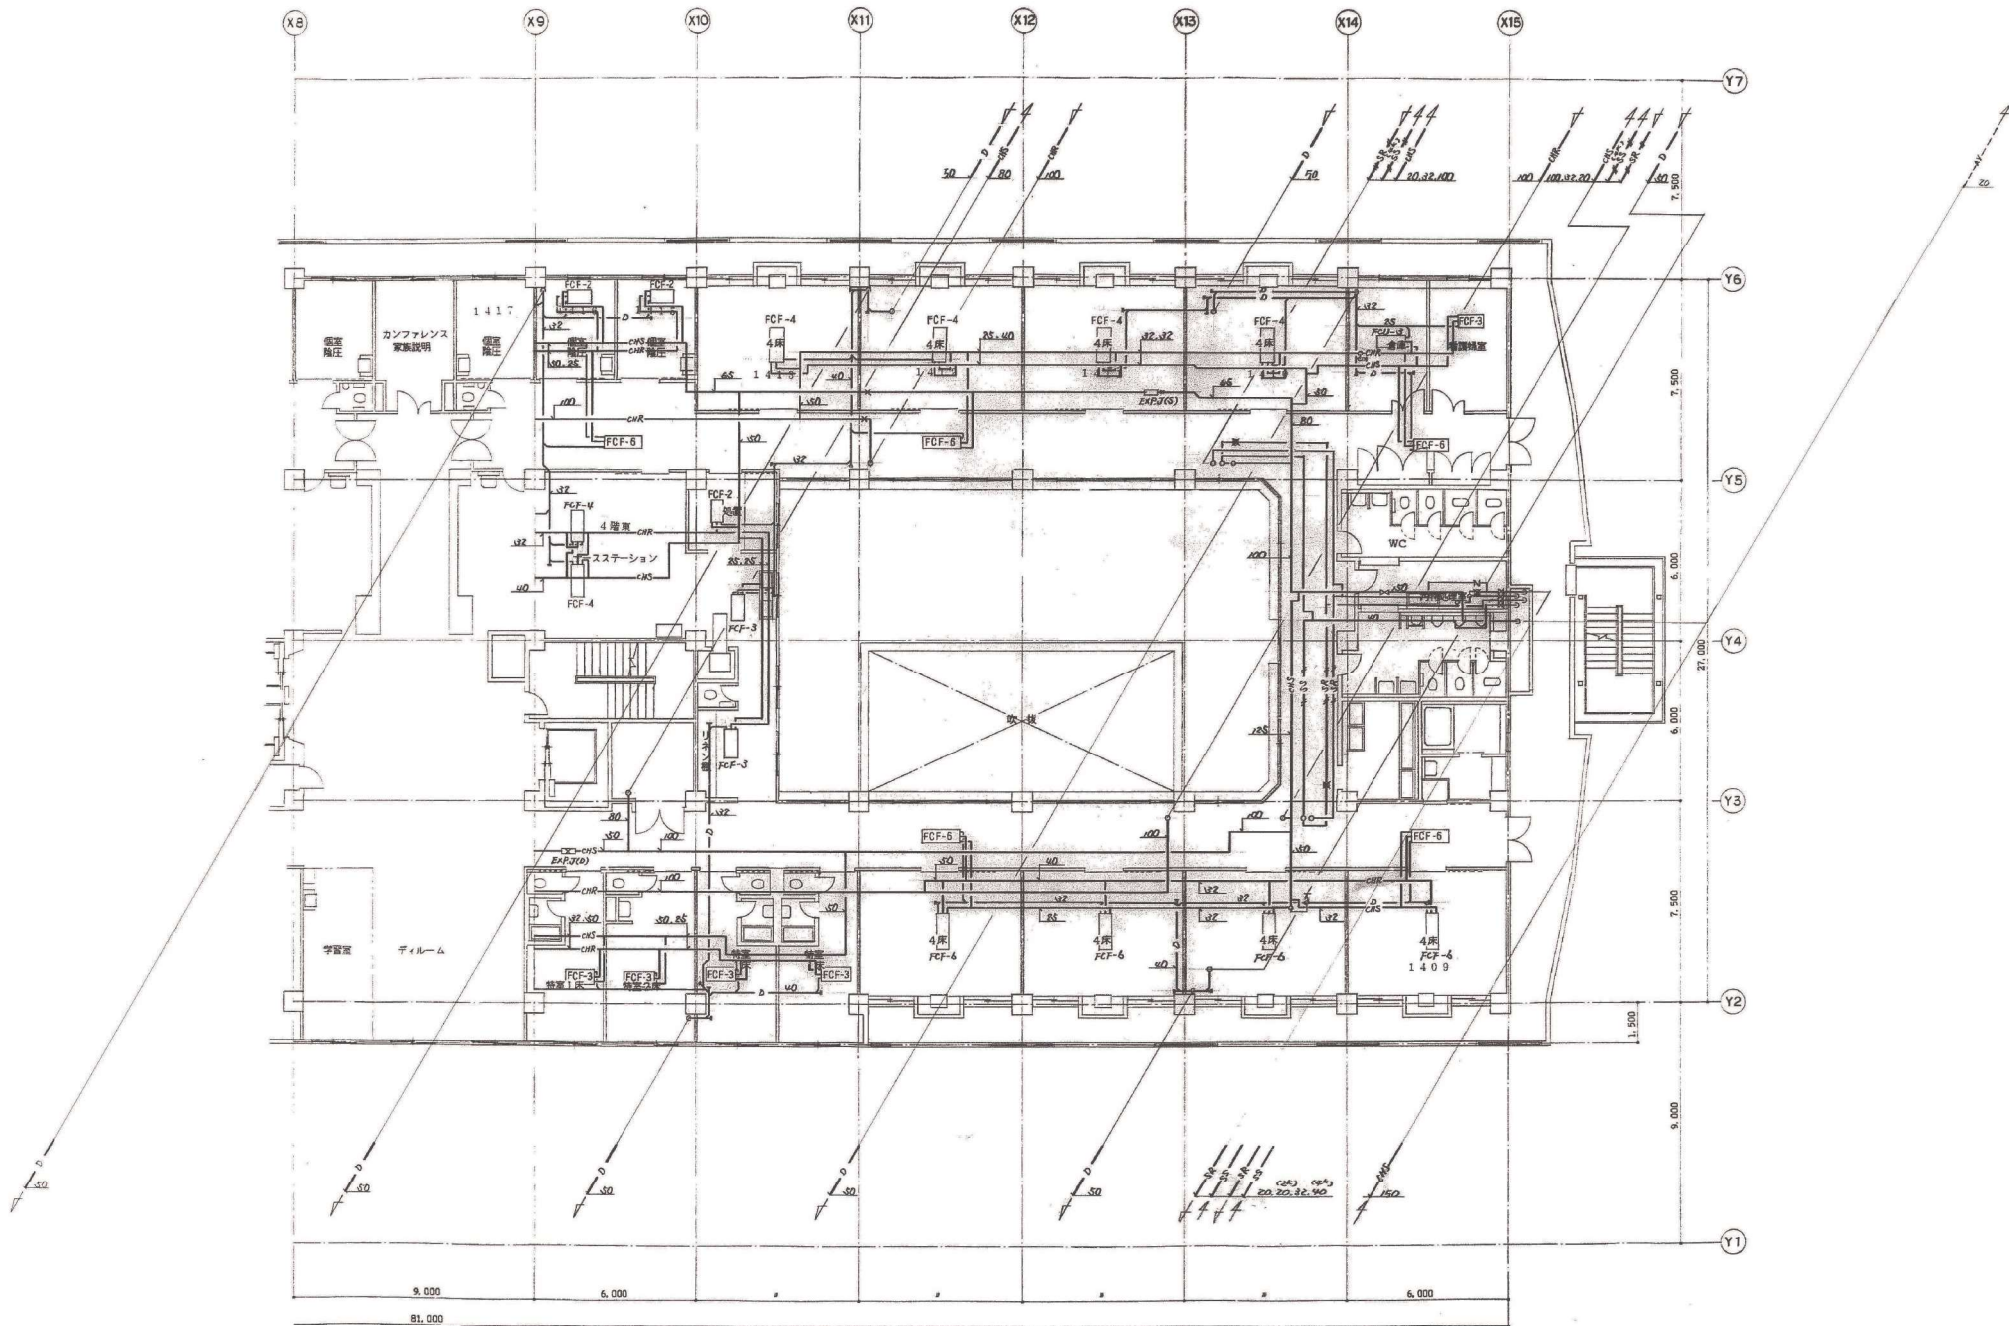

地方独立行政法人 埼玉県立病院機構 本	本部長	管理幹	主幹	主任	担当

概要	設計年月日	変更年月日	照査	設計	監理	有 限 公 司 クラフト設備設計	工事名称	図面番号
	R06年03月21日		栗木	栗木	佐藤	建設設備士 第6101-2881M 号一般建築士 第337527号 栗木 直 本社 〒360-0824 熊谷市見晴町3番地 TEL 048-521-6300 高崎 〒370-0862 高崎市片岡町3-1-6 TEL 027-324-1032	循環器・呼吸器病センター 本館棟2・4階空調設備改修工事 4階 空調配管設備 竣工図(2)	図面番号 M = 17 縮尺 A 1 1 : 100 A 3 1 : 200

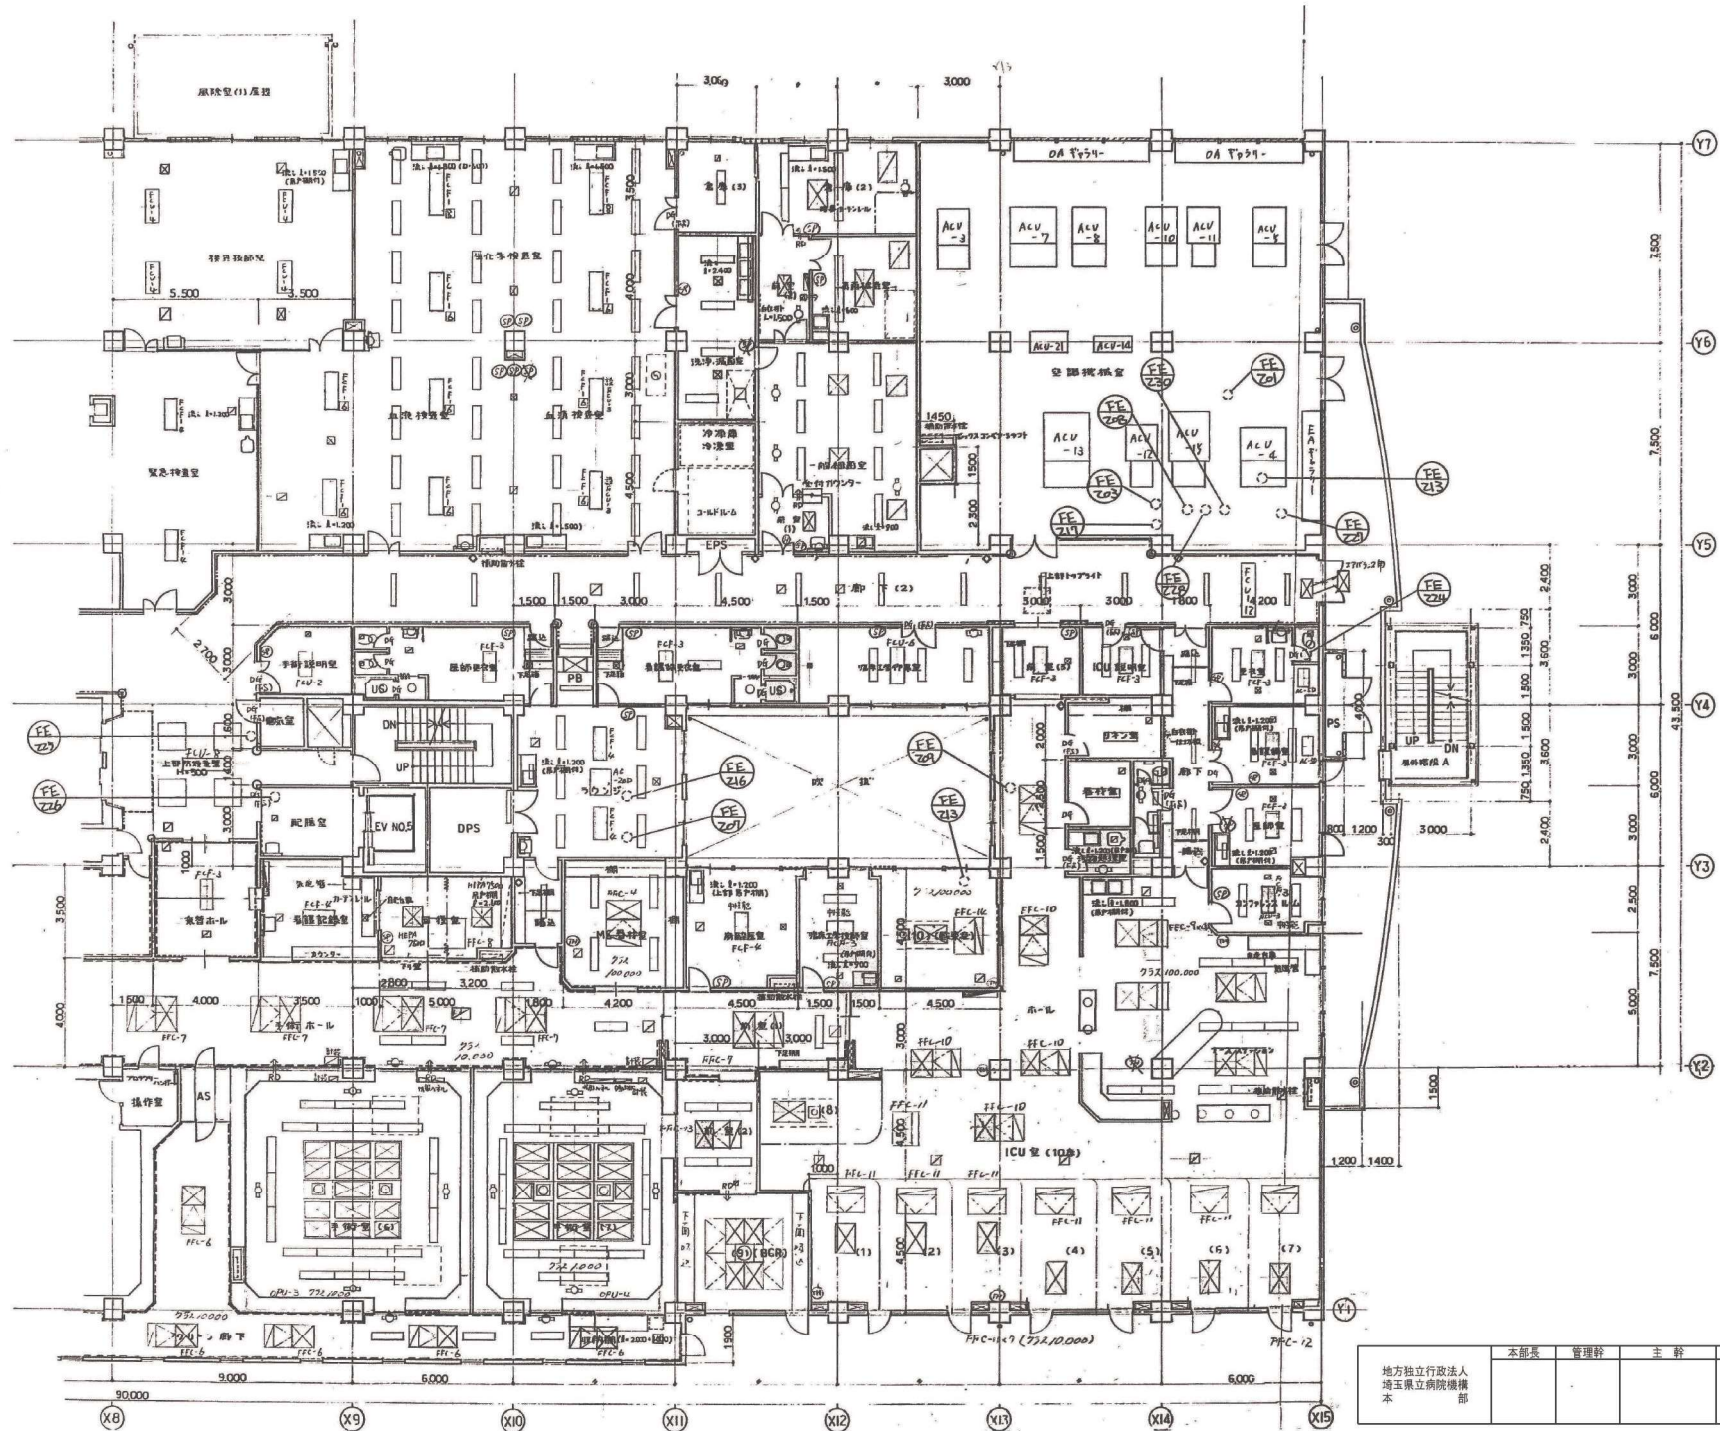

- <空調機記号説明>
 FCF: 比色65%フィルター付
 天カセファンコイルユニット
 (冷・暖シーズン切替)
 PCU: ロングライフフィルター付
 天カセファンコイル
 (冷・暖シーズン切替)
- FCF-□: 上記で冷・暖切替が年間常時
 PCU-□: 可能なファンコイル
 (熱負荷の多室)
- FCU: ファンコイル現場スイッチ
 □: 空調吹出口
 HFA: 全熱交換器ユニット
 (熱交換無効)
- ①: 温度調整用サーモスタット
 □: 空調吸込口
 □: 空調補助盤
 AC: 全入/出
- ↑: 高圧ファンコイル関係
 ■: 高性能フィルター9.9、9%以上
 FFC: 高性能フィルター付ファンコイル

地方独立行政法人 埼玉県立病院機構 本部	本部長	管理幹	主幹	主任	担当