


- ・扉の設置に伴い干渉するコンセント類は移設すること
- ・開戸からスライドドアへ変更

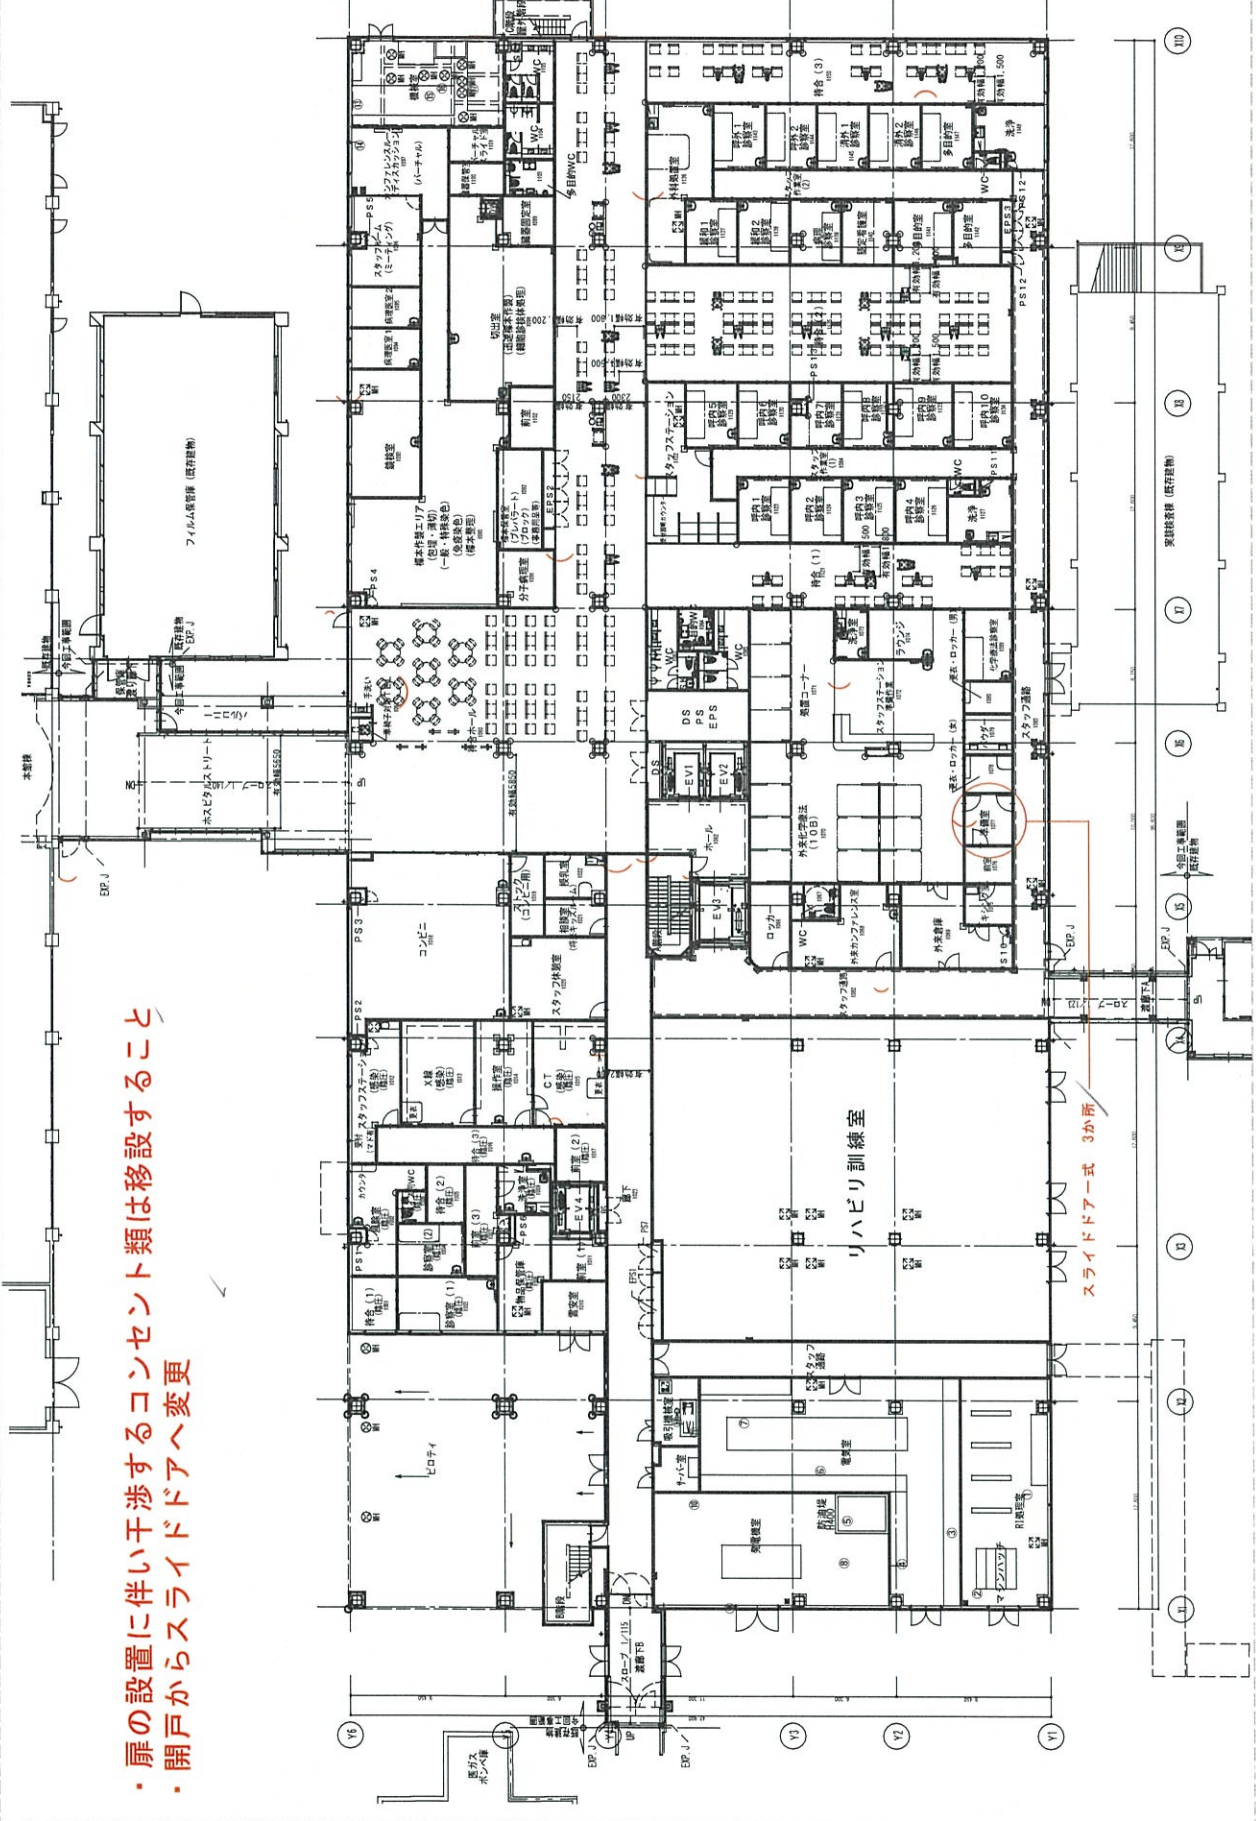

図面番号	25RIRIニアック棟ほか建具改修工事新館棟1階平面図
工事名称	25RIRIニアック棟ほか建具改修工事新館棟1階平面図
縮尺	1/500
主査担当	森田 滔々
副局長	小口 堀口 小嶋
事務局長	地方独立行政法人埼玉県立病院機構 埼玉県立循環器・呼吸器センター