

循環器・呼吸器病センター治療棟ほか照明設備改修工事設計業務

業務概要

業務場所	循環器・呼吸器病センター 熊谷市板井1696
対象建物	①治療棟 : 4,863.53m ² RC造 地上3階, 地下1階 ②RI・リニアック棟 : 734.66m ² RC造 地上1階 ③エネルギー棟 : 1,069.81m ² RC造 地上2階 ④新病歴庫 : 238.97m ² RC・S造 地上1階 ⑤医療ガス棟 : 100.00m ² CB造 地上1階 ⑥渡り廊下 (A) : 107.65m ² S造 地上1階 ⑦渡り廊下 (B) : 101.75m ² S造 地上1階 ⑧汚水処理場 : 268.34m ² RC造 地上2階, 地下1階 ⑨廃棄物保管庫 : 55.87m ² RC造 地上1階 ⑩倉庫棟 : 103.67m ² S造 地上2階 ⑪車庫 : 103.5m ² RC造 地上1階 ⑫廃棄物置場 : 33.1m ² CB造 地上1階 ⑬汚水末端処理場 : 32.0m ² CB造 地上1階

業務内容

I. 下記改修工事に係る実施設計業務 1式

(1) 照明設備改修工事

- ・対象建物①～⑬の一般用照明、非常用照明、誘導灯のLED化 一式

(1) 電灯設備改修工事



- ・対象建物⑬の電灯分電盤 一式

II. 概略工事工程表の作成

III. 内訳書数量計算書作成 (RIBC2 LITE使用)

IV. 積算数量調書チェックリストの作成

V. 現地調査業務 (報告書作成を含む)

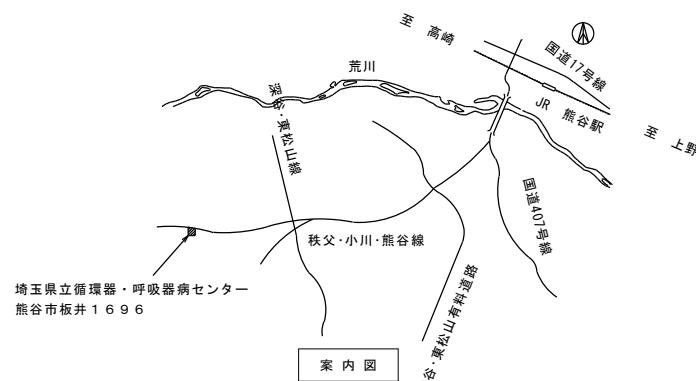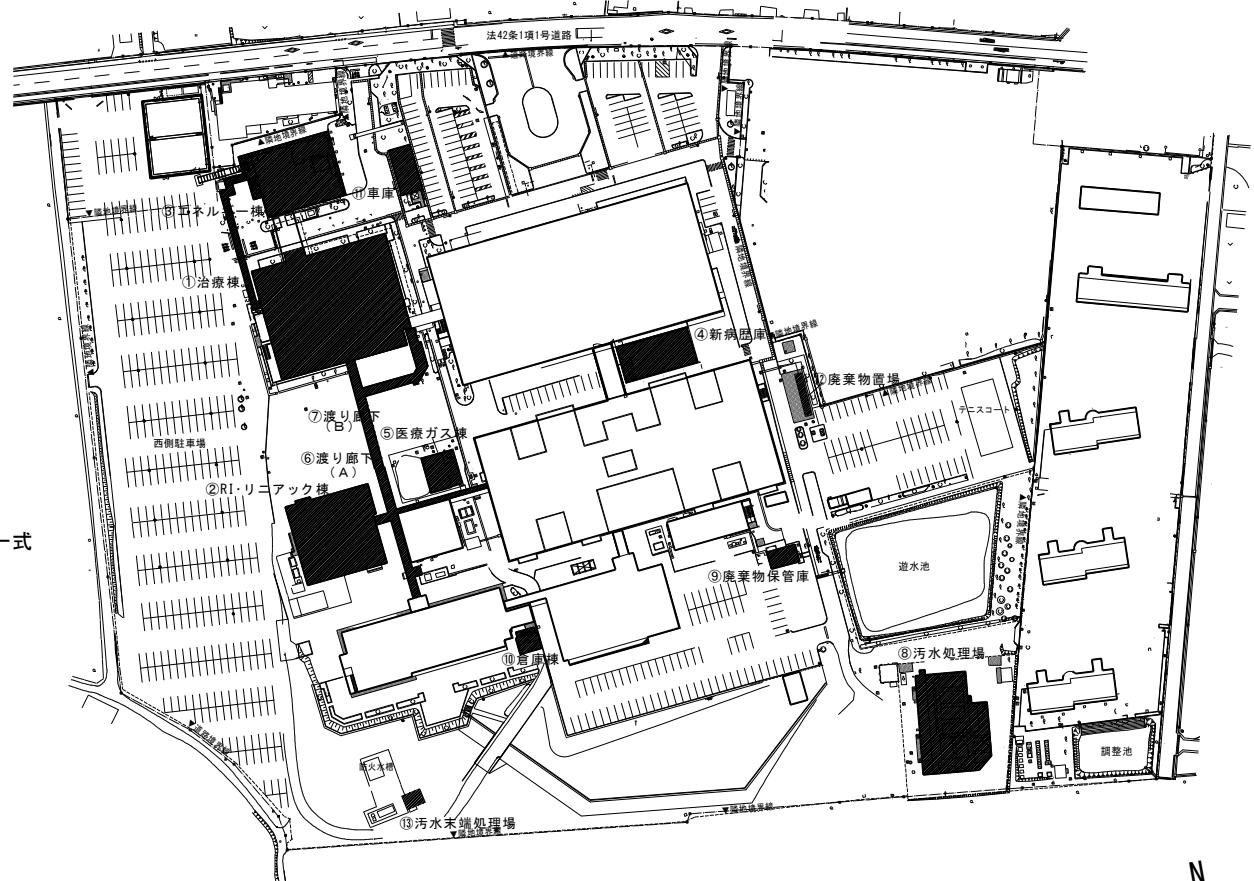

循環器・呼吸器病センター

配置図



摘要	地方独立行政法人 埼玉県立病院機構 本部	決裁欄	本部長	管理幹	主幹	主査	担当	図面名	縮尺	図面番号
		山口	岩波	藤村			中村	業務概要図		01