





地方独立行政法人 埼玉県立病院機構 本部	本部長 菅理幹 主幹 主査 担当 山口 岩波 藤村 ○ 中村	一級建築士事務所 晃設備設計事務所	設計 製図 照合	縮尺 A1:1/200 A3:1/400	工事名称 2.5がんセンター本館棟 監視カメラ設備改修工事	図面番号
				設計年月日 R.7.12.26	図面名称 監視カメラ設備(セキュリティ)改修前 11階、PH階平面図	E-40

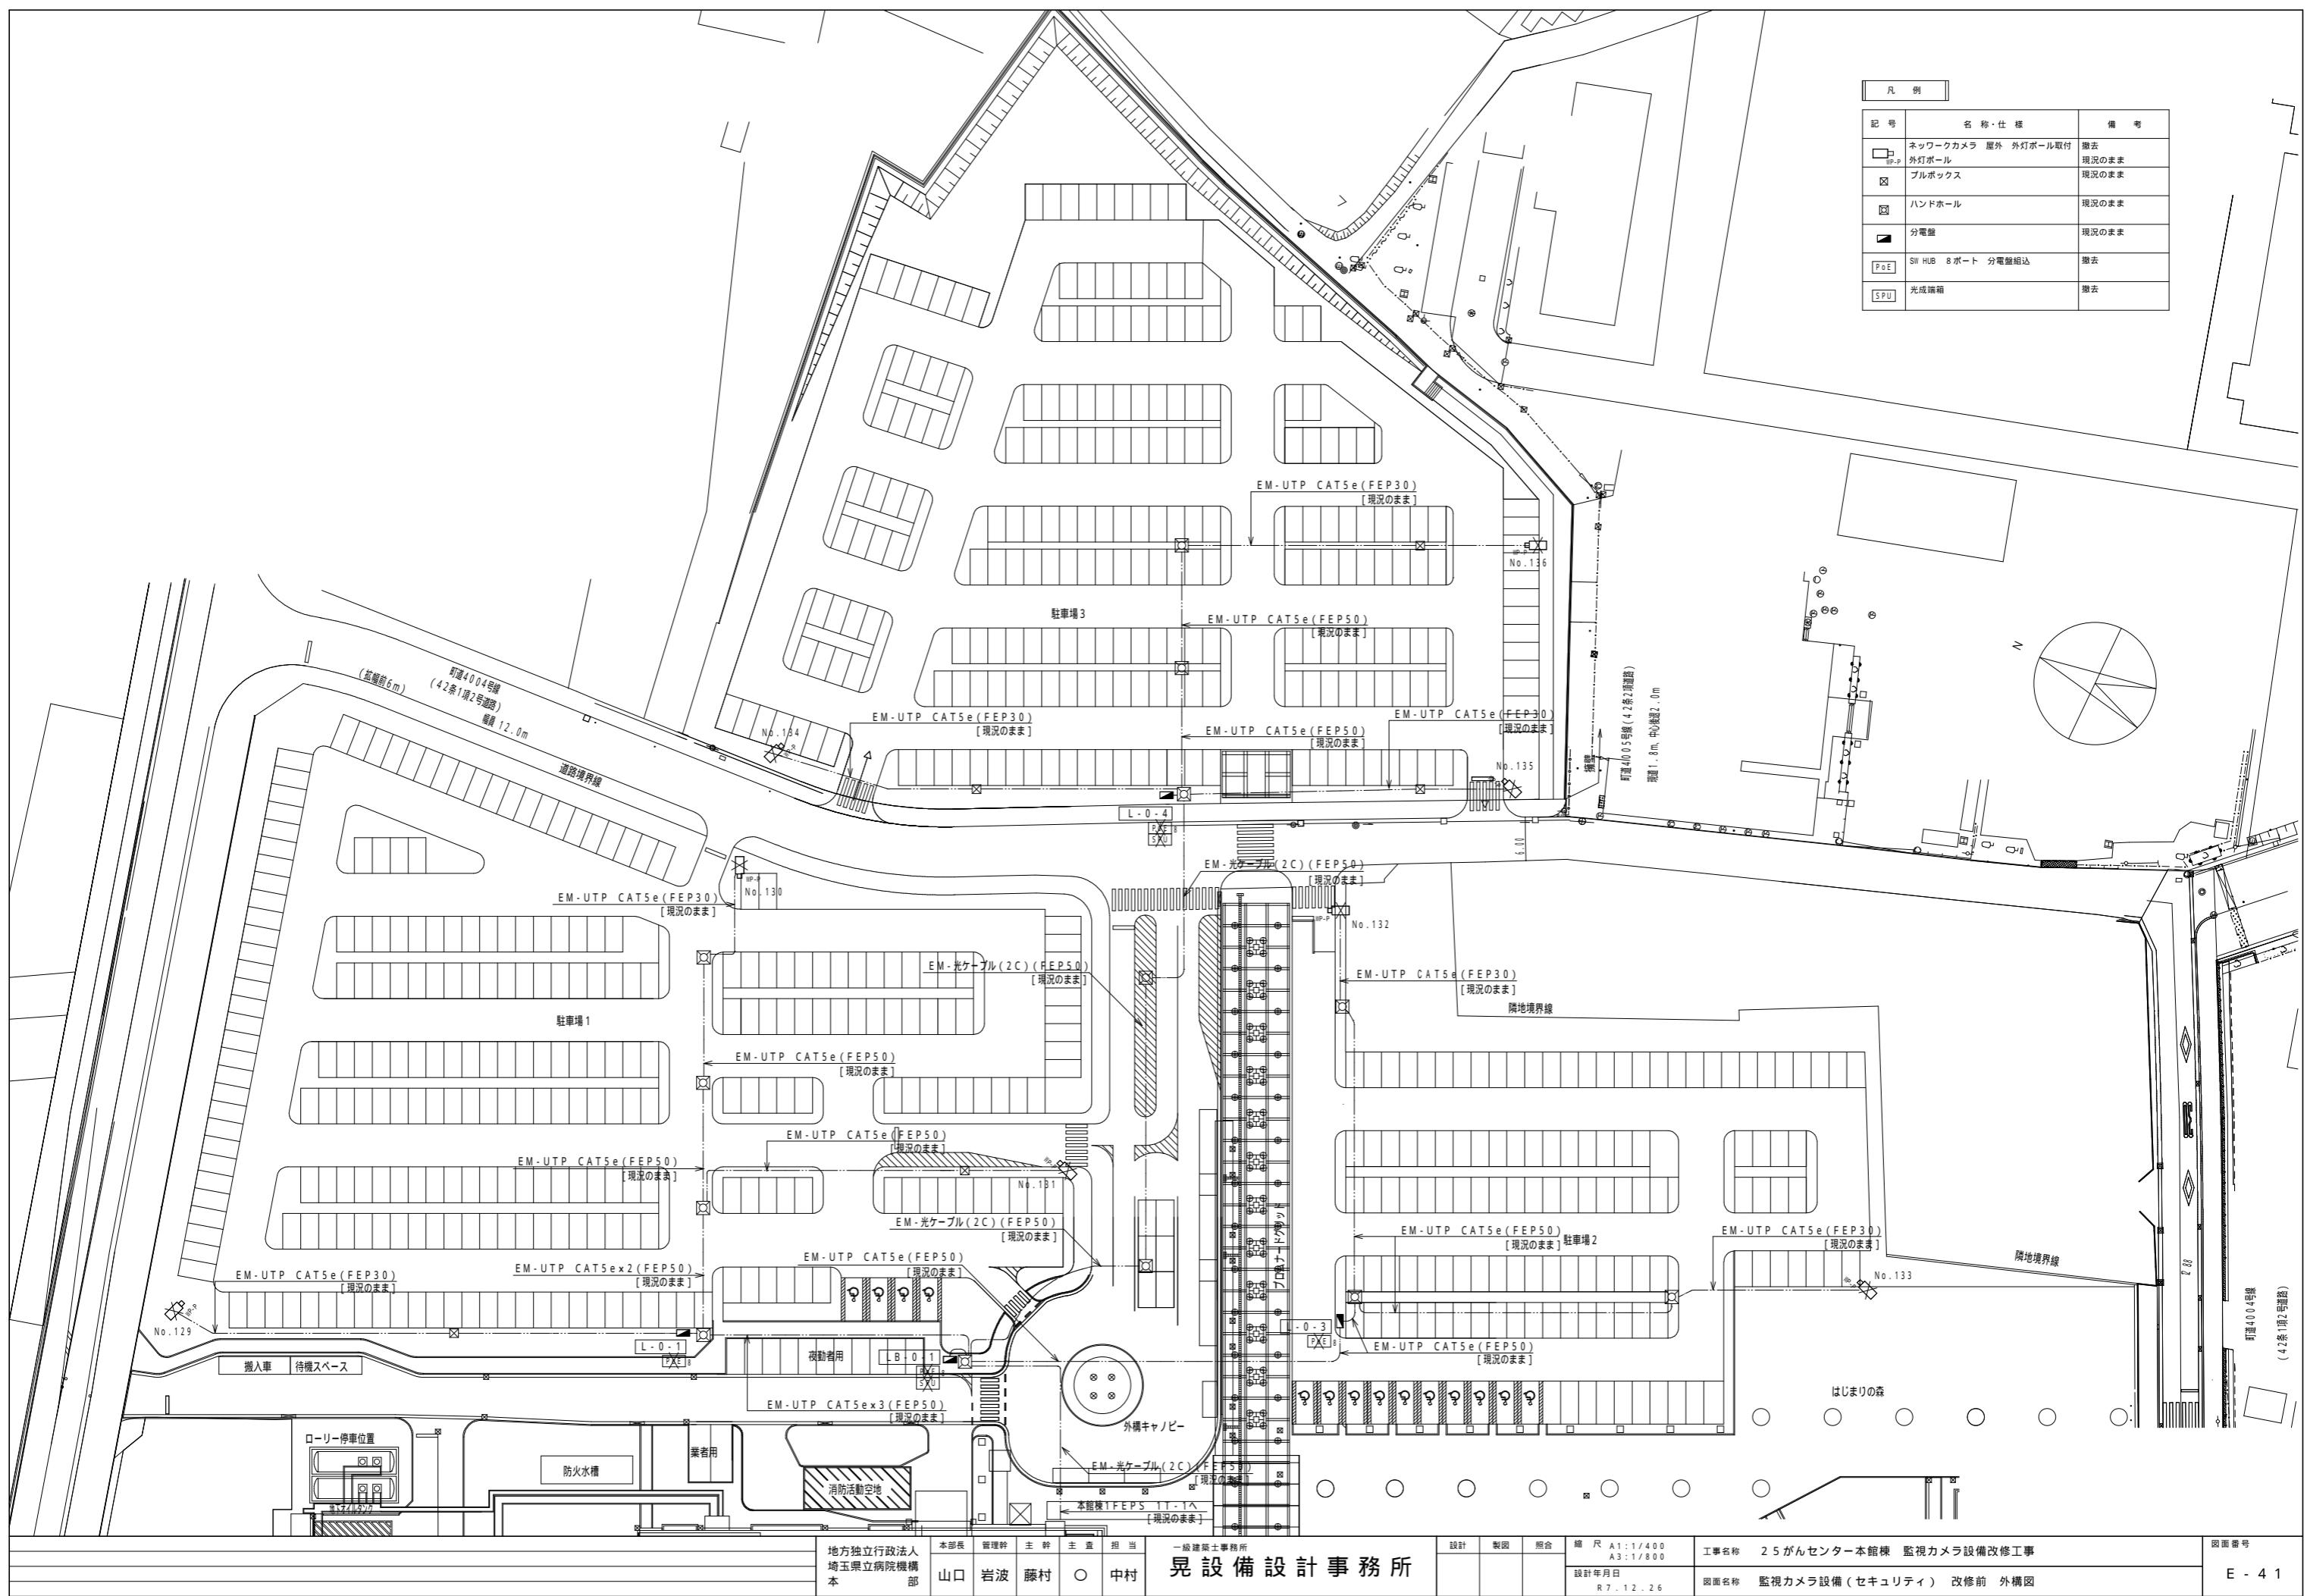

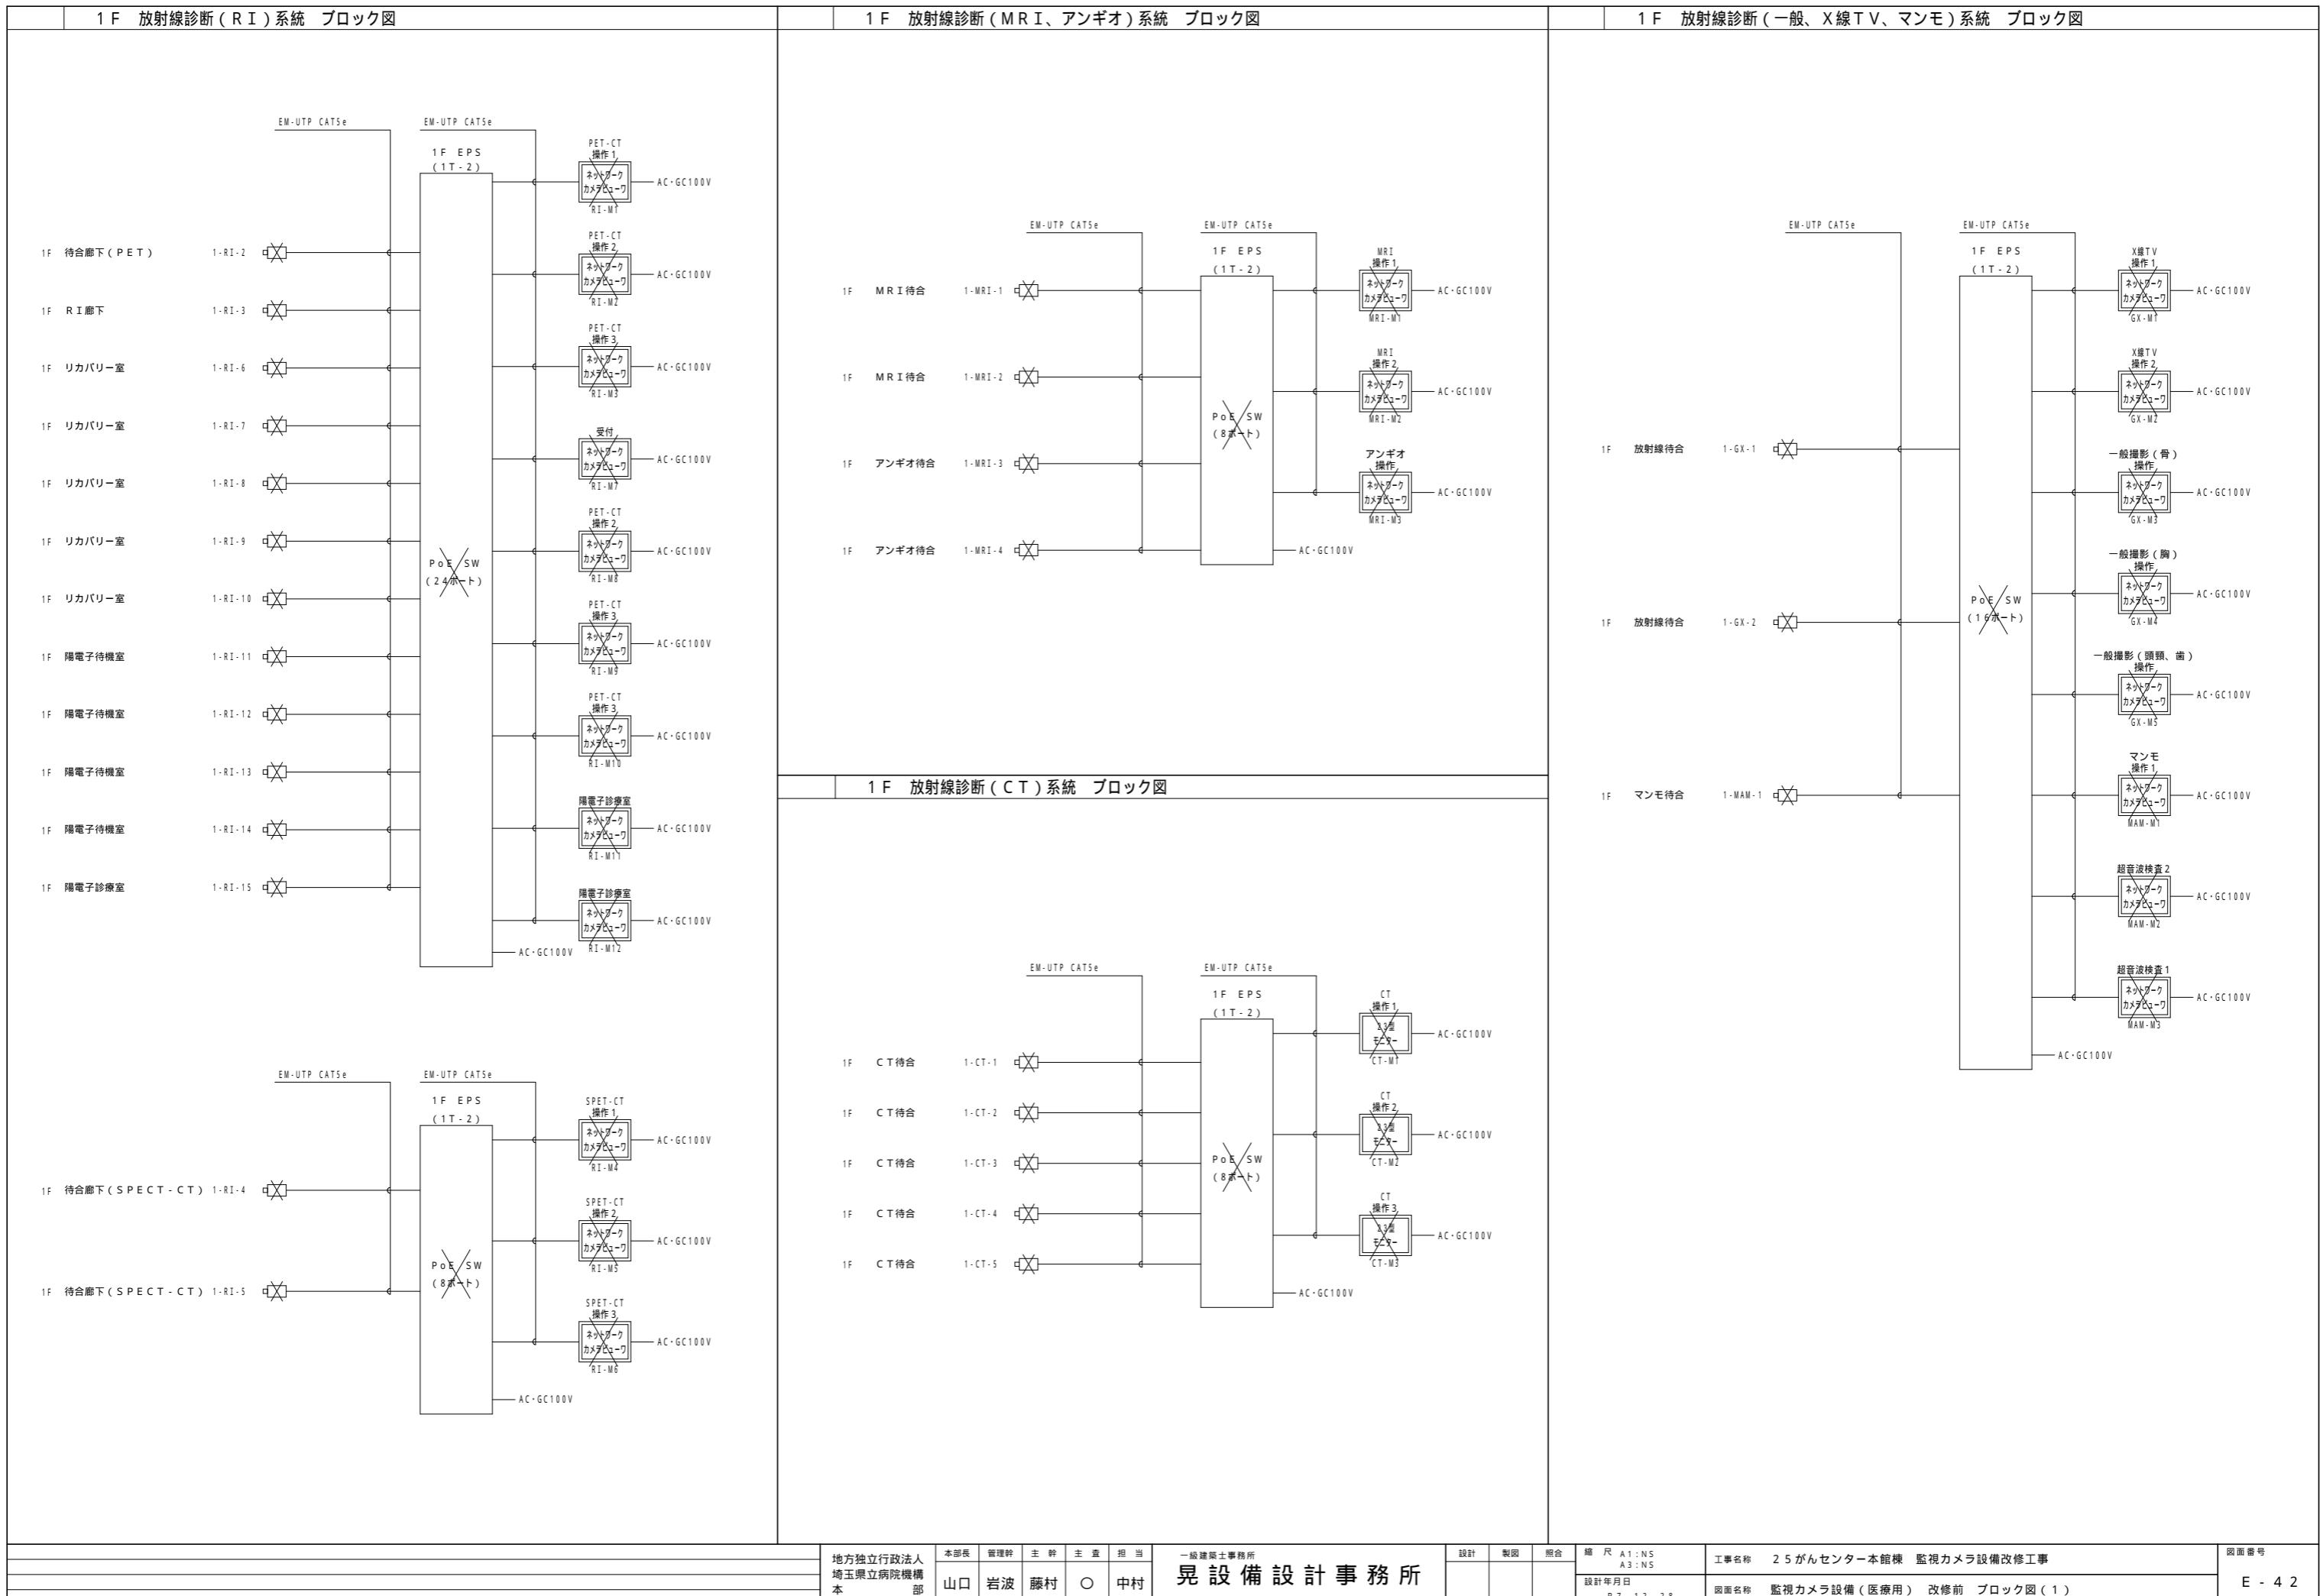


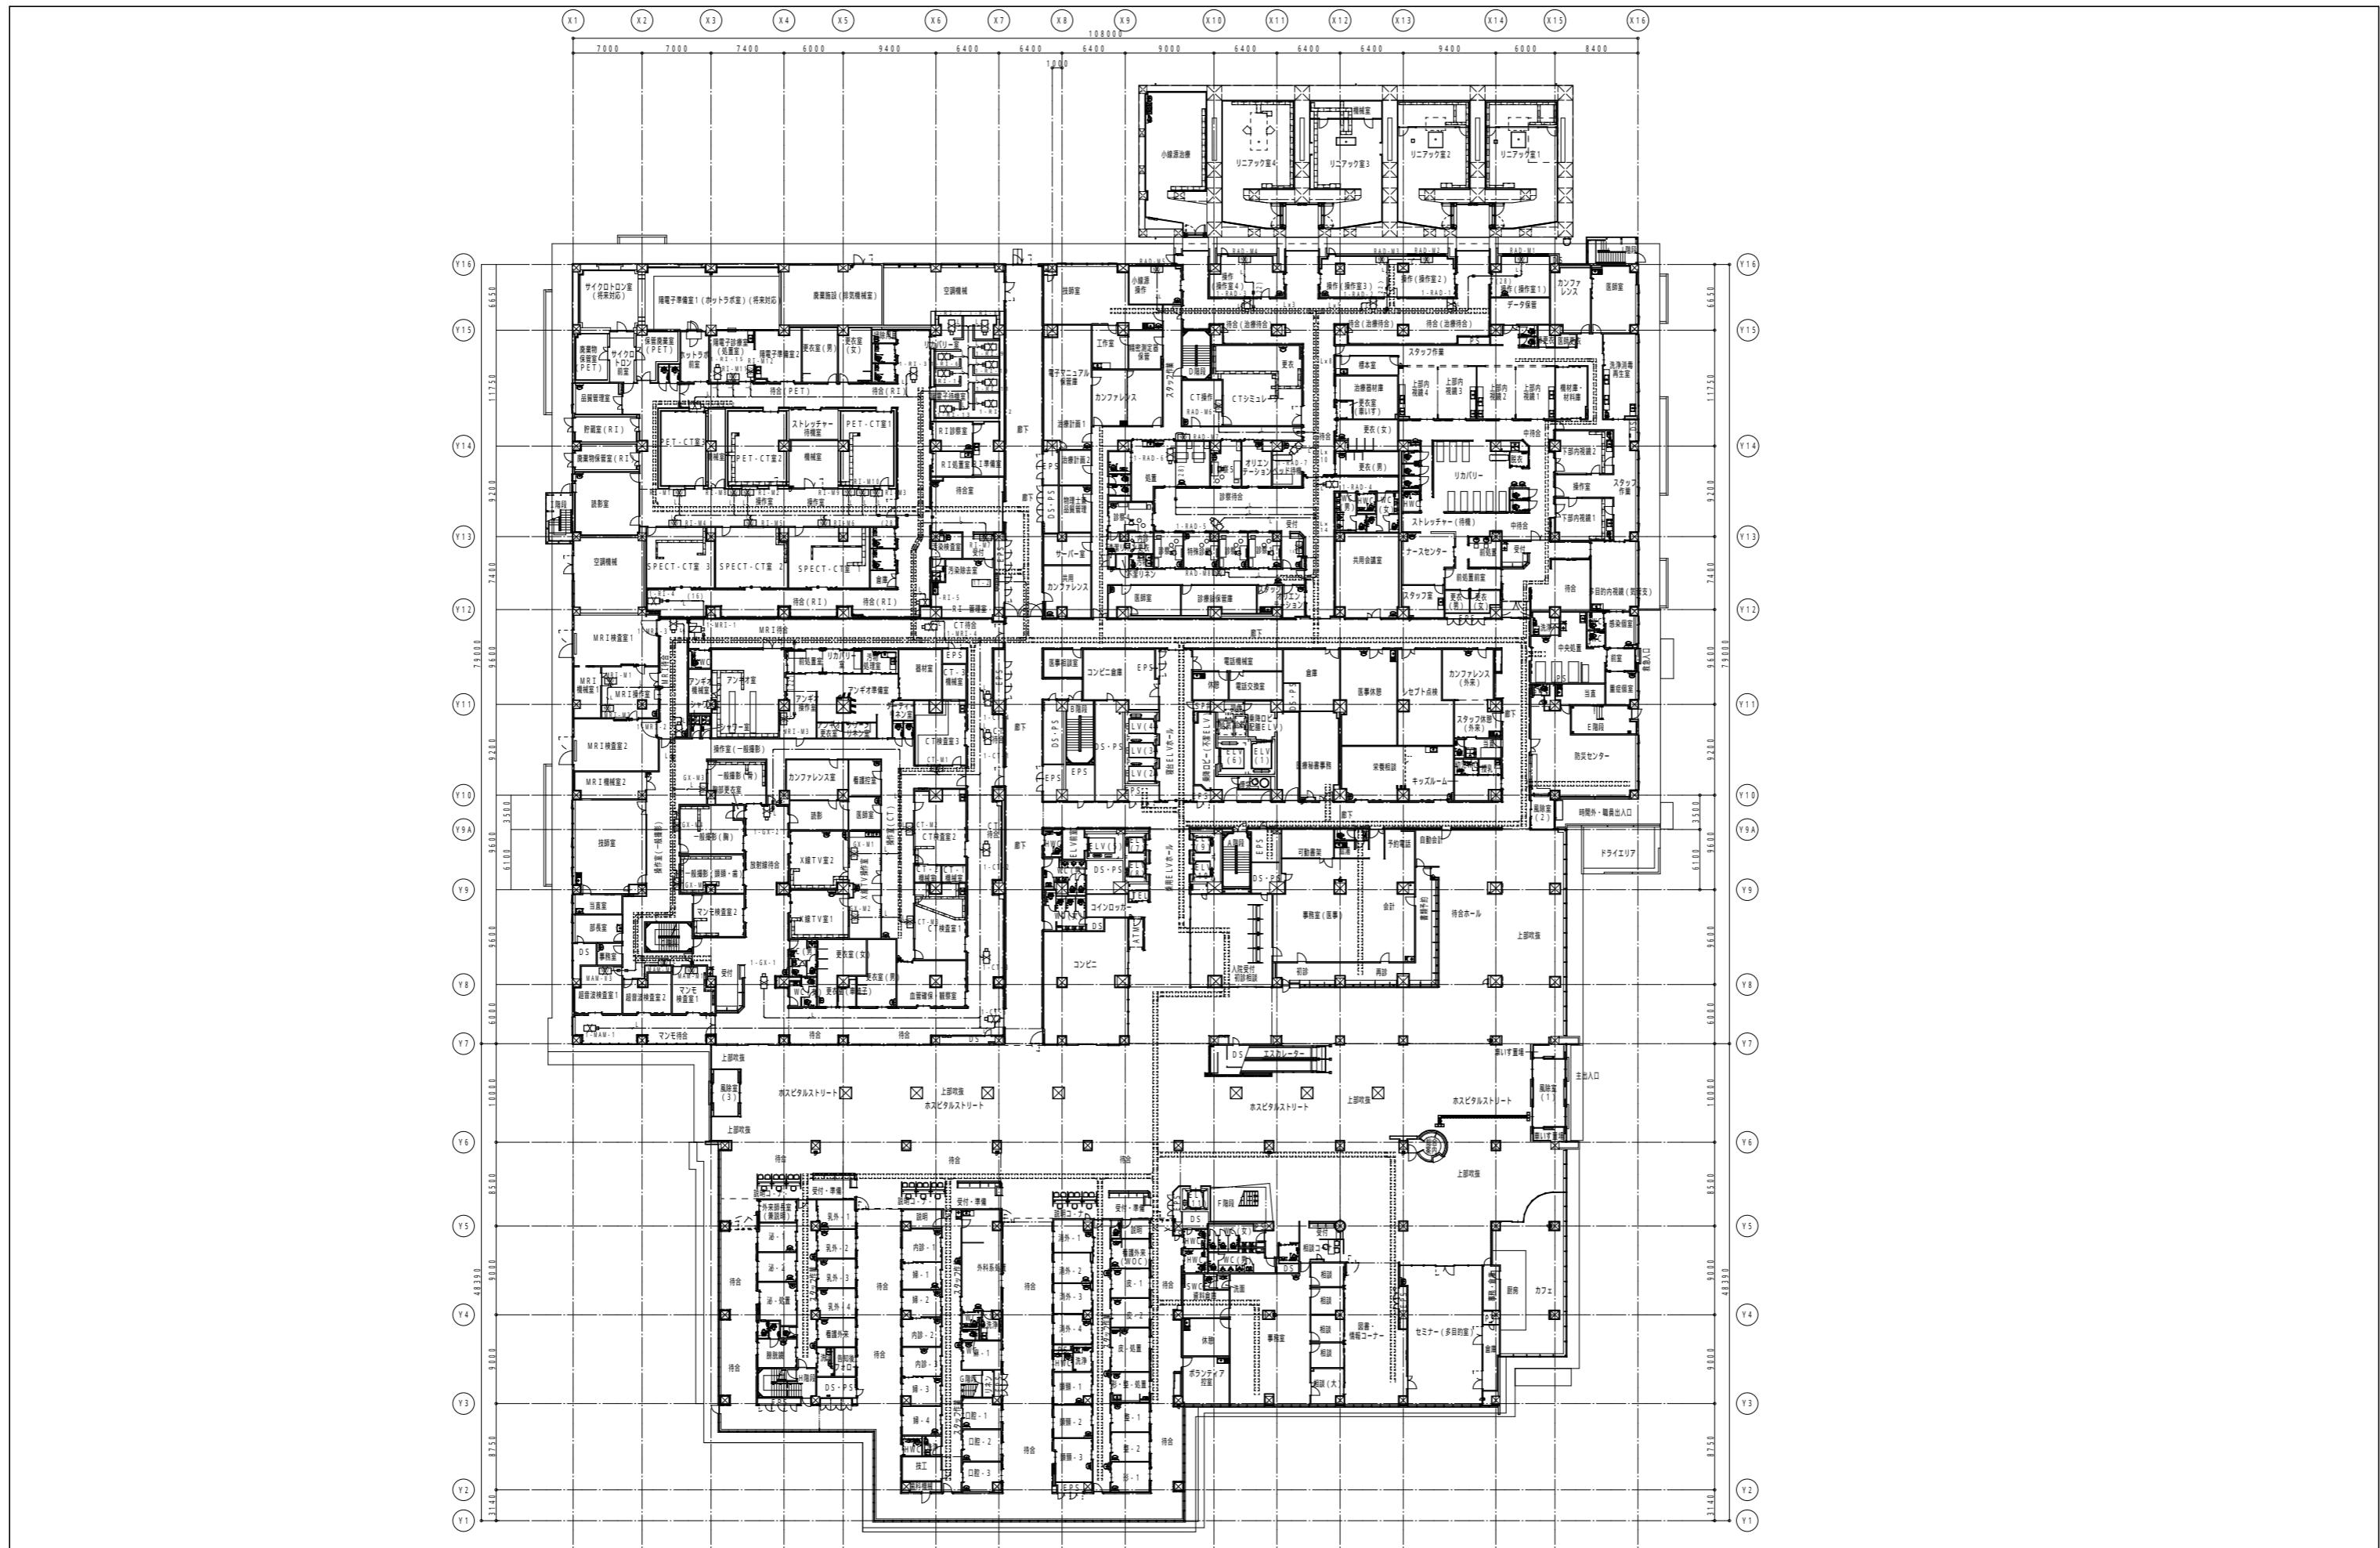

地方独立行政法人 埼玉県立病院機構 本 部	本部長 山口	管理幹 岩波	主 幹 藤村	主 查 ○	担 当 中村	一級建築士事務所 晃設備設計事務所	設計	製図	照合	縮 尺 A1:1/300 A3:1/600	工事名称 25がんセンター本館棟 監視カメラ設備改修工事	図面番号 E-44
-----------------------------	-----------	-----------	-----------	----------	-----------	----------------------	----	----	----	--------------------------	------------------------------	-----------

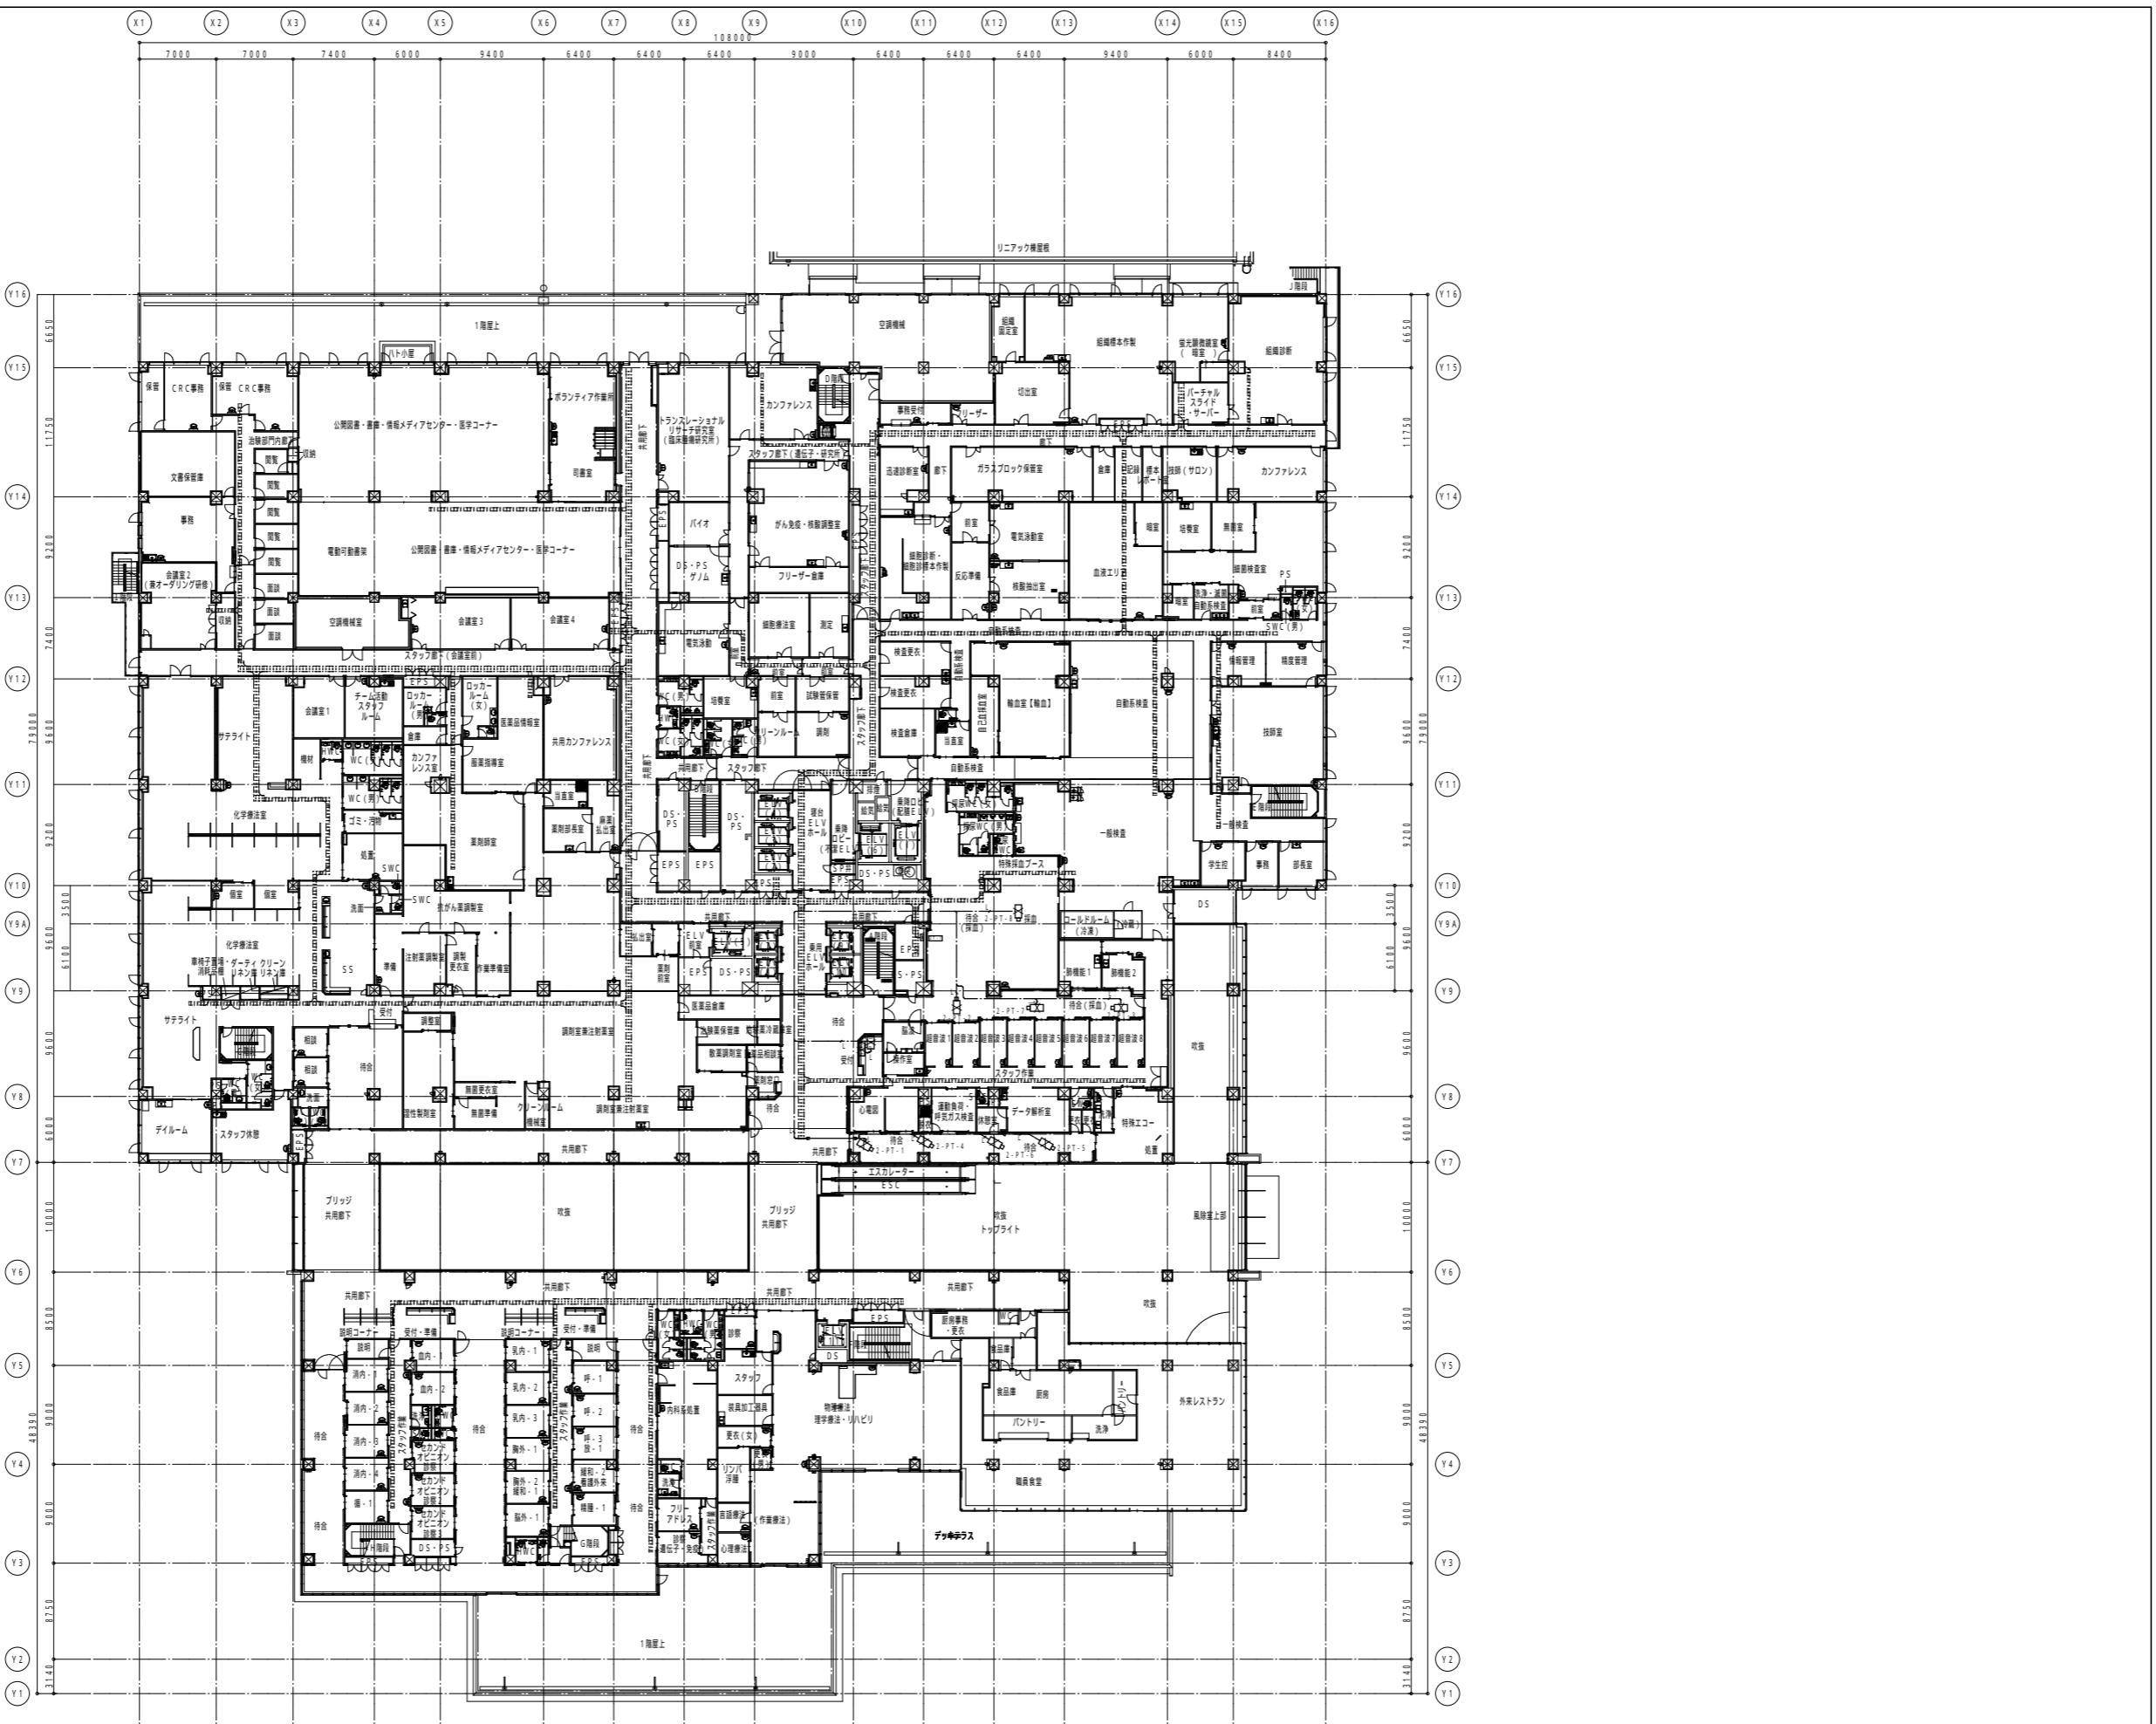

地方独立行政法人 埼玉県立病院機構 本部	本部長 菅理幹 主幹 主査 担当 山口 岩波 藤村 ○ 中村	一級建築士事務所 晃設備設計事務所	設計 製図 照合	縮尺 A1:1/300 A3:1/600	工事名称 25がんセンター本館棟 監視カメラ設備改修工事	図面番号
				設計年月日 R.7.12.26	図面名称 監視カメラ設備(医療用)改修前 2階平面図	E-45

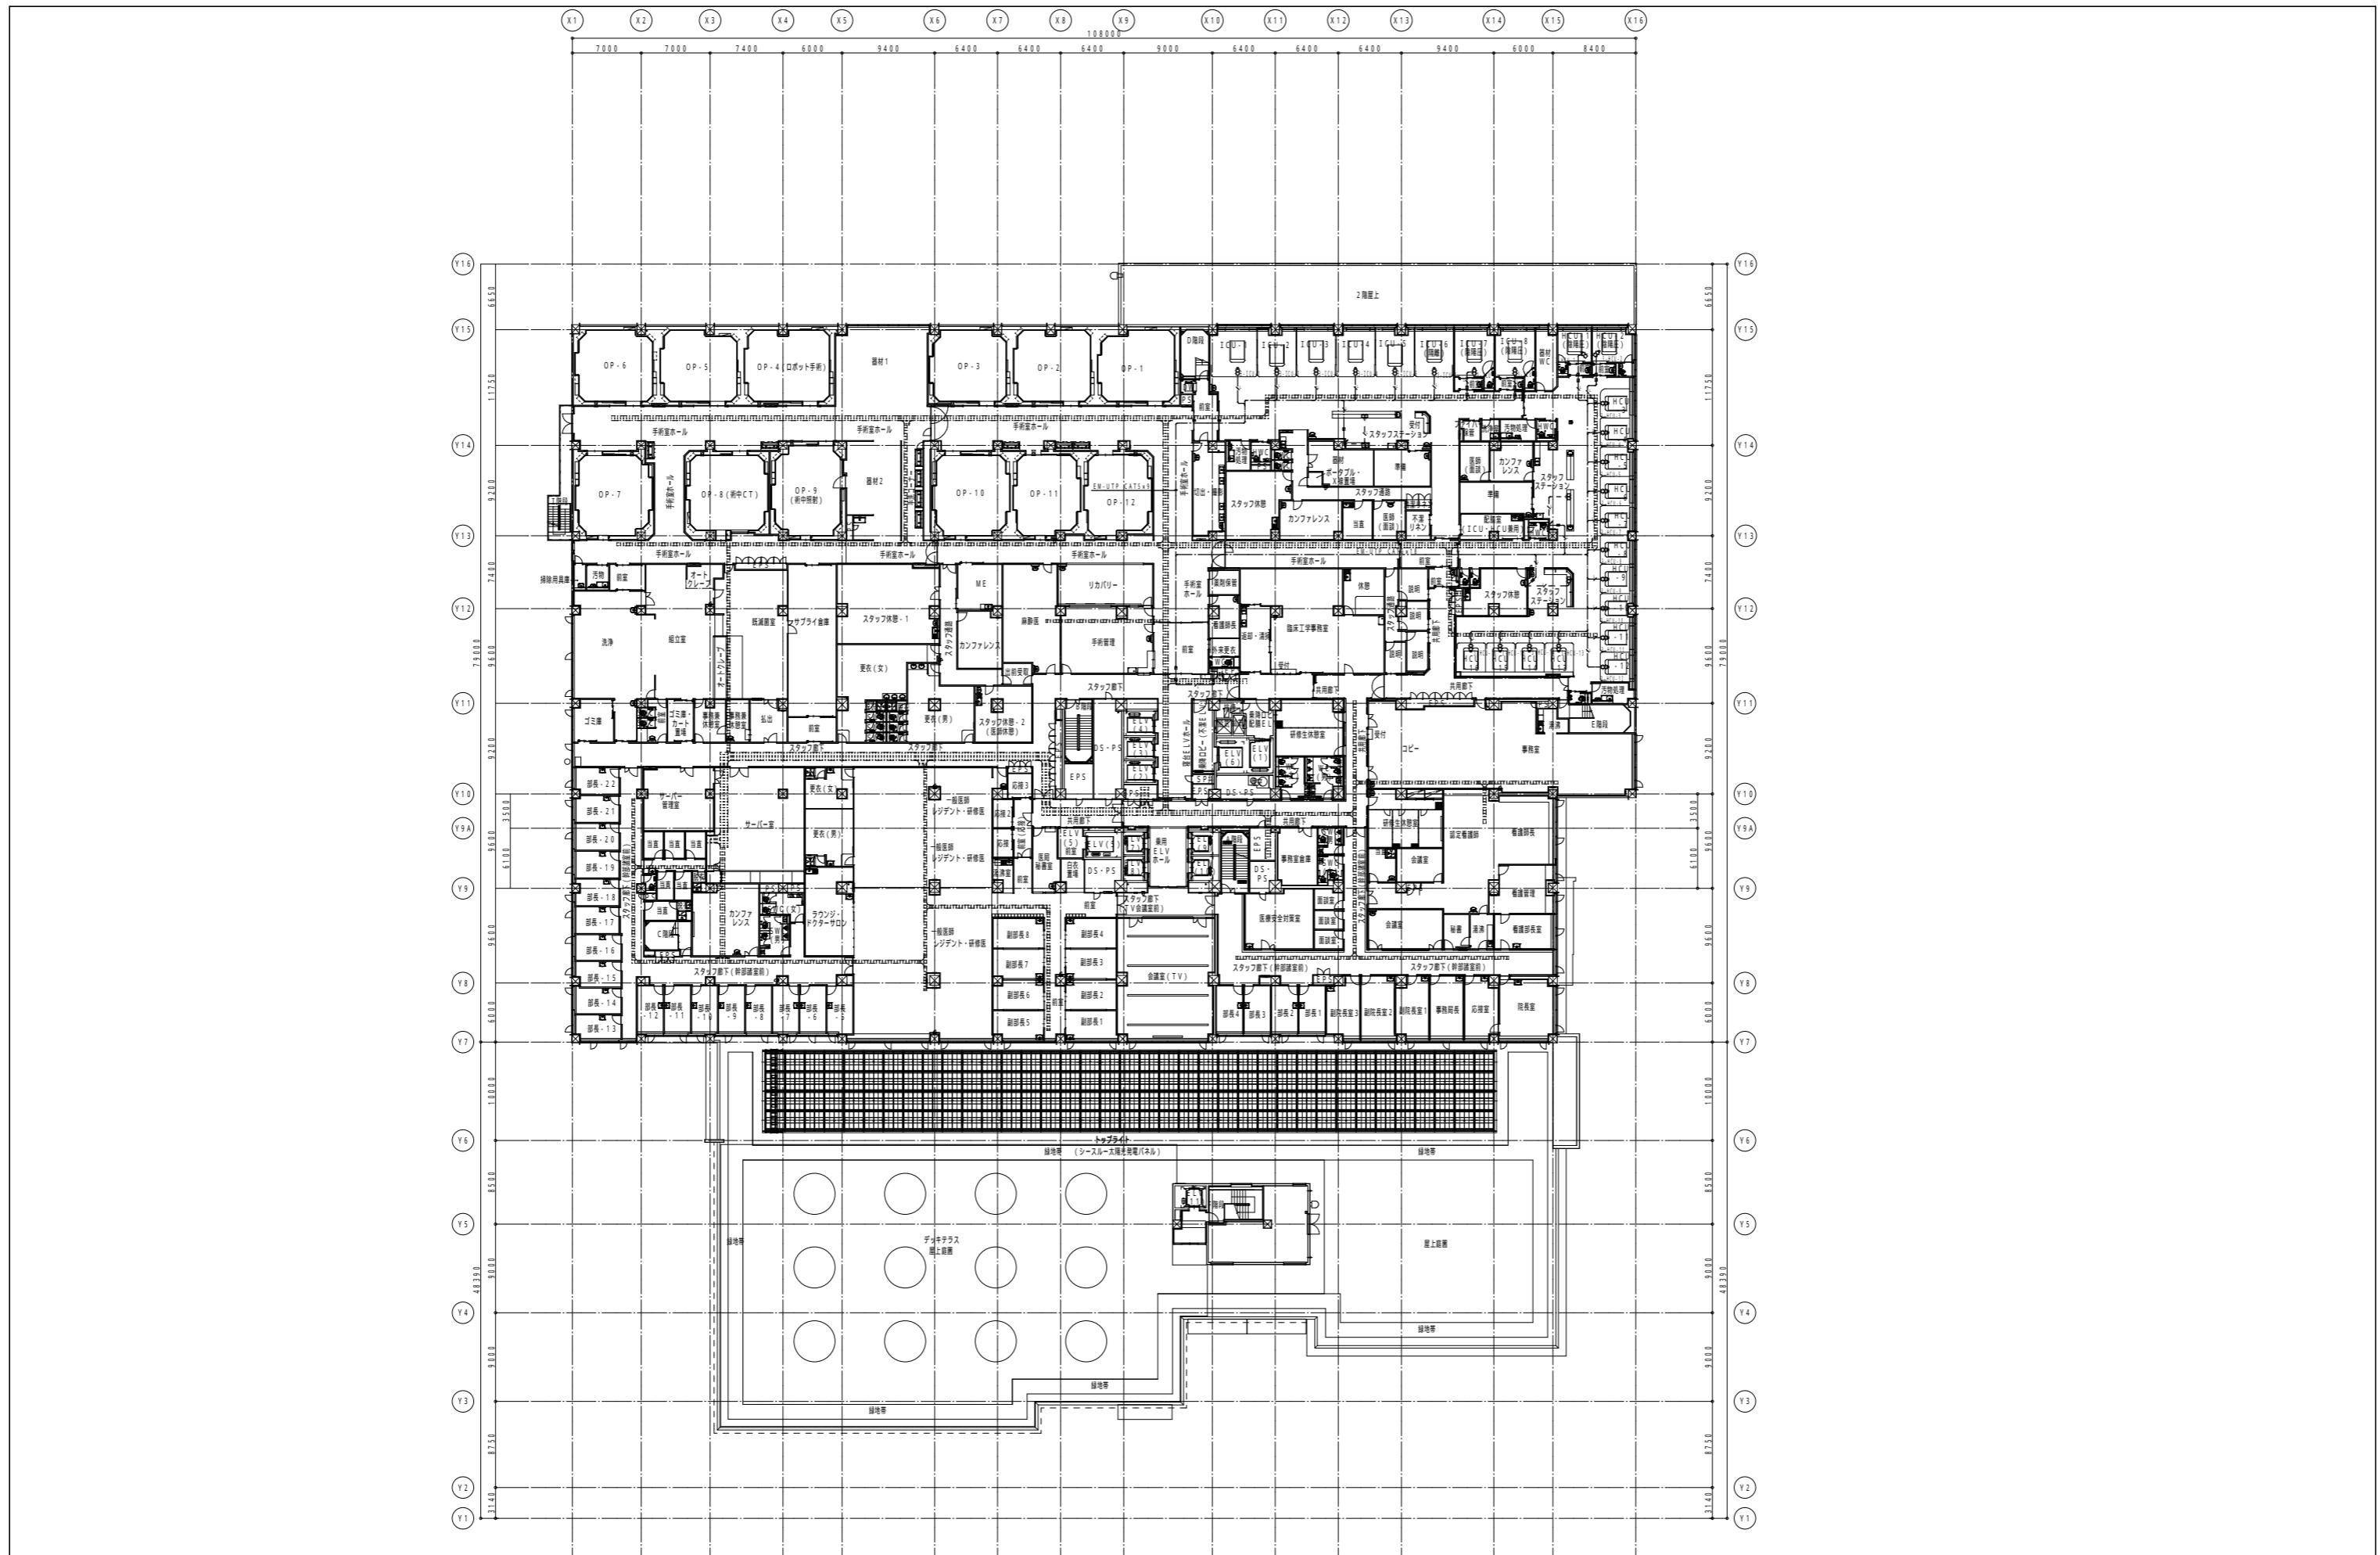

地方独立行政法人 埼玉県立病院機構 本 部	本部長 山口	音理幹 岩波	主幹 藤村	主査 ○	担当 中村	一級建築士事務所 晃設備設計事務所	設計 ○	製図 ○	照合 ○	縮尺 A1:1/300 A3:1/600	工事名称 25がんセンター本館棟 監視カメラ設備改修工事	図面番号 E-46
										設計年月日 R.7.12.26	図面名称 監視カメラ設備(医療用)改修前 3階平面図	

