


改修ファンコイルリスト(2)														
図面記号	名 称	仕 様	電 力			台 数								備 考
			相	電圧(V)	出力(kW)	1階		2階		3階	4階	5階	合計	
						2管式	4管式	2管式	4管式	2管式	2管式	2管式		
FCF-6	天吊カセット型	冷房能力 全熱 4.67 kW 暖房能力 4.68 kW 標準風量 850 m3/h 標準冷温水量 13.0 L/min	1	100	0.078	3							3	本体は既存のまま
FCF-8	天吊カセット型	冷房能力 全熱 5.84 kW 暖房能力 5.46 kW 標準風量 1,150 m3/h 標準冷温水量 14.0 L/min	1	100	0.135									
FCF-2	天吊カセット型	冷房能力 全熱 1.83 kW 暖房能力 1.67 kW 標準風量 320 m3/h 標準冷温水量 6.0 L/min	1	100	0.041									
FCF-3	天吊カセット型	冷房能力 全熱 2.15 kW 暖房能力 2.12 kW 標準風量 405 m3/h 標準冷温水量 13.0 L/min	1	100	0.055		6						6	本体は既存のまま
FCF-6	天吊カセット型	冷房能力 全熱 3.74 kW 暖房能力 3.66 kW 標準風量 850 m3/h 標準冷温水量 13.0 L/min	1	100	0.078		5						5	本体は既存のまま
FCF-8	天吊カセット型	冷房能力 全熱 5.81 kW 暖房能力 5.00 kW 標準風量 1,150 m3/h 標準冷温水量 15.0 L/min	1	100	0.135		1						1	本体は既存のまま
FCU-CI-2	天井埋込ダクト型 (高静圧タイプ)	冷房能力 全熱 1.52 kW 暖房能力 1.38 kW 標準風量 380 m3/h 標準冷温水量 4.0 L/min	1	100	0.041									
FCU-CI-6	天井埋込ダクト型 (高静圧タイプ)	冷房能力 全熱 4.32 kW 暖房能力 4.87 kW 標準風量 1,100 m3/h 標準冷温水量 9.0 L/min	1	100	0.122	8							8	本体は既存のまま
FCU-CI-2	天井埋込ダクト型 (高静圧タイプ)	冷房能力 全熱 1.47 kW 暖房能力 1.59 kW 標準風量 380 m3/h 標準冷温水量 5.0 L/min	1	100	0.041	5							5	本体は既存のまま
FCU-CI-3	天井埋込ダクト型 (高静圧タイプ)	冷房能力 全熱 2.30 kW 暖房能力 2.57 kW 標準風量 480 m3/h 標準冷温水量 7.0 L/min	1	100	0.064									
					計	16	12						28	
					合計	112	12						124	
設計条件		入口空気温度 冷温水入口温度 出口温度 コイル列数 夏季 26℃ DB RH50% 2管式 夏季 7℃ 冬季 45℃ 14℃ 3列 冬季 22℃ DB RH50% 4管式 夏季 7℃ 冬季 55℃ 37℃ 冷水 2列 温水 4列												
注記		FCU:ロングライフフィルター付 FCF:比色法65% 中性能フィルタ付 型番口無し:1コイル型 2管式 型番口在り:2コイル型 4管式												

地方独立行政法人 埼玉県立病院機構 本部	本部長	管理幹	主 幹	主 任	担 当

摘要	設計年月日	変更年月日	照 査	設 計	製 図	有 限 公 司 ク ラ フ ト 設 備 設 計 建築設備士 第61C1-2681M 号一級建築士 第337527号 栗木 薫 本 社 〒360-0824 熊 谷 市 見 晴 町 3 番 地 TEL 048-521-6300 高 崎 〒370-0862 高 崎 市 片 岡 町 3-1-5 TEL 027-324-1032	工事名称	循環器・呼吸器病センター 本館棟1階空調設備改修工事		設計図	図面番号 M - 07	
	R06年03月21日		栗木	栗木	佐藤		大谷	図面名	改修ファンコイルリスト(2)			縮尺A1 1:NON A3 1:NON


摘要	設計年月日	変更年月日	照査	設計	製図	有 限 公 司 ク ラ フ ト 設 備 設 計 建築設備士 第61C1-2681M 号一級建築士 第337527号 栗木 薫 本社 千 360-0824 熊 谷 市 見 晴 町 3 番 地 TEL 048-521-6300 崎 千 370-0862 高 崎 市 片 岡 町 3-1-5 TEL 027-324-1032	工事名称 循環器・呼吸器病センター 本館棟1階空調設備改修工事 図面名 ファンコイル電動二方弁更新参考図	設計図 縮尺 A1 1:NON A3 1:NON	図面番号 M - 08
	R06年03月21日		栗木	栗木	佐藤 大谷				

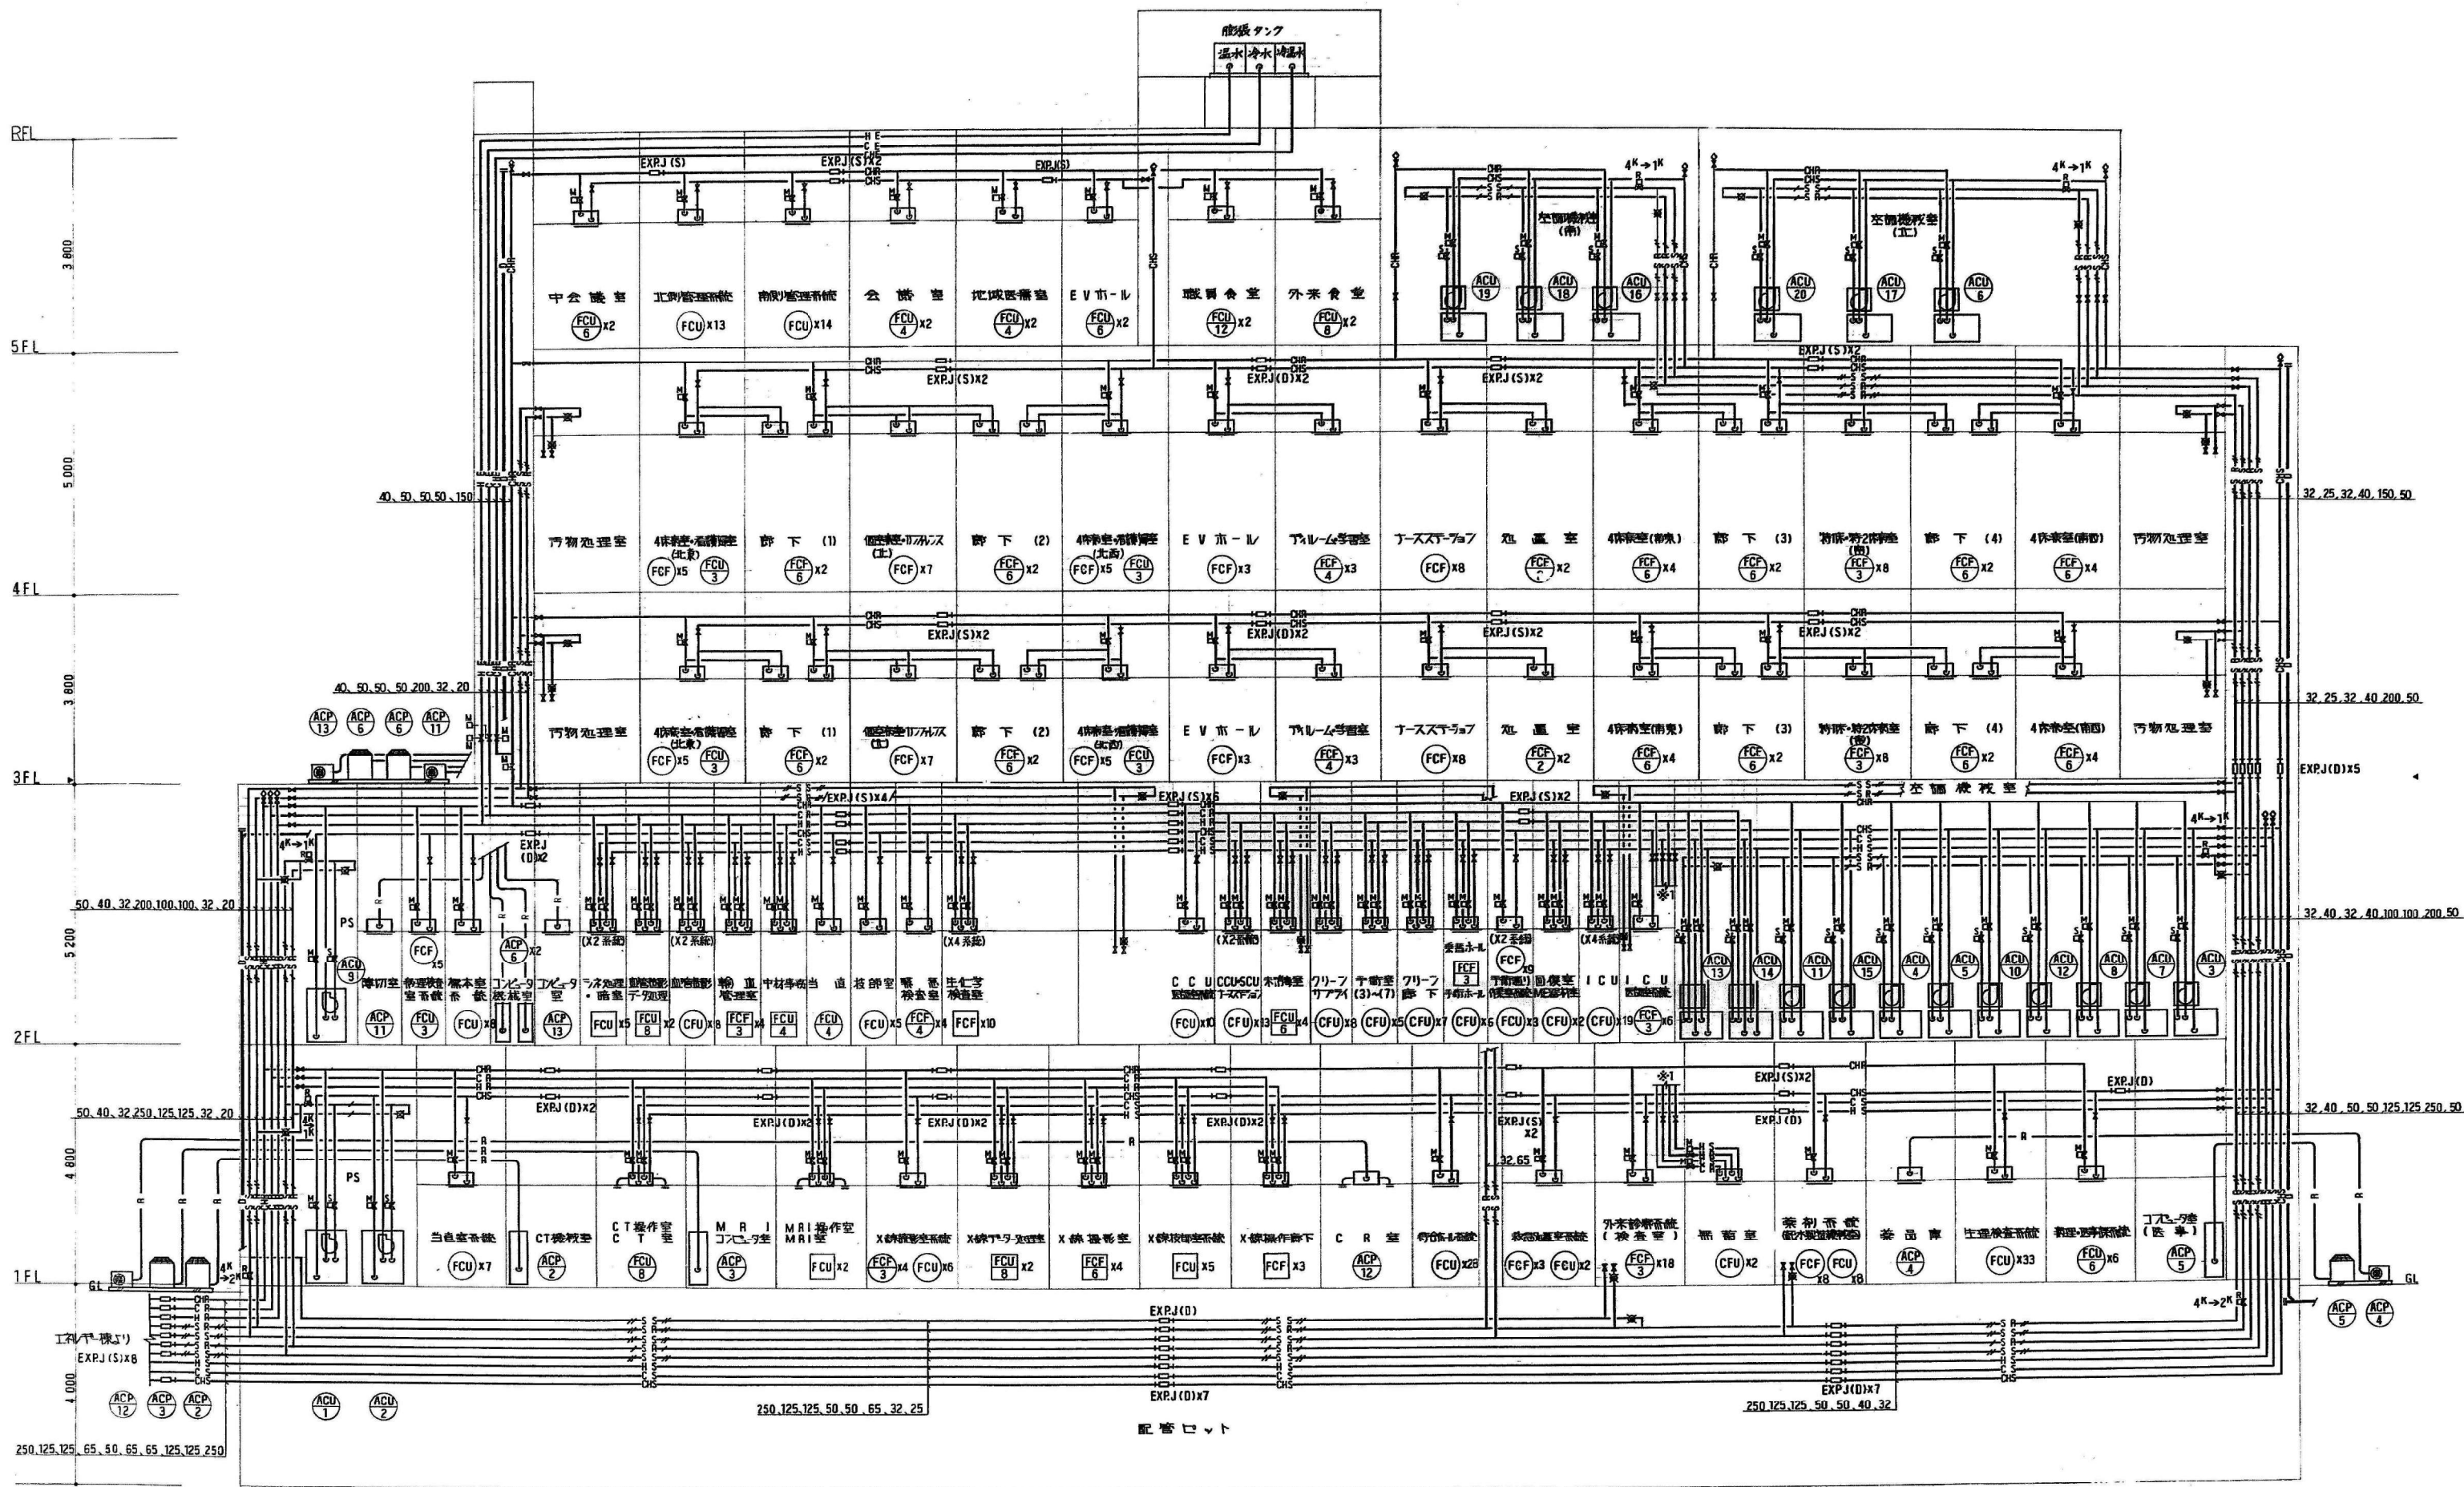

地方独立行政法人 埼玉県立病院機構 本部	本部長	管理幹	主幹	主任	担当

概要	設計年月日	変更年月日	照査	設計	製図	工事名称	設計図	図面番号
	R06年03月21日		栗木	栗木	佐藤 大谷	循環器・呼吸器病センター 本館1階空調設備改修工事	縮尺A 1:1: NON A 3:1: NON	M - 09
						空調配管系統図 竣工図		



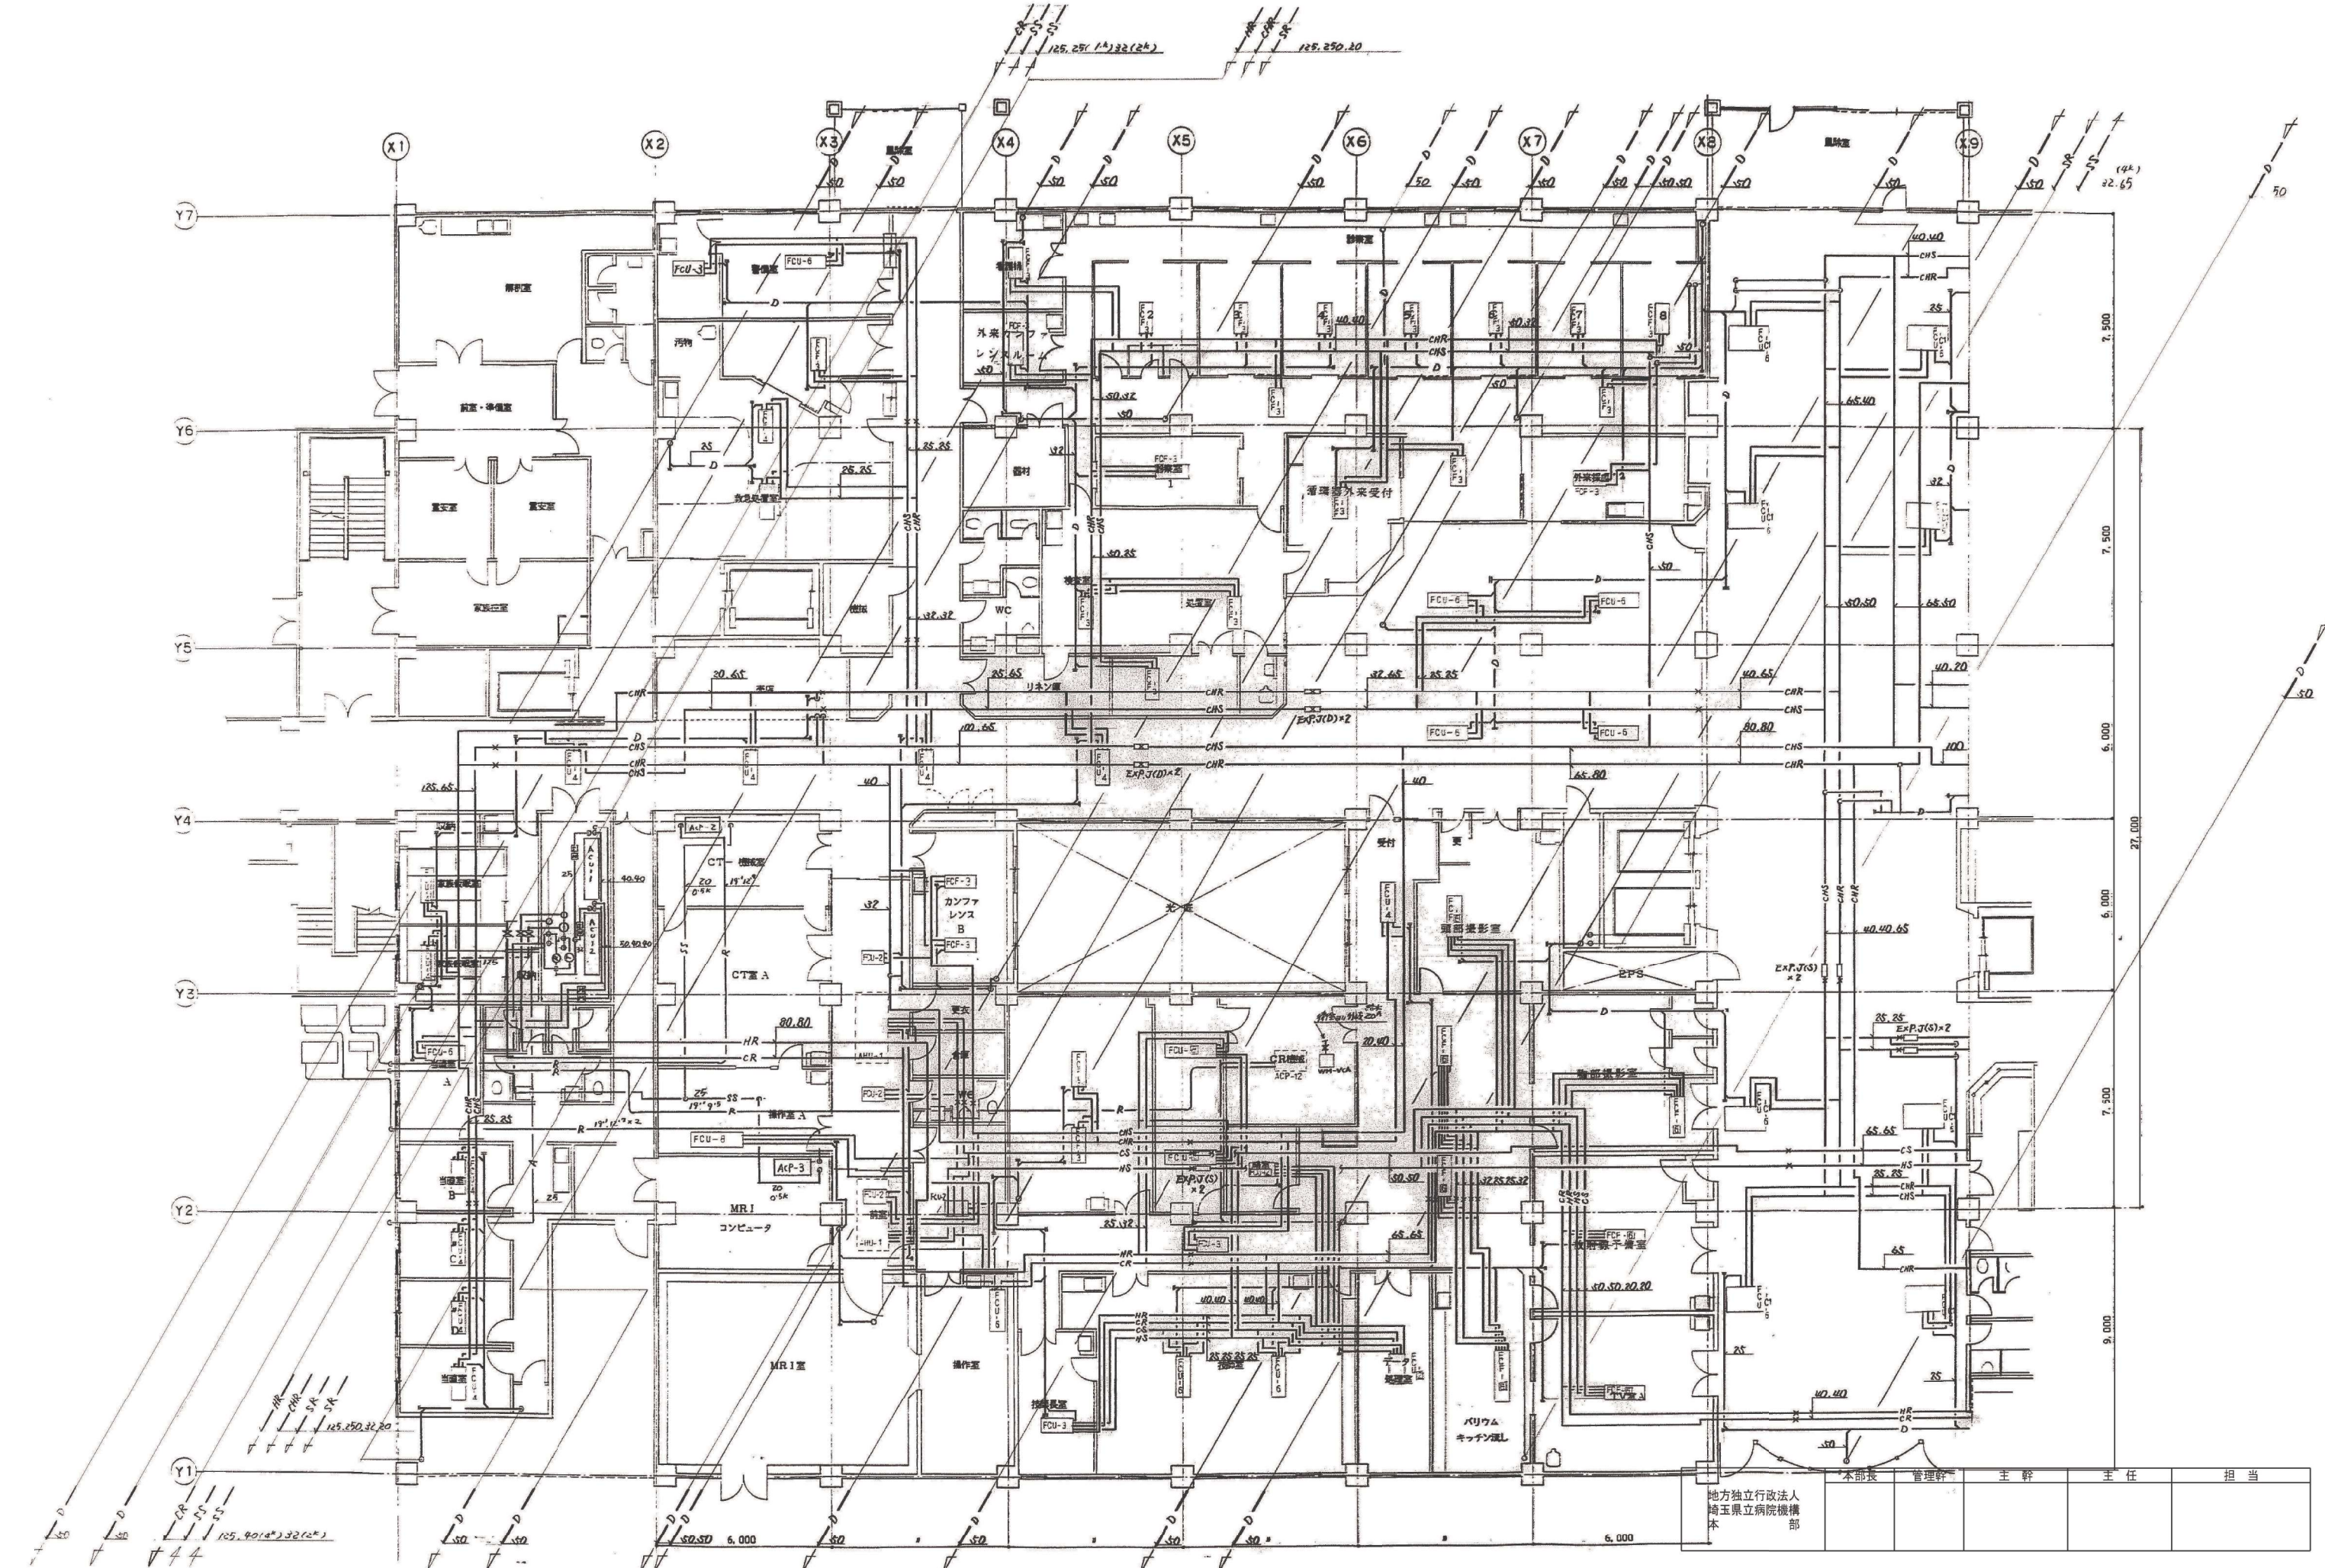

摘要	設計年月日 R06年03月21日	変更年月日	照査 栗木	設計 栗木	製図 佐藤	有限会社 クラフト設備設計 建築設備士 第6101-2681M 号一級建築士 第337527号 栗木 薫 本社 〒360-0824 熊谷市見晴町3番地 TEL 048-521-6300 高崎 〒370-0862 高崎市片岡町3-1-5 TEL 027-324-1032	工事名称 循環器・呼吸器病センター 本館棟1階空調設備改修工事 図面名 1階 空調配管設備 竣工図(1)	設計図 縮尺A 1:100 A3 1:200	図面番号 M - 11
---------------------------	--	------------------------------	-----------------------------	-----------------------------	-----------------------------	--	--	--	-----------------------------------

