


埼玉県立小児医療センター 12A病棟トイレ改修工事

図面番号	図名	縮尺	図面番号	図名	縮尺
A-01	建築工事 平面詳細図（改修前）	N.S	E-03	放送設備 12階平面詳細図	N.S
A-02	建築工事 平面詳細図（改修後）	N.S	E-04	構内交換・情報通信網設備 12階平面詳細図	N.S
M-01	給排水設備 12階平面詳細図	N.S			
M-02	消火設備 12階平面詳細図	N.S			
E-01	電灯設備 12階平面詳細図	N.S			
E-02	ナースコール・インターホン・呼出設備 12階平面詳細図	N.S			

	設計年月日	埼玉県立 小児医療センター 事務局管財担当	主幹担当	縮尺	工事名称	図名	図面番号
	R8.4.1			N.S	埼玉県立小児医療センター12A病棟トイレ改修工事	表紙	A-00

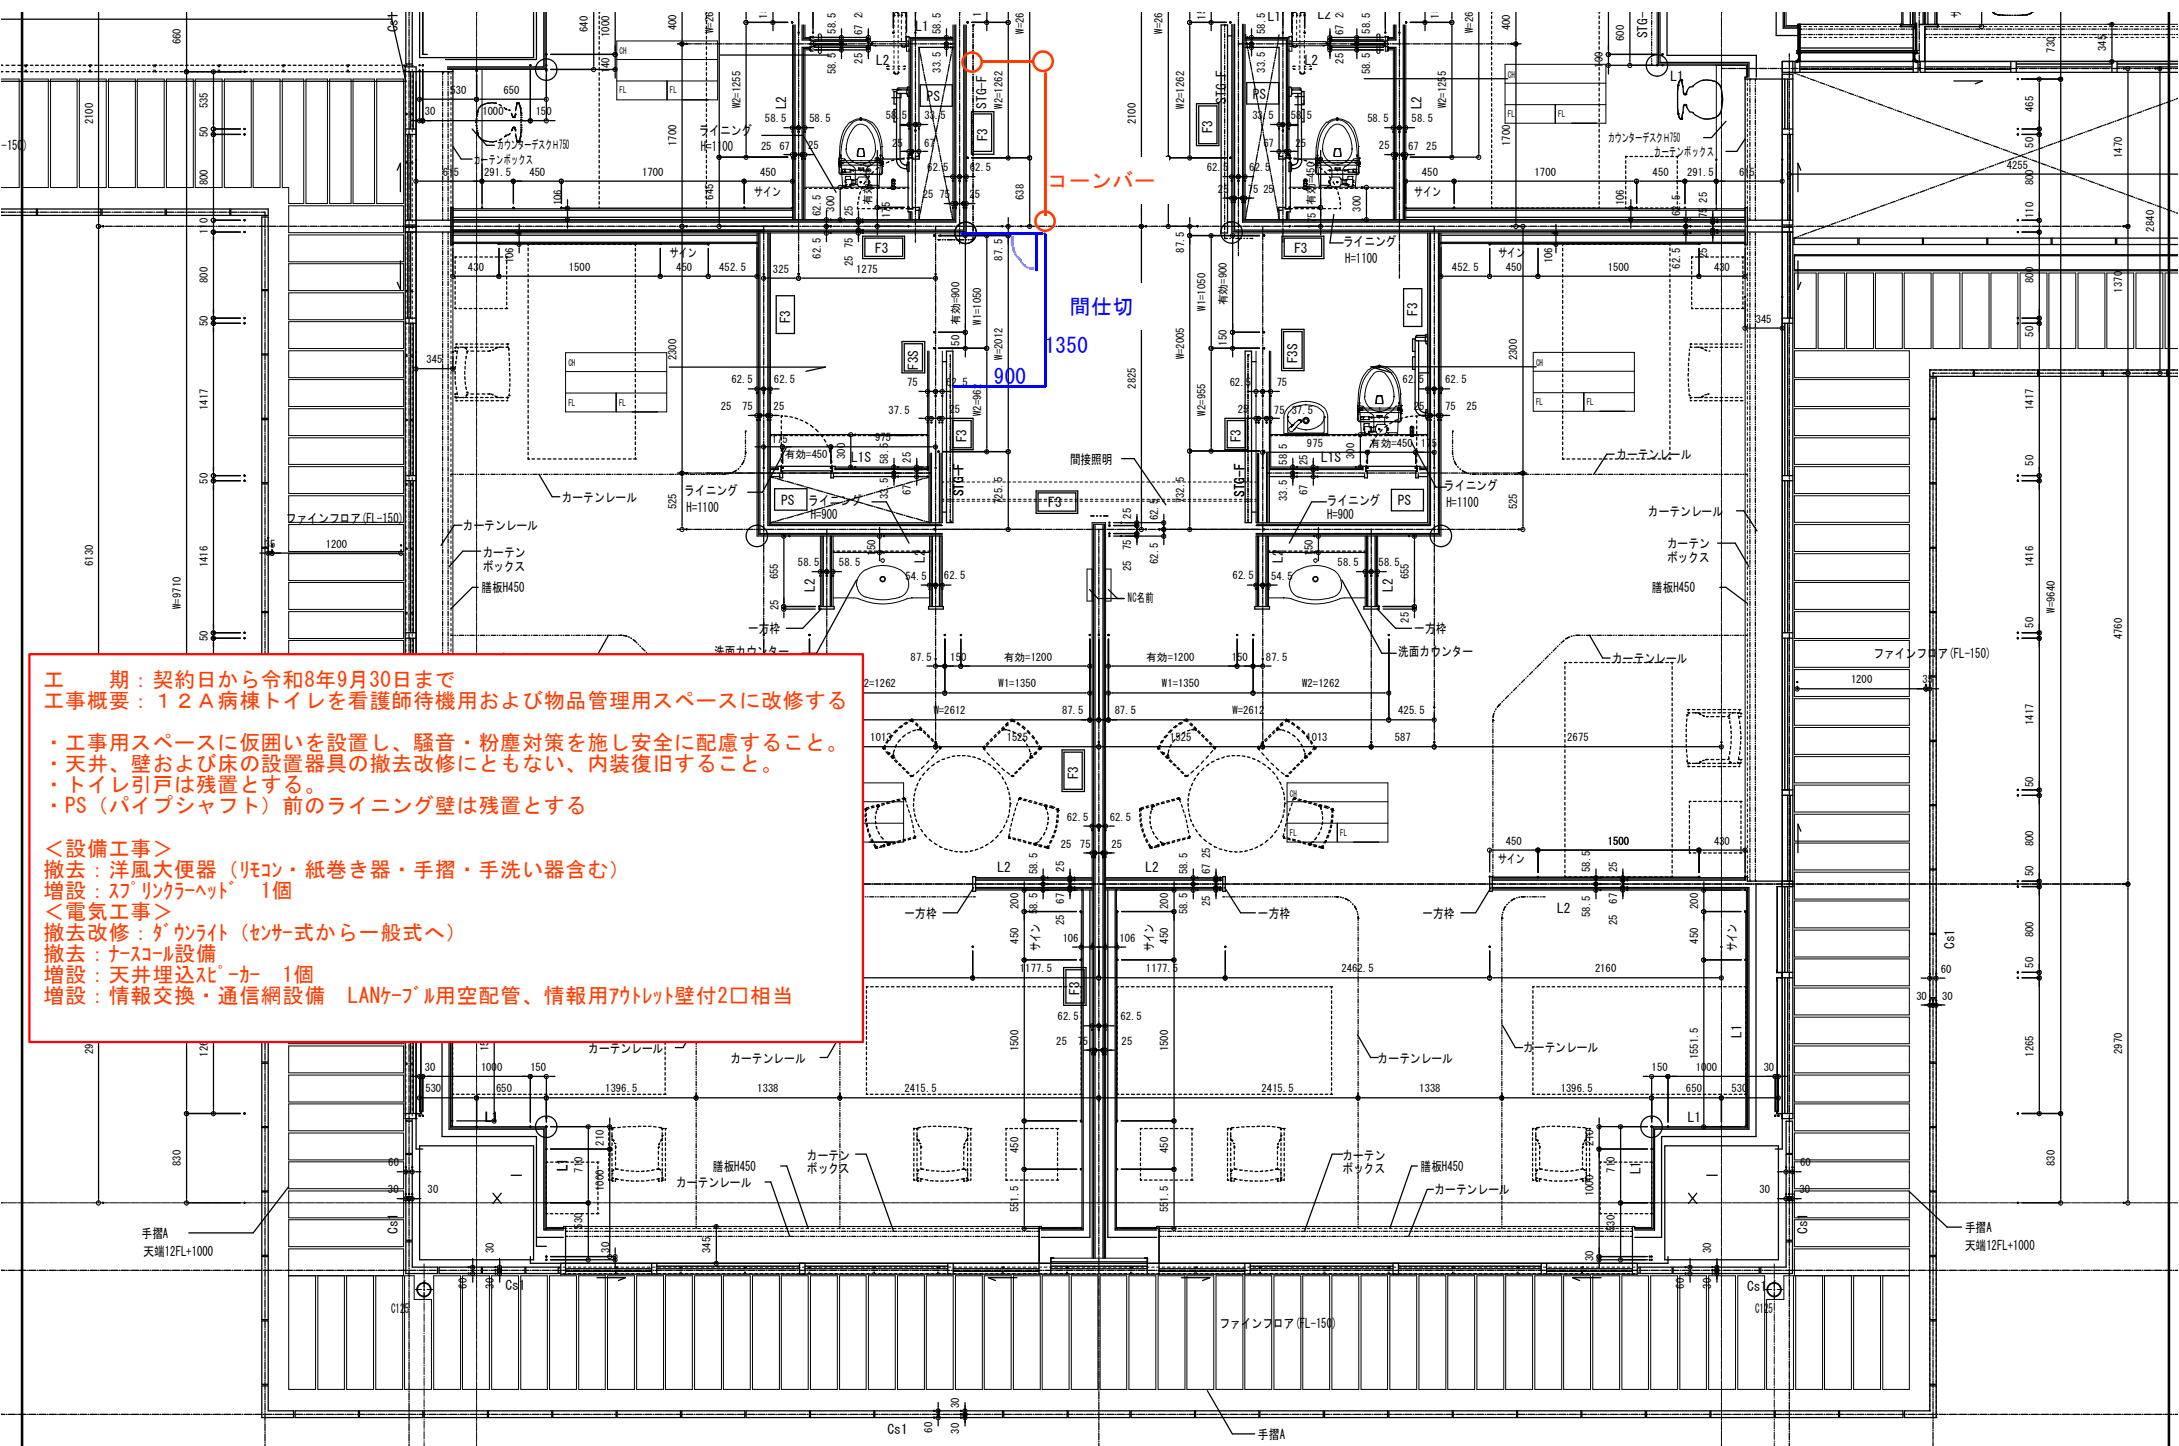


工 期：契約日から令和8年9月30日まで
工事概要：12A病棟トイレ看護師待機用および物品管理用スペースに改修する

- ・工事用スペースに仮囲いを設置し、騒音・粉塵対策を施し安全に配慮すること。
- ・天井、壁および床の設置器具の撤去改修にともない、内装復旧すること。
- ・トイレ引戸は残置とする。
- ・PS（パイプシャフト）前のライニング壁は残置とする

<設備工事>
 撤去：洋風大便器（リモン・紙巻き器・手摺・手洗い器含む）
 増設：スリッパボックス 1個

<電気工事>
 撤去改修：ダウンライト（センサー式から一般式へ）
 撤去：ナースコール設備
 増設：天井埋込スピーカー 1個
 増設：情報交換・通信網設備 LANケーブル用空配管、情報用アクトレット壁付2口相当


設計年月日	埼玉県立 小児医療センター 事務局管財担当	主幹担当	縮尺	工事名称	図名	図面番号
R8.4.1		N.S		埼玉県立小児医療センター12A病棟トイレ改修工事	建築工事 12階平面詳細図(改修後)	A-02

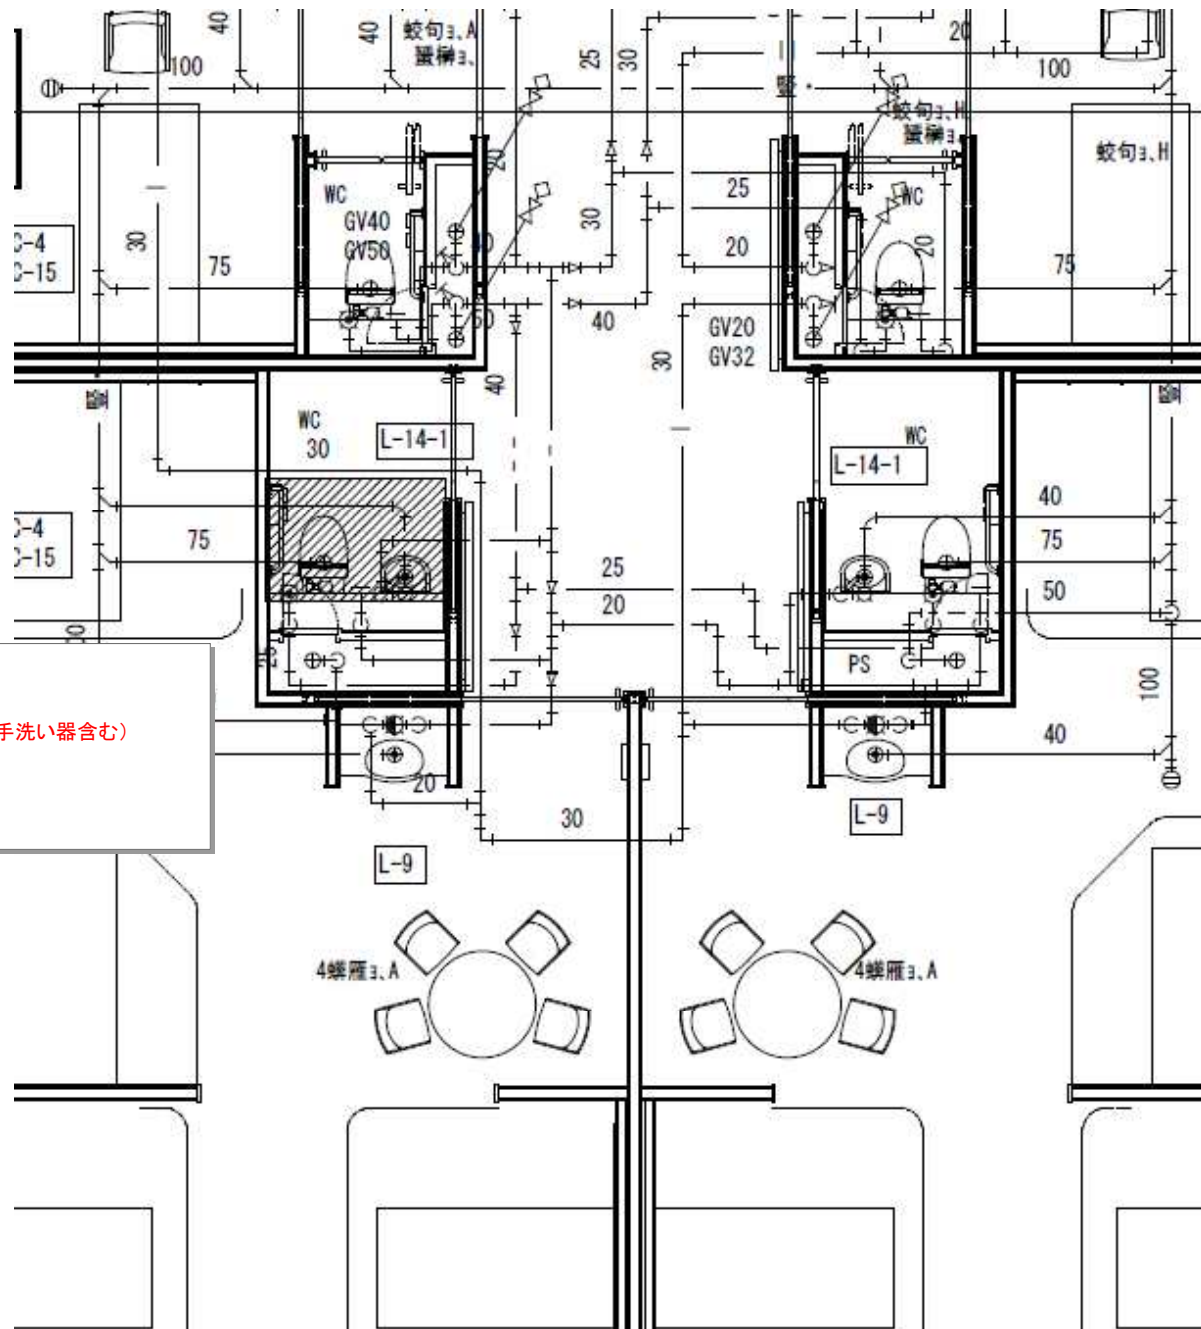

撤去


- ・洋風大便器(リモコン・紙巻き器・手摺・手洗い器含む)
- ・給水管20A×2か所 プラグ止め
- ・給水管25A×2か所 プラグ止め
- ・排水管75A×1か所 プラグ止め

設計年月日	主幹 担当	縮尺	工事名称	図名	図面番号
R8. 4. 1	埼玉県立 小児医療センター 事務局管財担当	N. S	埼玉県立小児医療センター12A病棟トイレ改修工事	給排水設備 12階平面詳細図	M-01

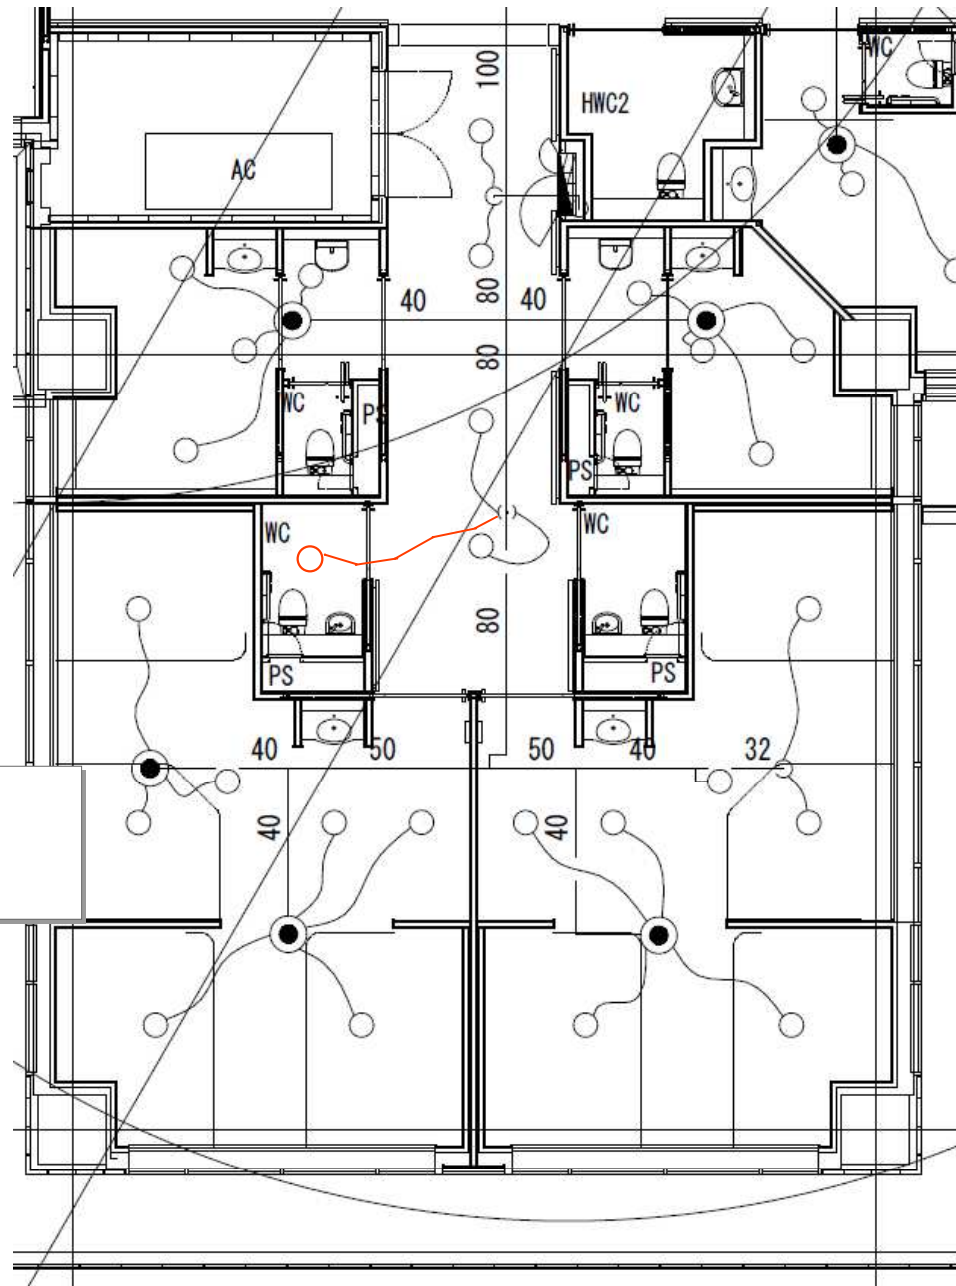

増設
 ・閉鎖型SPヘッド 1種72度 R=2.6m(下向き)


設計年月日	主幹 担当	縮尺	工事名称	図名	図番
R8. 4. 1	埼玉県立 小児医療センター 事務局管財担当	N. S	埼玉県立小児医療センター12A病棟トイレ改修工事	消火設備 12階平面詳細図	M-02

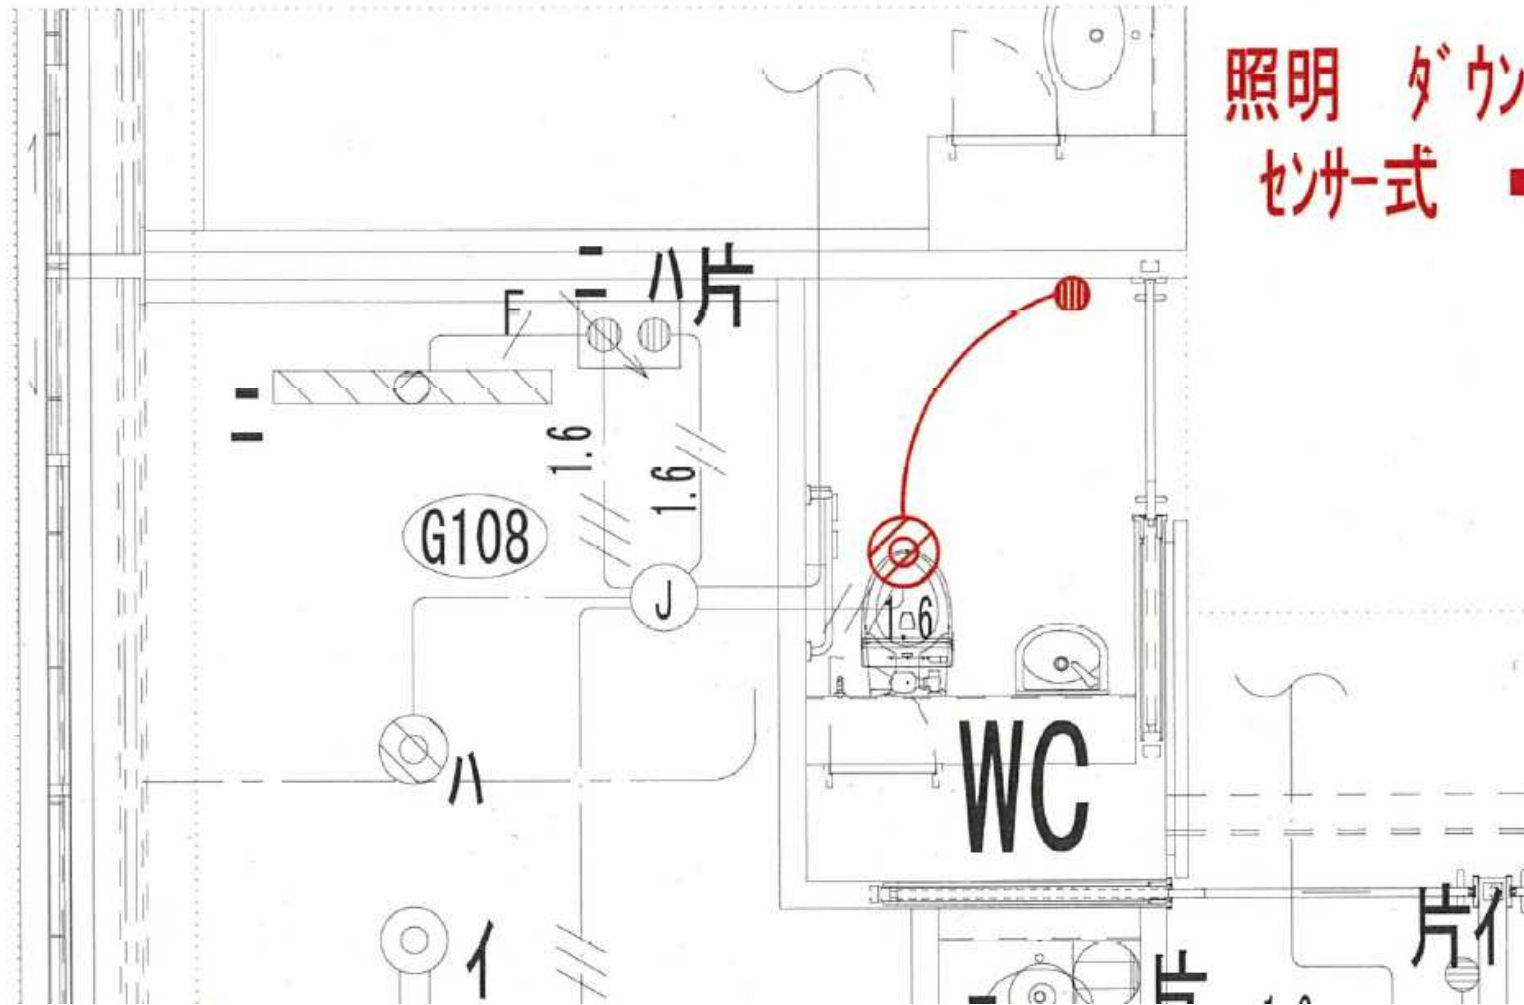

照明 ダウンライト変更 センサー式 → 一般式


・ダウンライト クラス150

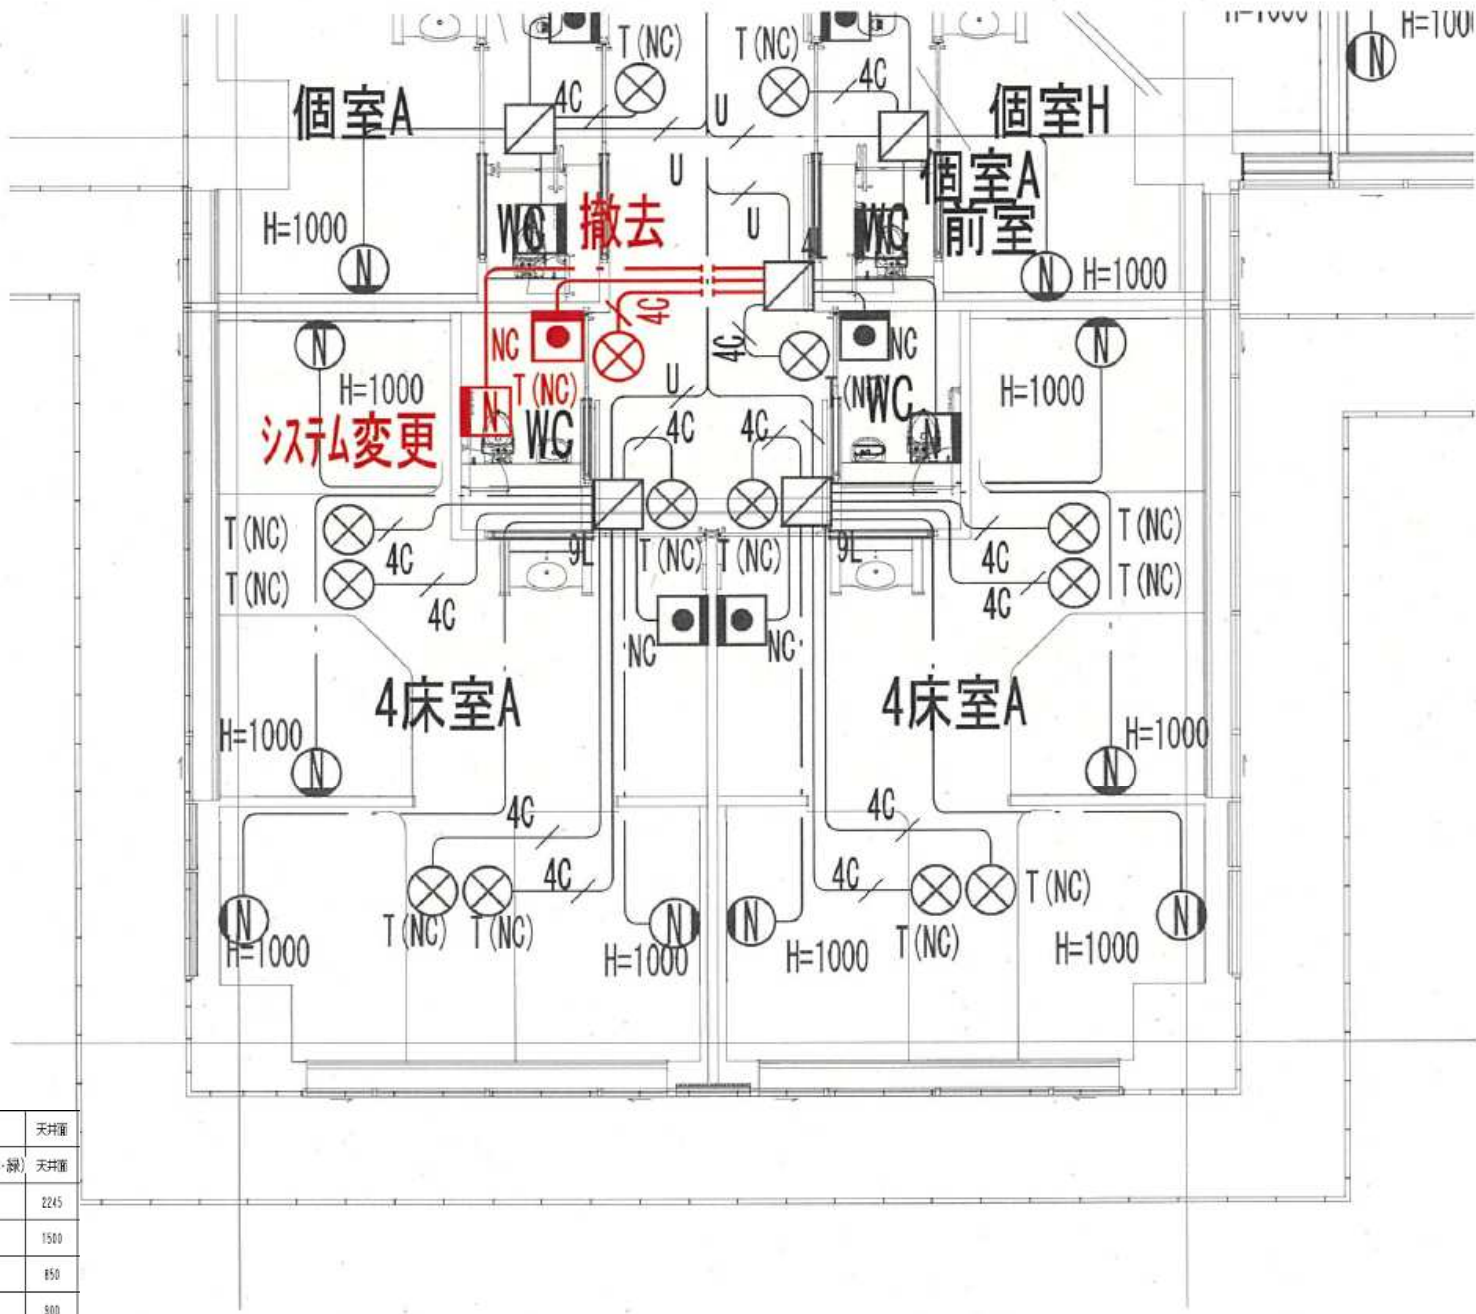

設計年月日	主幹担当	縮尺	工事名称	図名	図面番号
R8.4.1	埼玉県立 小児医療センター 事務局管財担当	N.S	埼玉県立小児医療センター12A病棟トイレ改修工事	電灯設備 12階平面詳細図	E-01




⊗ NC	代表廊下灯(15V, 丸型・赤・緑)	天井
⊗ T(NC)	代表廊下灯(丸型 15V, 丸型・赤・緑)	天井
⊗ T(NC)	代表廊下灯…赤・緑・丸型	2245
■ NC	復旧灯	1500
⊕	壁埋込形子機付押しボタン	850
■ N	トイレ浴室用押しボタン	800

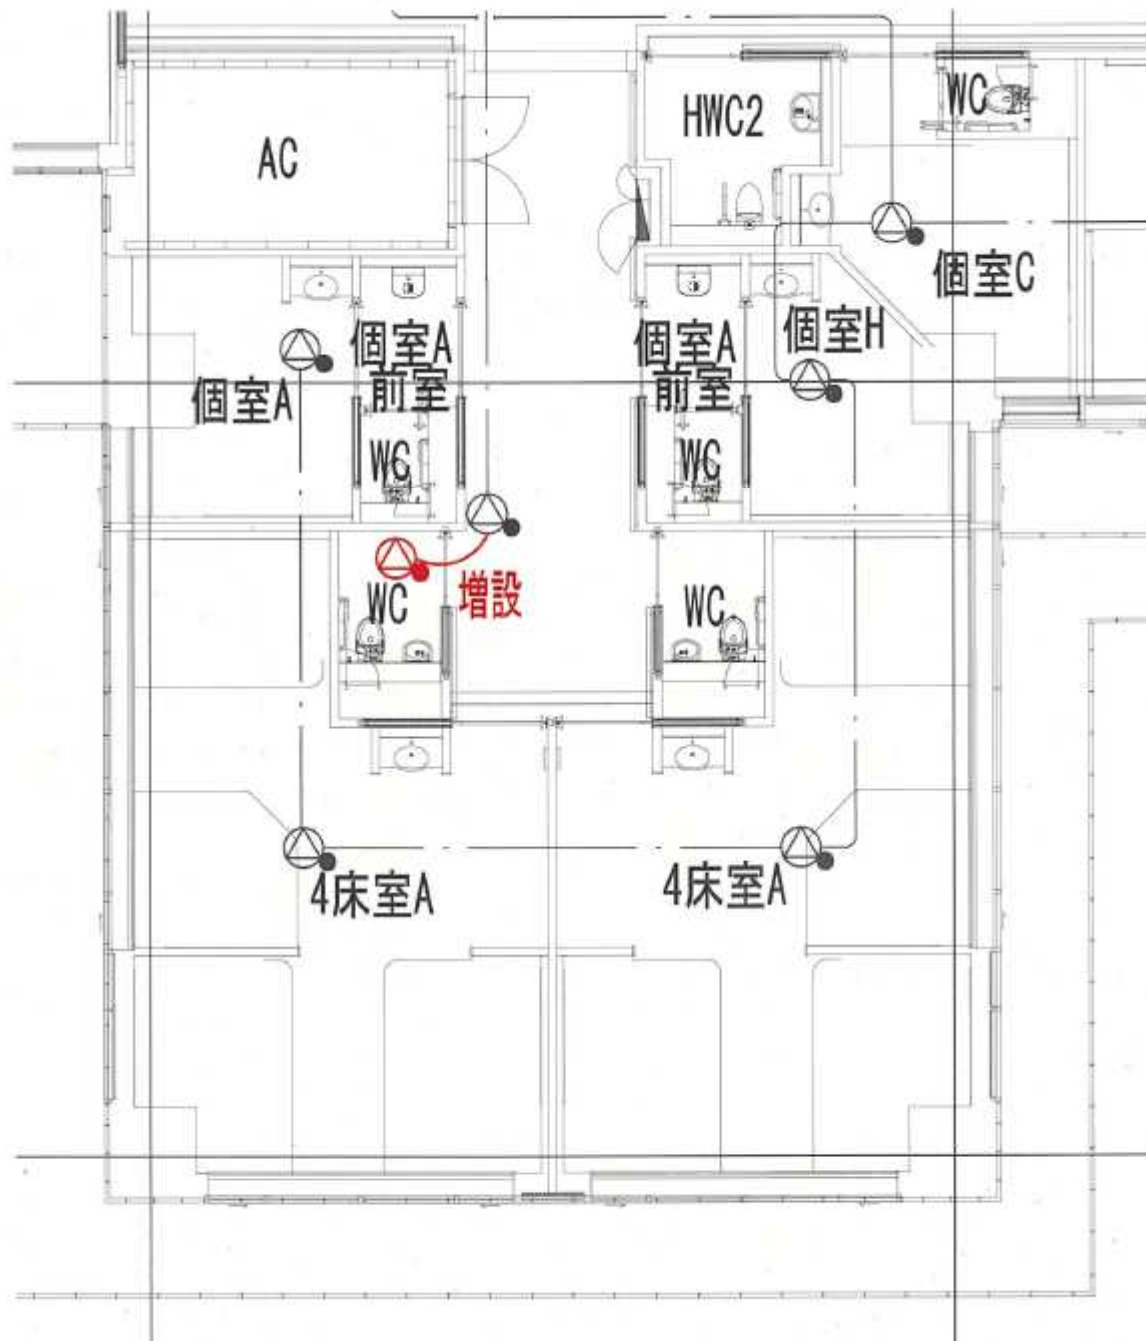設計年月日	R8.4.1	埼玉県立 小児医療センター 事務局管財担当	主幹 担当	縮尺	N.S	工事名称	埼玉県立小児医療センター12A病棟トイレ改修工事	図名	ナースコール・インターホン・呼出設備 12階平面詳細図	図面番号	E-02
-------	--------	-----------------------------	-------	----	-----	------	--------------------------	----	--------------------------------	------	------




 天井埋込型火カ (ATT付)
 
 天井画

設計年月日	主幹担当	縮尺	工事名称	図名	図面番号
R8.4.1	埼玉県立 小児医療センター 事務局管財担当	N.S	埼玉県立小児医療センター12A病棟トイレ改修工事	放送設備 12階平面詳細図	E-03

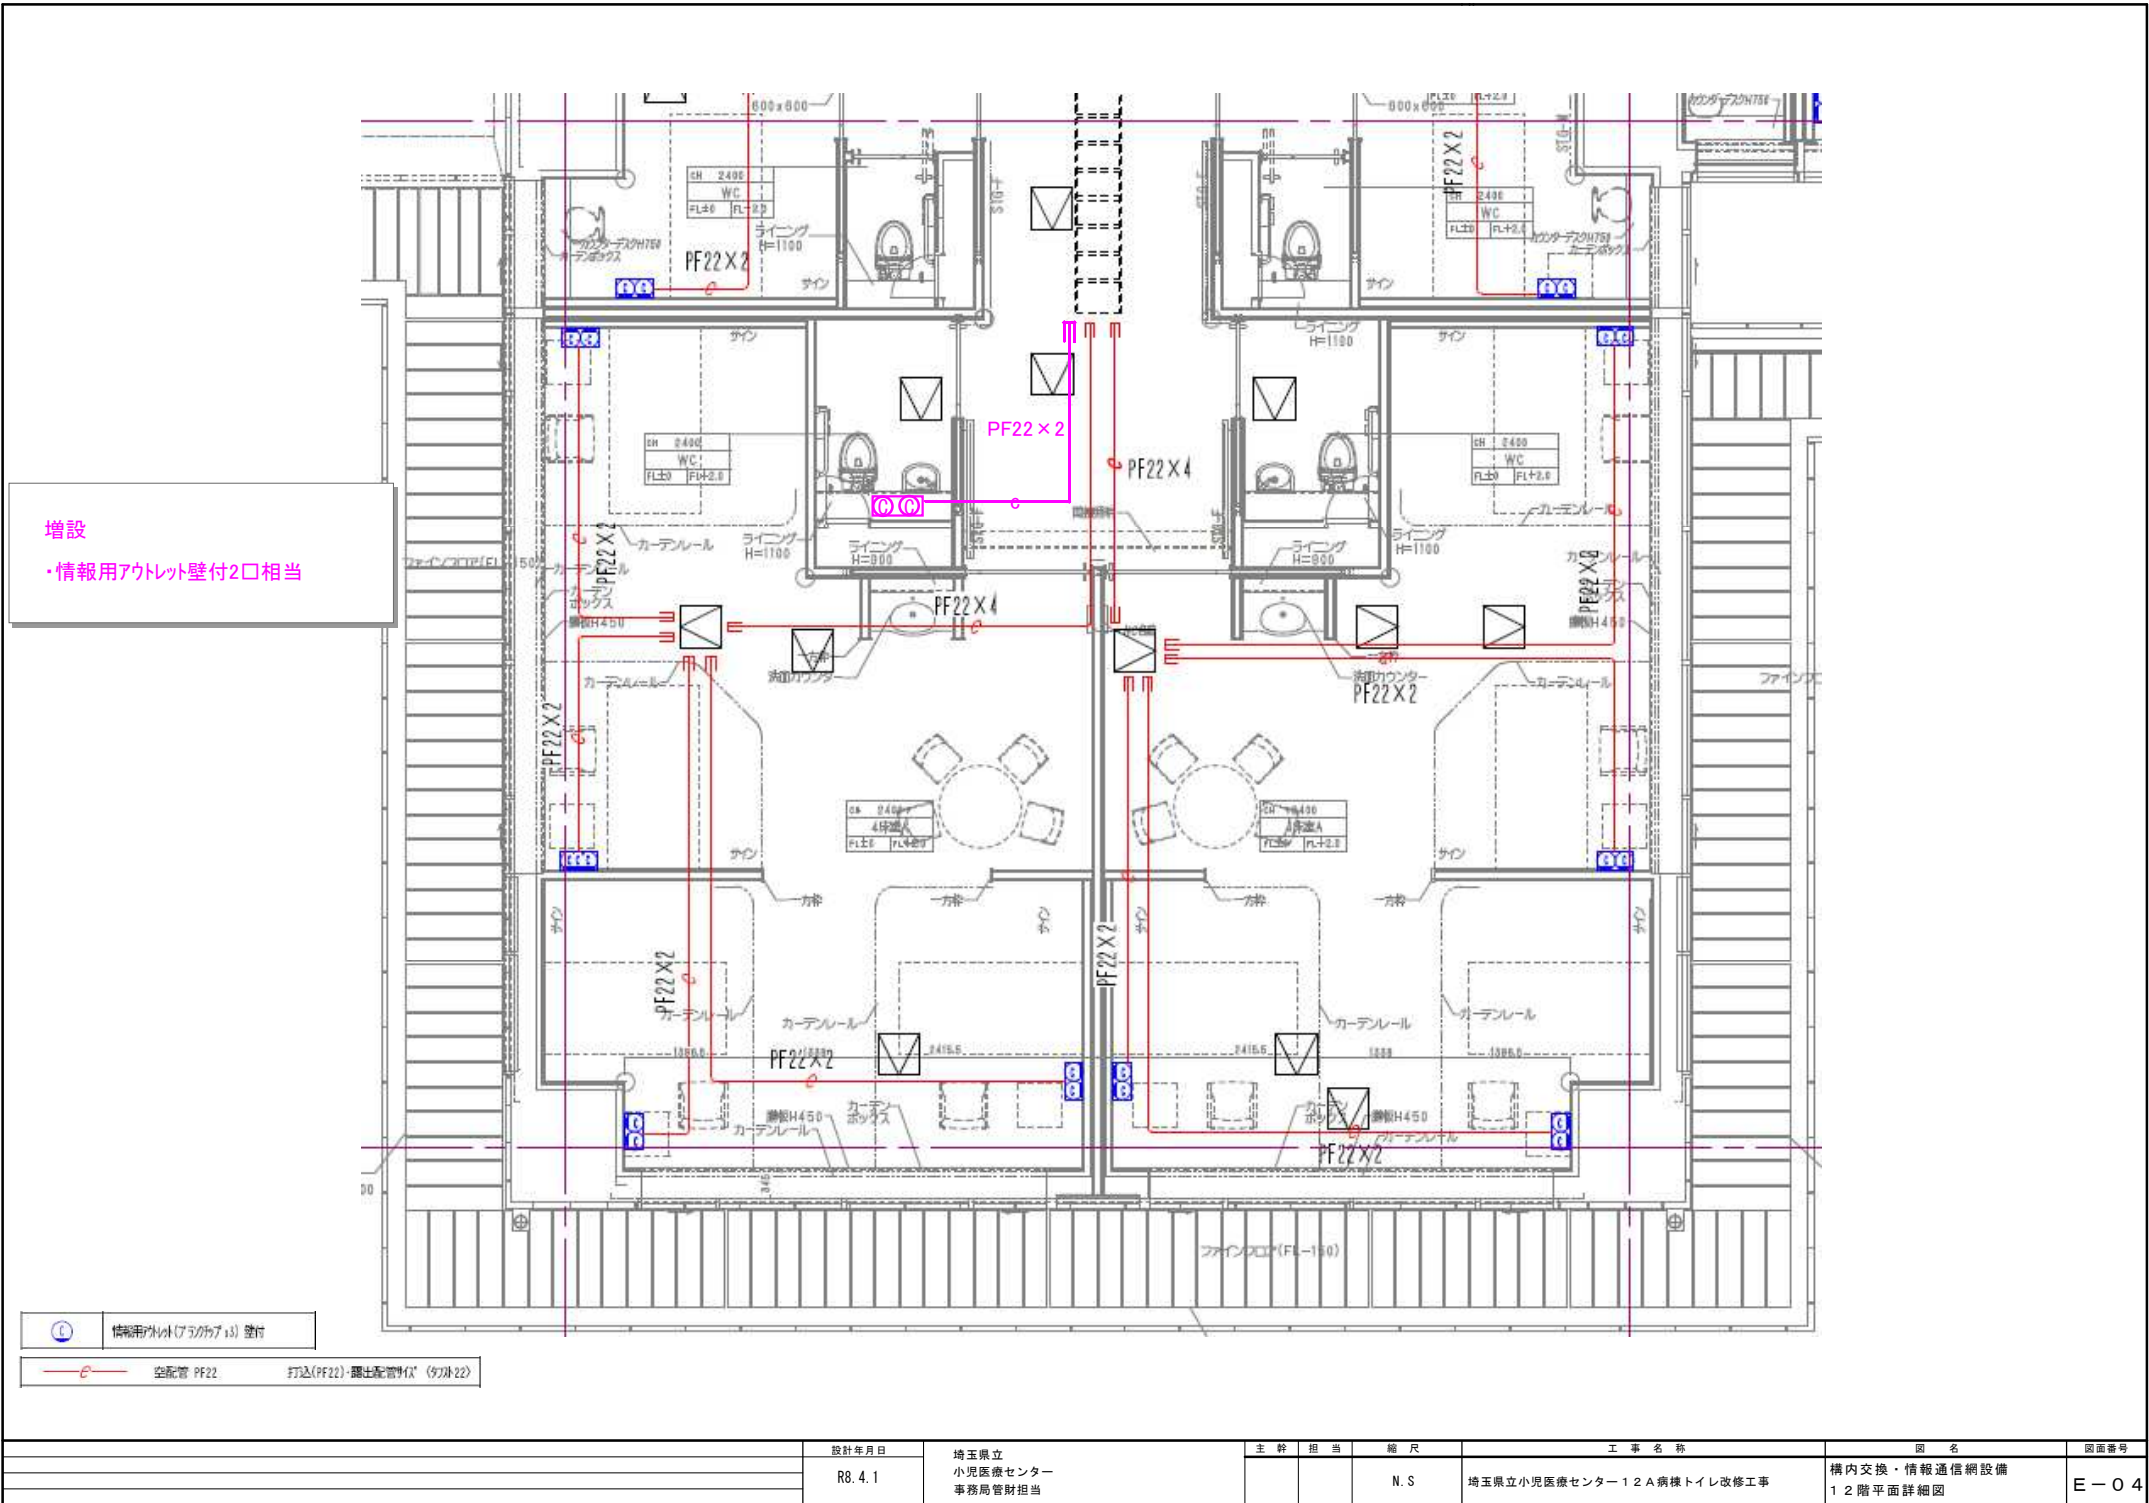

増設
 ・情報用アウトレット壁付2口相当

	情報用アウトレット(75x75x15) 壁付
	空配管 PF22 打込(PF22)・露出配管等(97x22)

設計年月日	主幹 担当	縮尺	工事名称	図名	図面番号
R8.4.1	埼玉県立 小児医療センター 事務局管財担当	N.S	埼玉県立小児医療センター12A病棟トイレ改修工事	構内交換・情報通信網設備 12階平面詳細図	E-04